



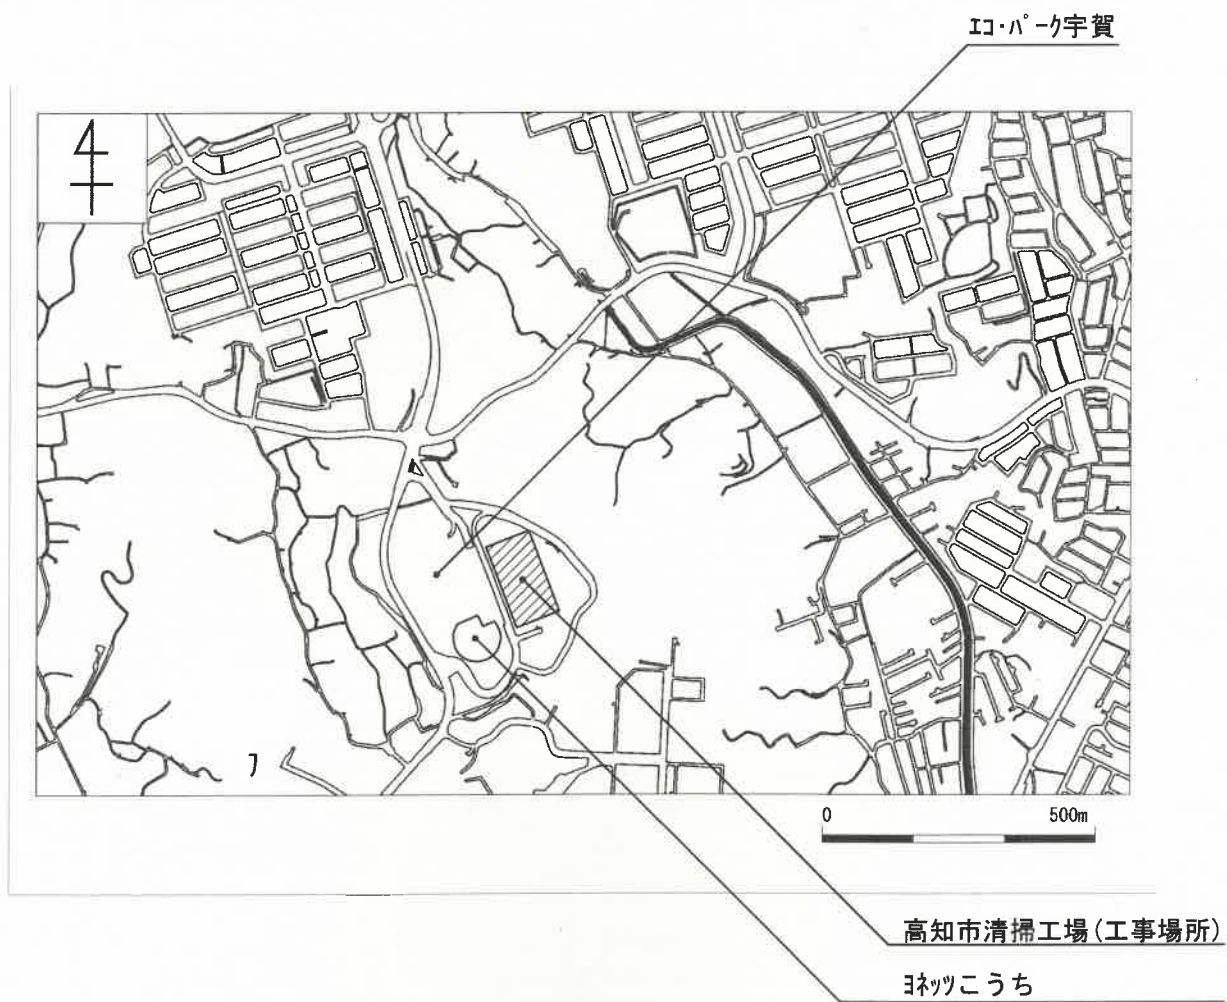

付近見取図

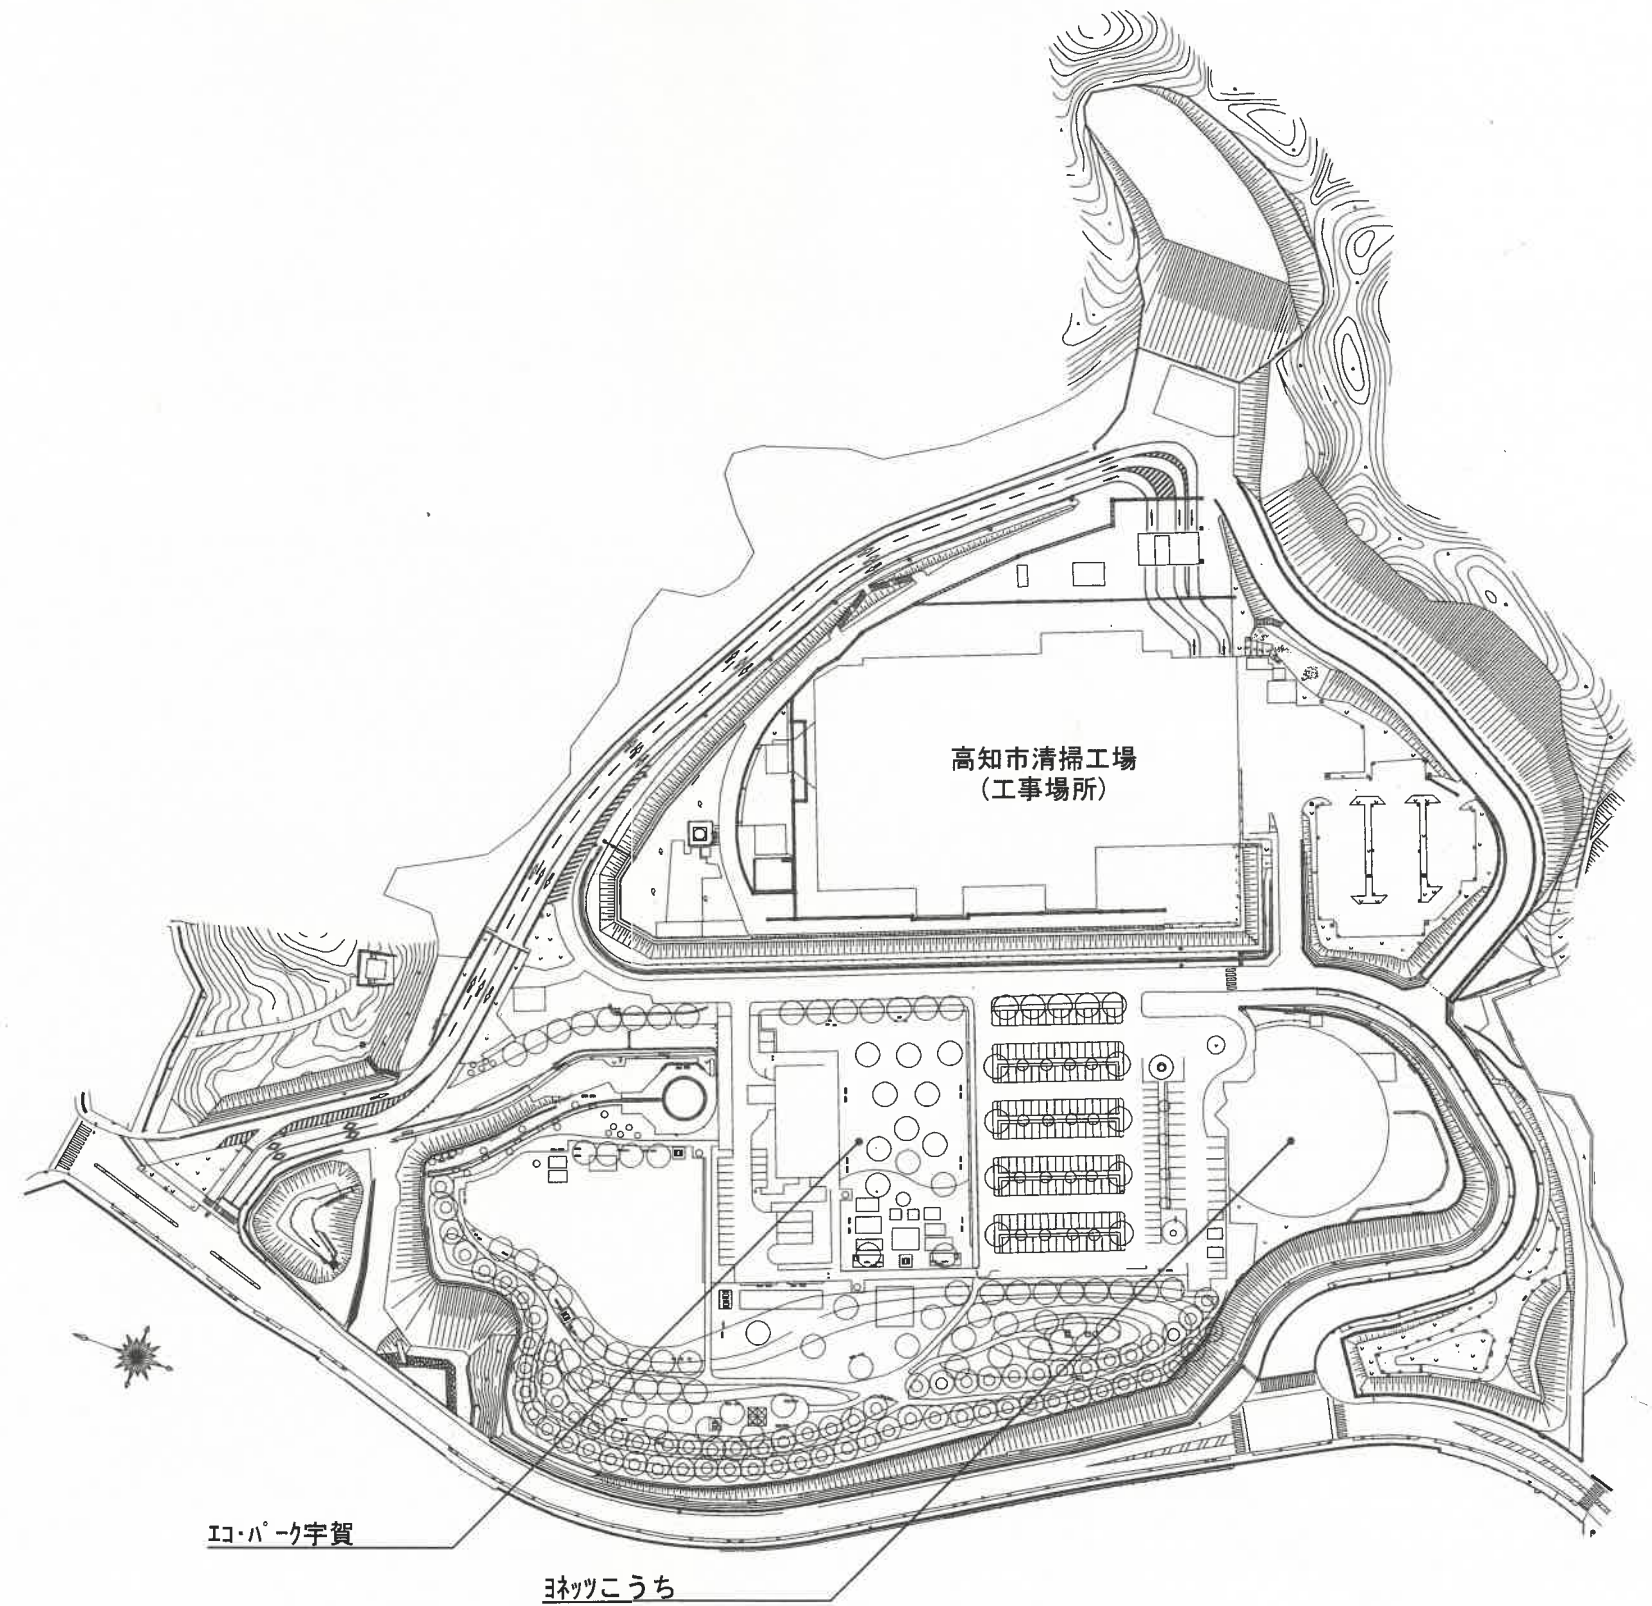



工事位置図
(S=1/2500)

高知市環境部清掃工場					名称	高知市清掃工場計装発信器更新工事(その2)					
設計	精査	係長	副工場長			工場長	付近見取図・工事位置図				
						設計	令和8年7月	縮尺	NON	図番	1/5




No.	Tag No.	名称	所属設備	仕様										設置場所		
				物理量	現在型式番号 (参考)	種別	LRV[kPa] (*1)	URV[kPa] (*2)	S (*3)	目盛レンジ	目盛単位	防食処理	避雷器	高さ[mm] (*4)	平面図	DXN管理区域の該当 (*5)
①	2ND62P5	2号二次燃焼空気前壁上段圧力	2号炉設備	圧力	JTD920A-1E1A2 -X1XX2 -A4T1	差圧発信器	0.000	8.000	8.000	0.000 ～ 8.000	kPa	なし	内蔵	1FL+17.360	図面4/5	該当
②	2ND62P6	2号二次燃焼空気前壁下段圧力	2号炉設備	圧力	JTD920A-1E1A2 -X1XX2 -A4T1	差圧発信器	0.000	8.000	8.000	0.000 ～ 8.000	kPa	なし	内蔵	1FL+17.360	図面4/5	該当
③	2ND62P7	2号二次燃焼空気後壁上段圧力	2号炉設備	圧力	JTD920A-1E1A2 -X1XX2 -A4T1	差圧発信器	0.000	8.000	8.000	0.000 ～ 8.000	kPa	なし	内蔵	1FL+17.360	図面4/5	該当
④	2ND62P8	2号二次燃焼空気後壁下段圧力	2号炉設備	圧力	JTD920A-1E1A2 -X1XX2 -A4T1	差圧発信器	0.000	8.000	8.000	0.000 ～ 8.000	kPa	なし	内蔵	1FL+17.360	図面4/5	該当
⑤	1NM10P5	1号炉内ガス圧力	1号炉設備	圧力	JTD910A-1E1A2 -X1XX2 -A4T1	差圧発信器	-0.300	0.200	0.500	-0.300 ～ 0.200	kPa	なし	内蔵	1FL+20.050	図面4/5	該当
⑥	2NM10P5	2号炉内ガス圧力	2号炉設備	圧力	JTD910A-1E1A2 -X1XX2 -A4T1	差圧発信器	-0.300	0.200	0.500	-0.300 ～ 0.200	kPa	なし	内蔵	1FL+20.050	図面4/5	該当
⑦	1NM80P5	1号煙突入口ガス圧力	1号炉設備	圧力	JTD910A-1E1A2 -X1XX2 -A4T1	差圧発信器	-1.000	1.000	2.000	-1.000 ～ 1.000	kPa	なし	内蔵	1FL+9.300	図面5/5	非該当
⑧	2NM80P5	2号煙突入口ガス圧力	2号炉設備	圧力	JTD910A-1E1A2 -X1XX2 -A4T1	差圧発信器	-1.000	1.000	2.000	-1.000 ～ 1.000	kPa	なし	内蔵	1FL+9.300	図面5/5	非該当
⑨	2NS10P5	2号ろ過式集じん器入口ガス圧力	2号炉設備	圧力	JTD920A-1E1A2 -X1XX2 -A4T1	差圧発信器	-8.000	0.000	8.000	-8.000 ～ 0.000	kPa	なし	内蔵	1FL+18.700	図面3/5	該当
⑩	1NA20L5	1号ホウドラムレベル	1号炉設備	水槽レベル	JTD910A-1E1A2 -X1XX2 -A4T1	差圧発信器 (三岐弁付)	-5.685	-1.147	4.538	-350 ～ 250	mm	なし	内蔵	1FL+34.050	図面5/5	該当
⑪	2NA20L5	2号ホウドラムレベル	2号炉設備	水槽レベル	JTD910A-1E1A2 -X1XX2 -A4T1	差圧発信器 (三岐弁付)	-5.685	-1.147	4.538	-350 ～ 250	mm	なし	内蔵	1FL+34.050	図面5/5	該当
⑫	1ND10F5	1号一次燃焼空気流量	1号炉設備	流量	JTD910A-1E1A2 -X2XX2 -A4T1	差圧発信器 (三岐弁付)	0.000	0.526	0.526	0 ～ 50	km³/hN	なし	内蔵	1FL+17.360	図面4/5	該当
⑬	2ND10F5	2号一次燃焼空気流量	2号炉設備	流量	JTD910A-1E1A2 -X2XX2 -A4T1	差圧発信器 (三岐弁付)	0.000	0.526	0.526	0 ～ 50	km³/hN	なし	内蔵	1FL+17.360	図面4/5	該当
⑭	1ND60F5	1号二次燃焼空気流量	1号炉設備	流量	JTD910A-1E1A2 -X2XX2 -A4T1	差圧発信器 (三岐弁付)	0.000	0.231	0.231	0 ～ 15	km³/hN	なし	内蔵	1FL+17.360	図面4/5	該当
⑮	2ND60F5	2号二次燃焼空気流量	2号炉設備	流量	JTD910A-1E1A2 -X2XX2 -A4T1	差圧発信器 (三岐弁付)	0.000	0.231	0.231	0 ～ 15	km³/hN	なし	内蔵	1FL+17.360	図面4/5	該当
⑯	1NM80F5	1号煙突入口排ガス流量	1号炉設備	流量	JTD910A-1E1A2 -X2XX2 -A4T1	差圧発信器 (三岐弁付)	0.000	0.380	0.380	0 ～ 150	km³/hN	なし	内蔵	1FL+9.300	図面5/5	非該当
⑰	2NM80F5	2号煙突入口排ガス流量	2号炉設備	流量	JTD910A-1E1A2 -X2XX2 -A4T1	差圧発信器 (三岐弁付)	0.000	0.380	0.380	0 ～ 150	km³/hN	なし	内蔵	1FL+9.300	図面5/5	非該当
⑱	RC20P6	低圧復水器入口圧力	共用設備	圧力	JTG940A-1E1A2 -X2BX2 -T1	圧力発信器	-100	100	200	-100.000 ～ 100.000	kPa	あり	なし	1FL+24.250	図面5/5	非該当

(*1) LRV : 発信器の設定レンジの下限值
(*2) URL : 発信器の設定レンジの上限値
(*3) S : 入力パル
(*4) 概算値
(*5) DXN管理区域 : ガイキシン類ばく露防止の為の管理区域

高知市環境部清掃工場					名称	高知市清掃工場計装発信器更新工事(その2)				
設計	精査	係長	副工場長	工場長		対象機器一覧				
			  		設計	令和8年7月	縮尺	NON	図番	2/5

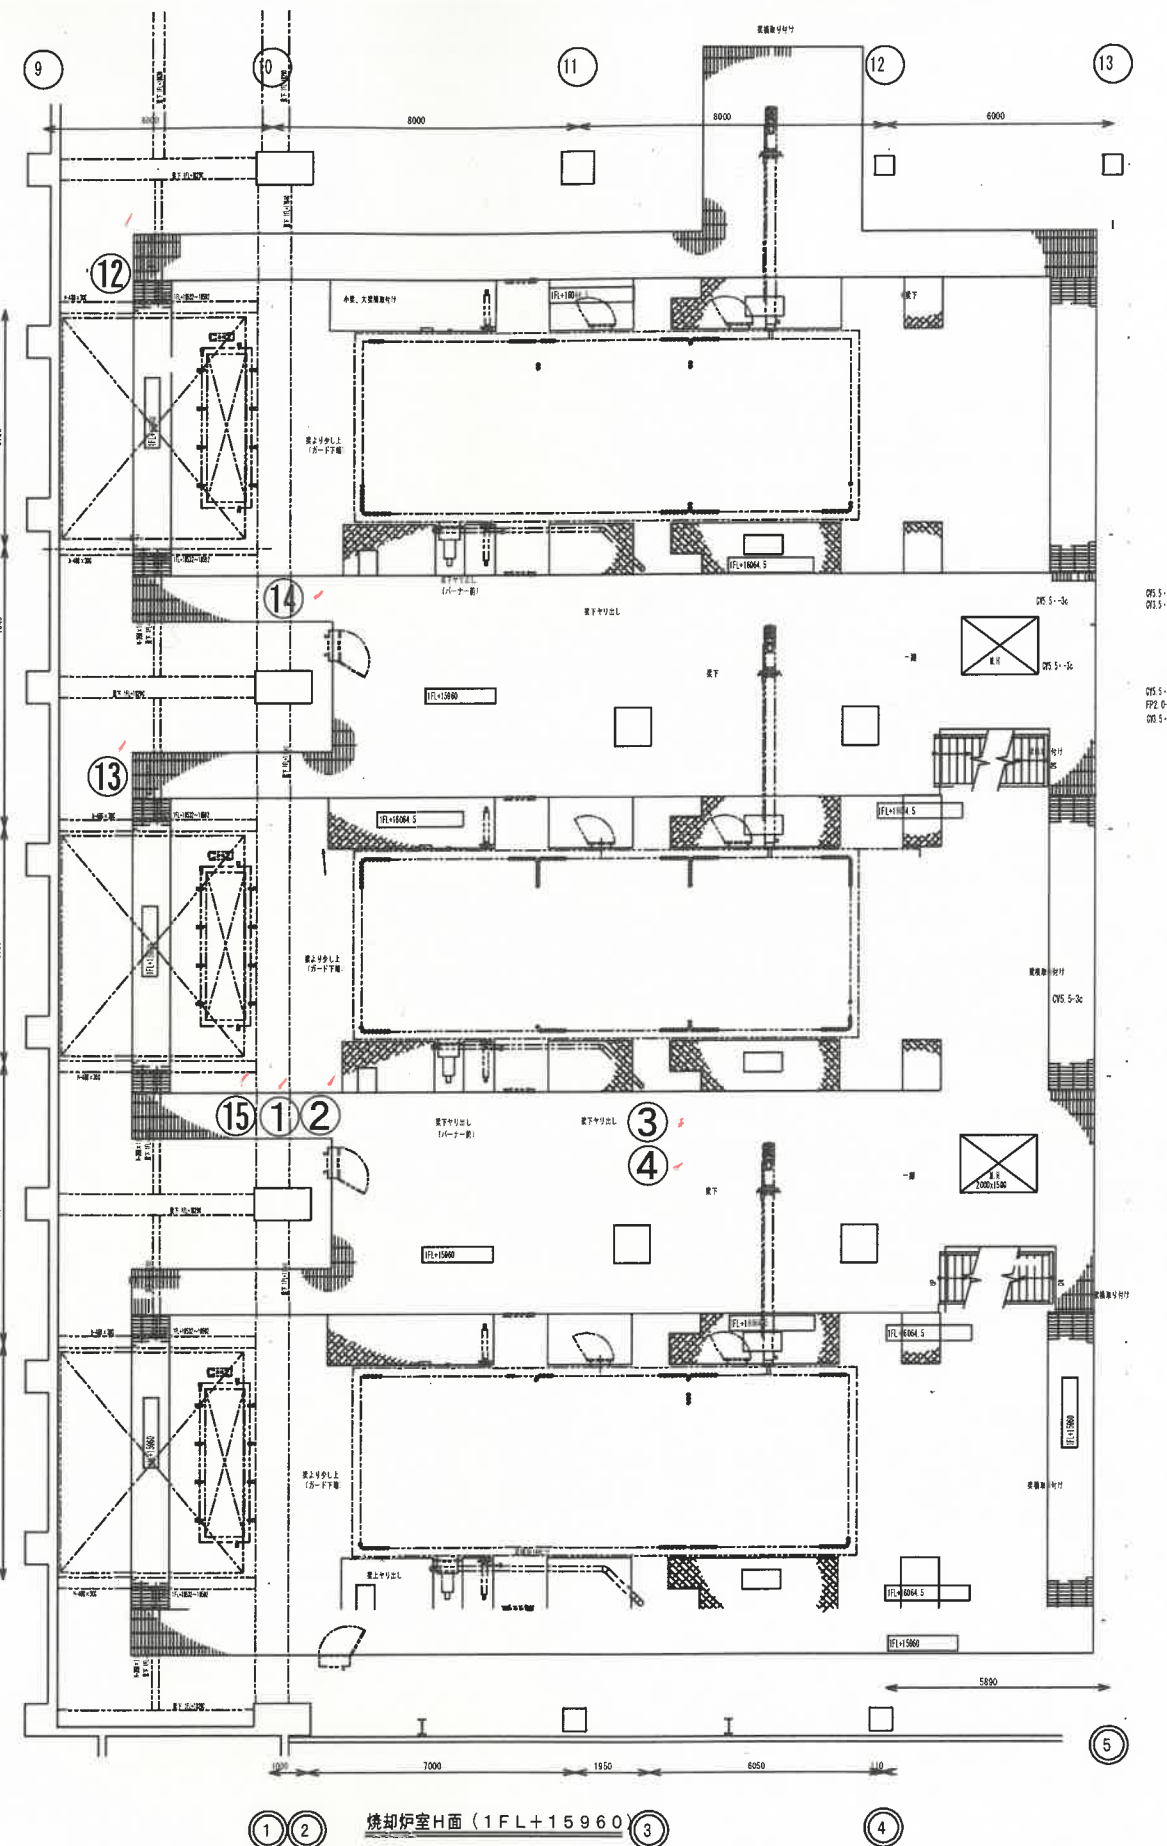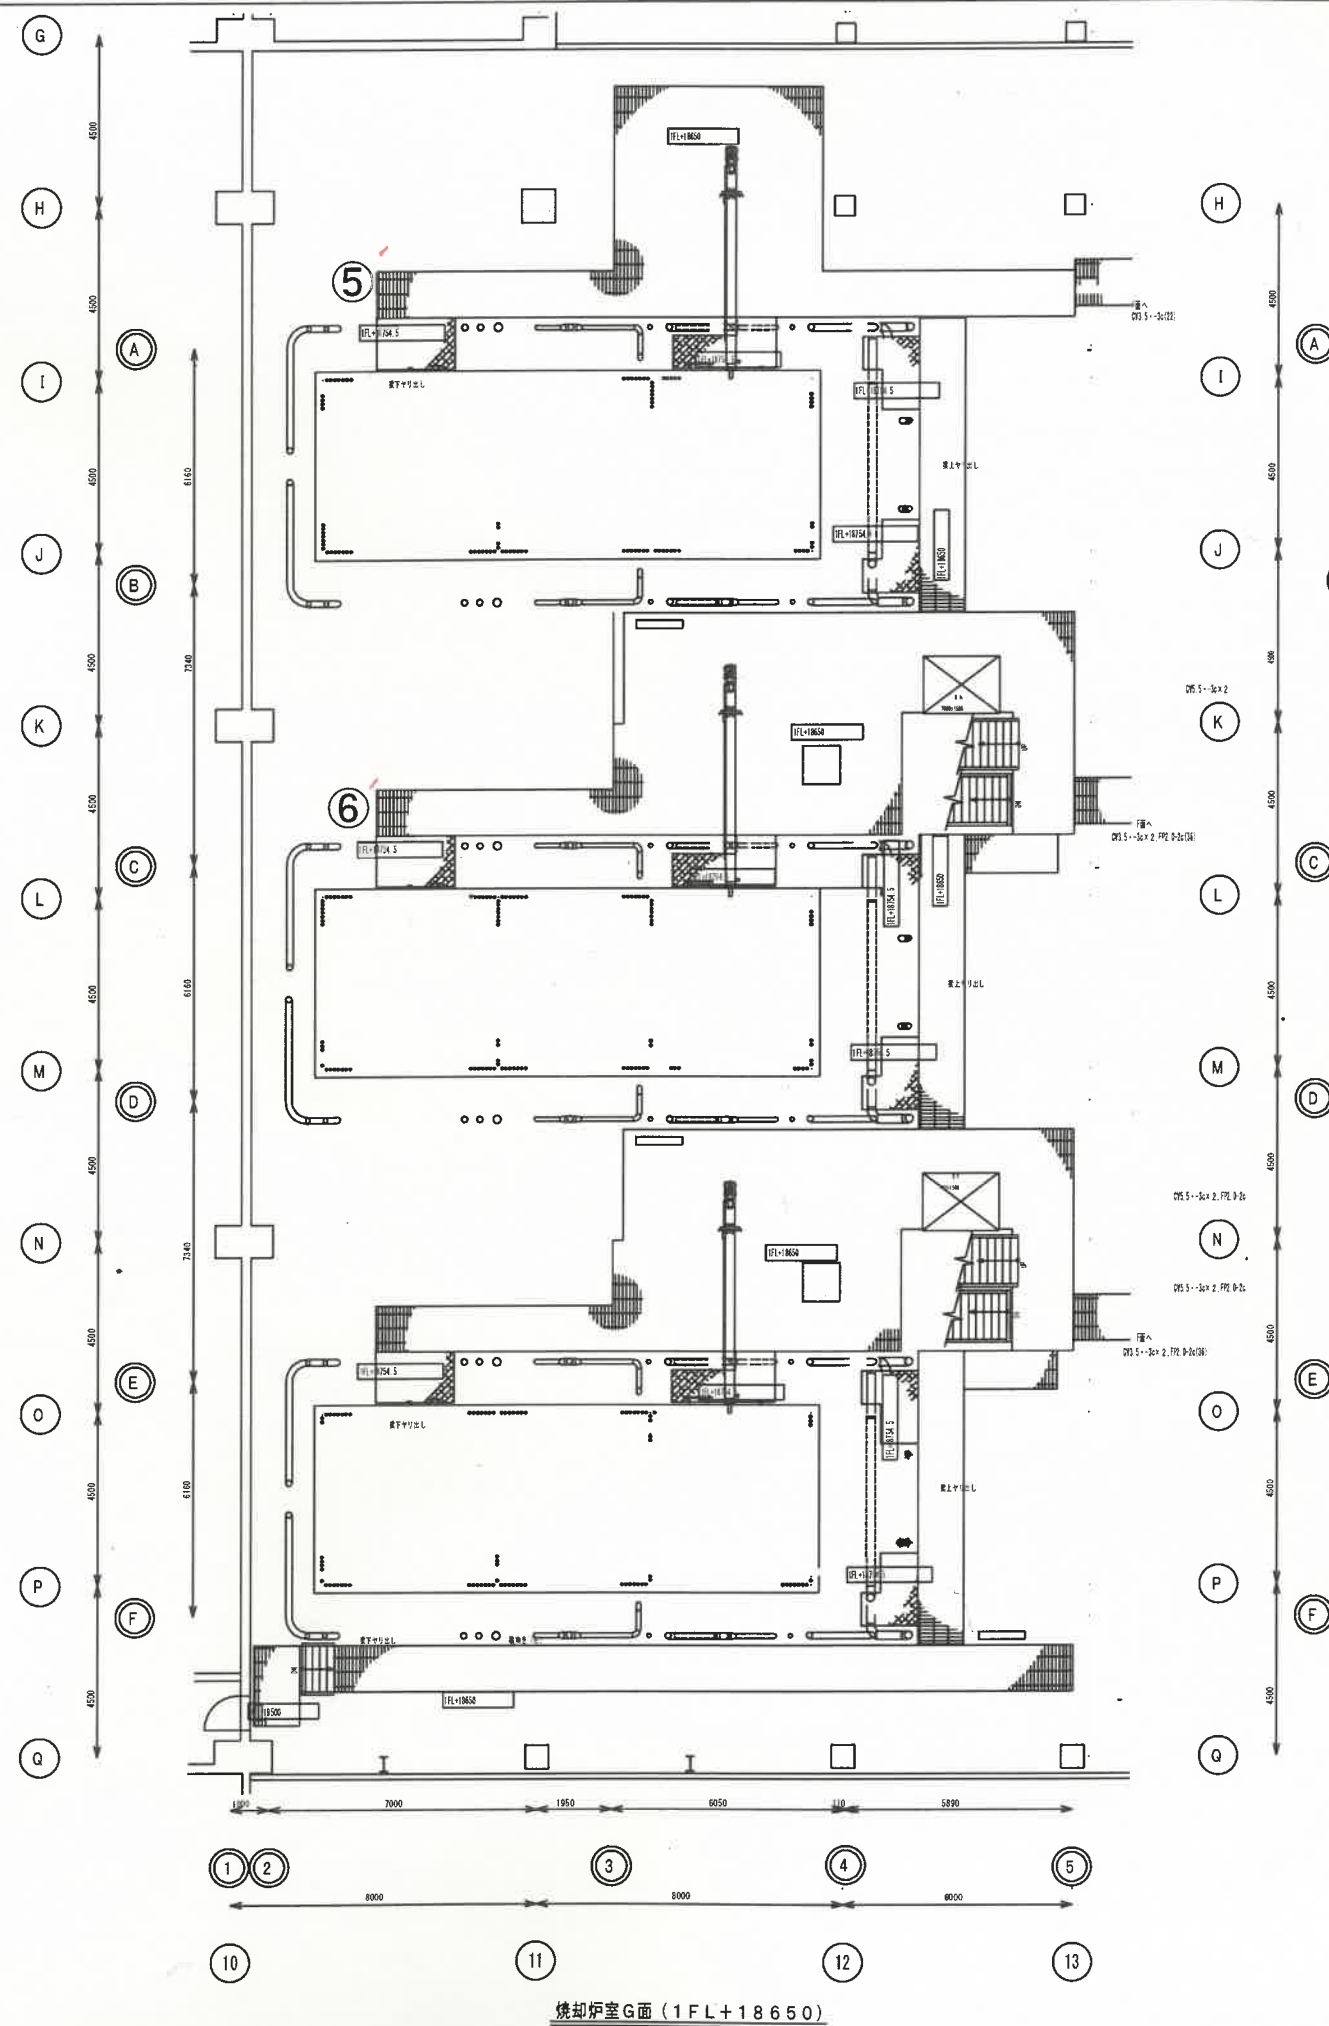

高知市環境部清掃工場					名称	高知市清掃工場計装発信器更新工事(その2)					
設計	精査	係長	副工場長	工場長		機器平面位置図(2/3)					
						設計	令和8年7月	縮尺	1/200	図番	4/5

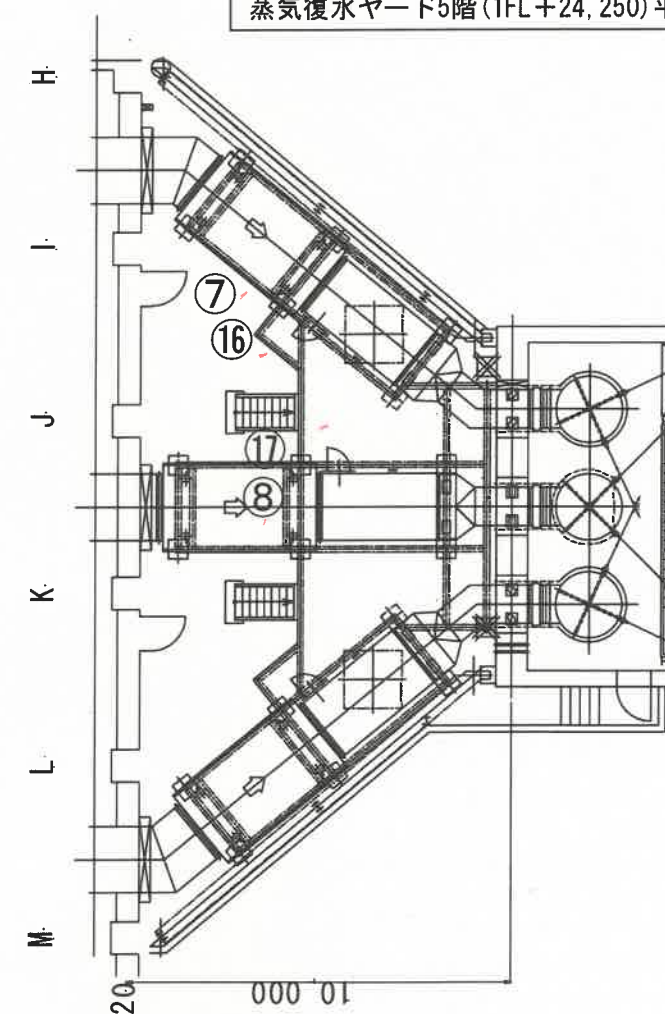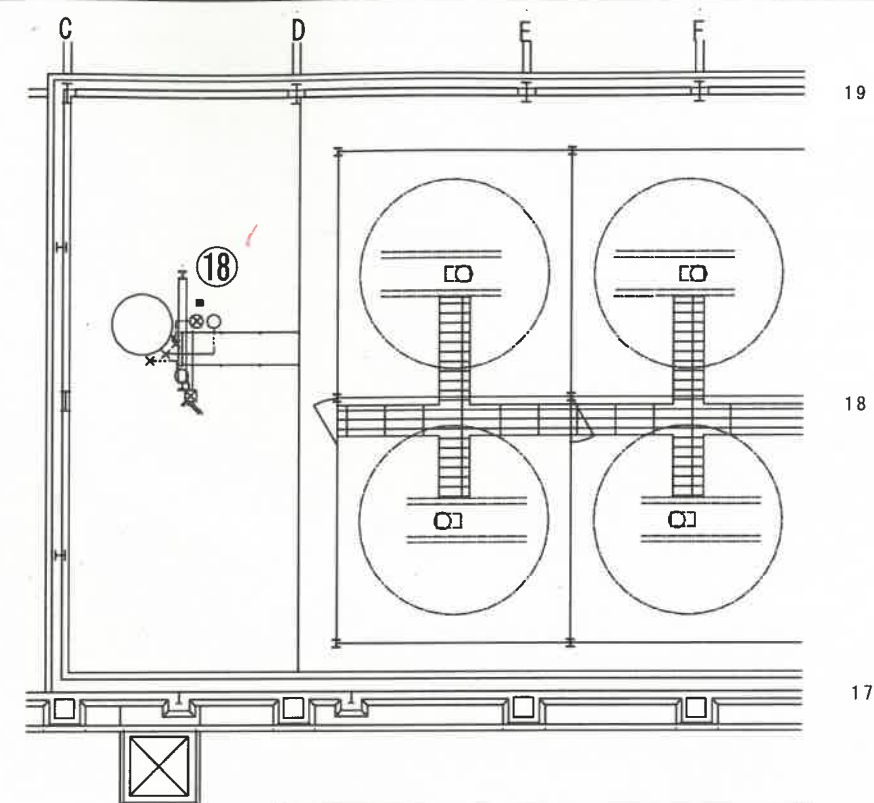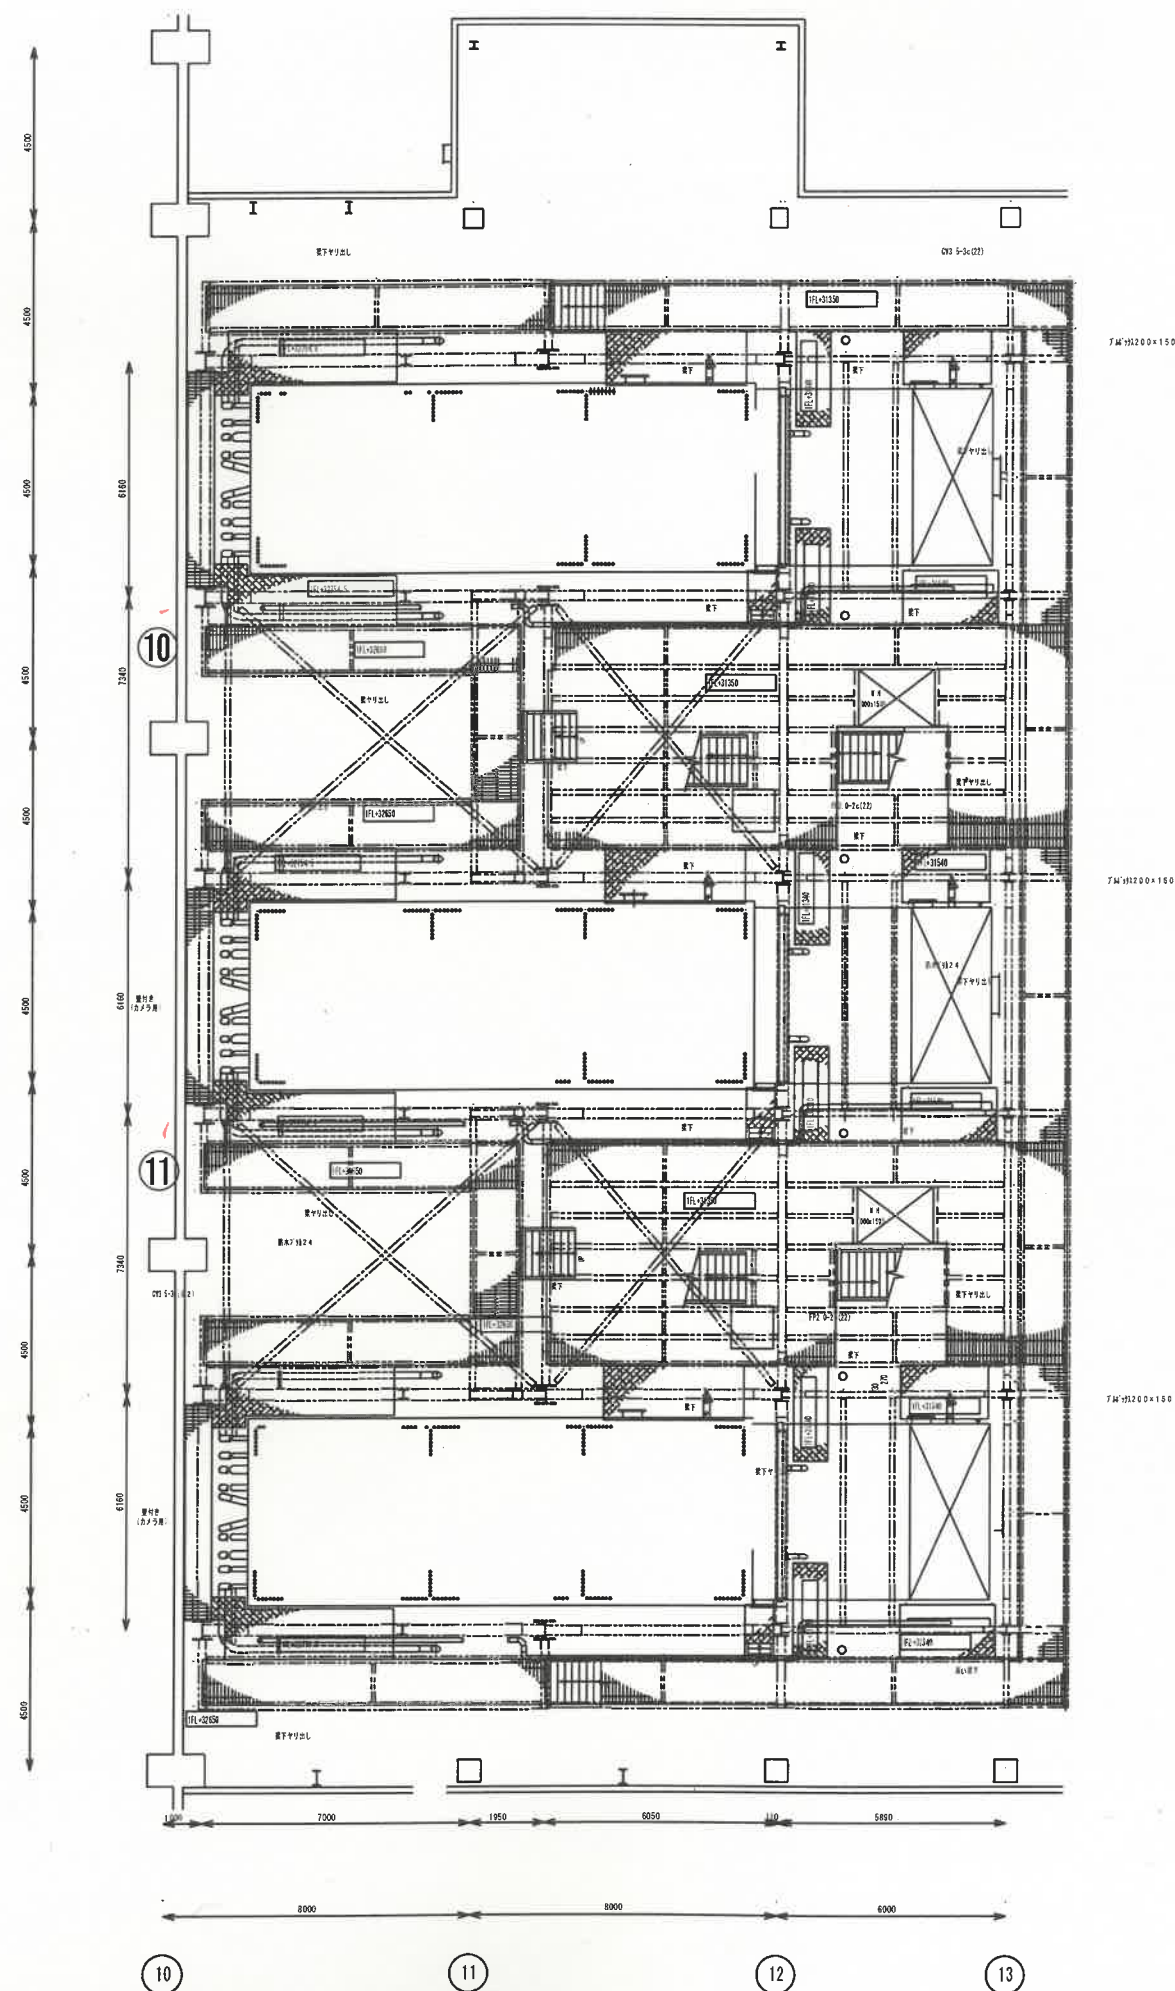

高知市環境部清掃工場					名称	高知市清掃工場計装発信器更新工事(その2)				
設計	精査	係長	副工場長	工場長		機器平面位置図(3/3)				
			  			設計	令和8年7月	縮尺	1/200	図番