


平面図 S=1/FREE

位置図

高知市南新田町5-69

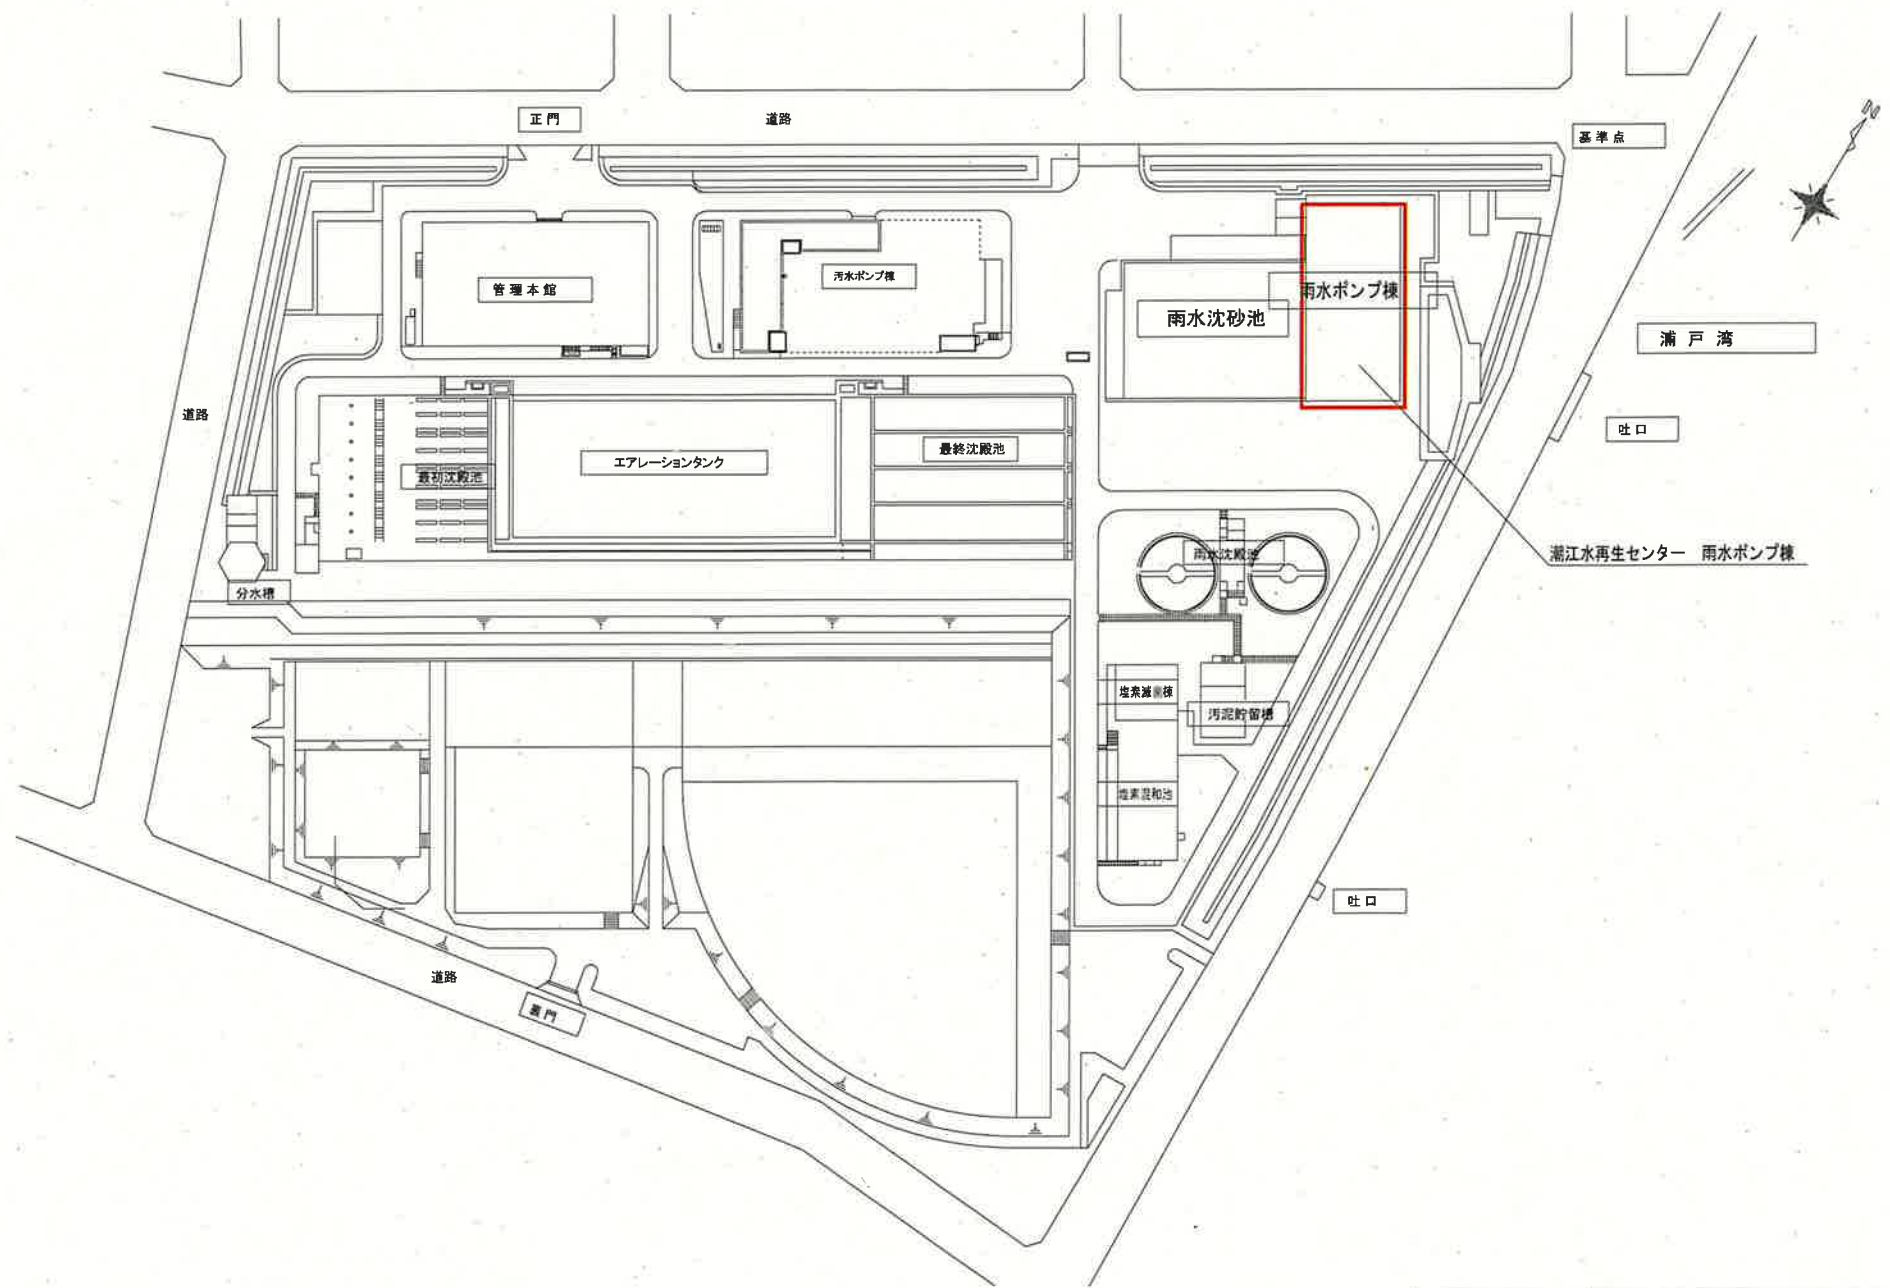

令和8年度		公共下水道事業		
設計番号		全 1 葉ノ内第 1 号		
名称	潮江水再生センター場内分合流雨水ポンプ棟 耐震補強修正設計委託業務(R 8-1)			縮尺
	位置図・平面図			1/FREE
課長		課長 補佐		係長
				設計
高知市上下水道局 下水道整備課				