


平面図 S=1/1600

位置図

高知市南新田町5-69

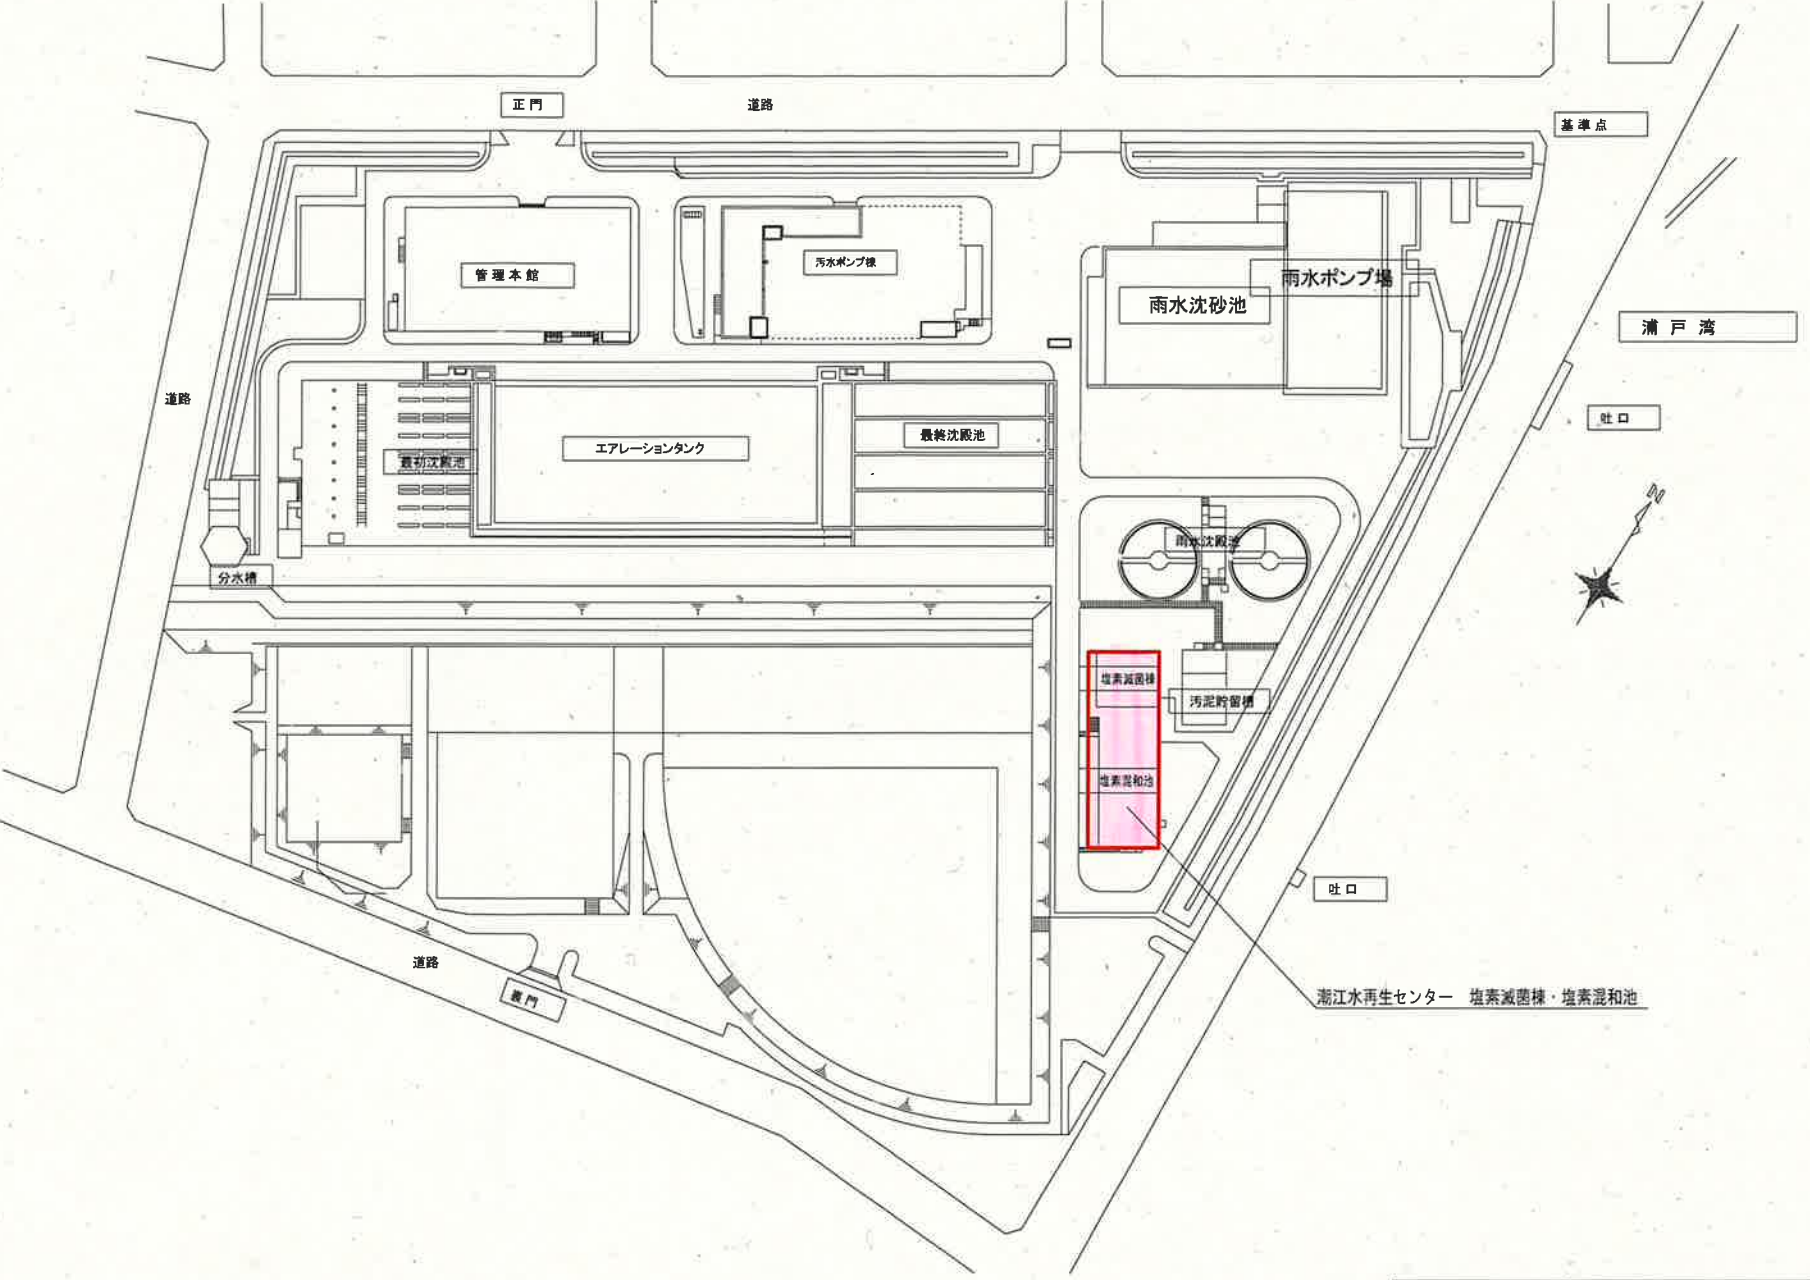

令和8年度		公共下水道事業			
設計番号		全 1 葉ノ内第 1 号			
名称	潮江水再生センター塩素減菌棟 耐震補強実施設計委託業務 (R8-1)				縮尺
	位置図・平面図				1/1600
課長		課長補佐		係長	
				設計	
高知市上下水道局 下水道整備課					