

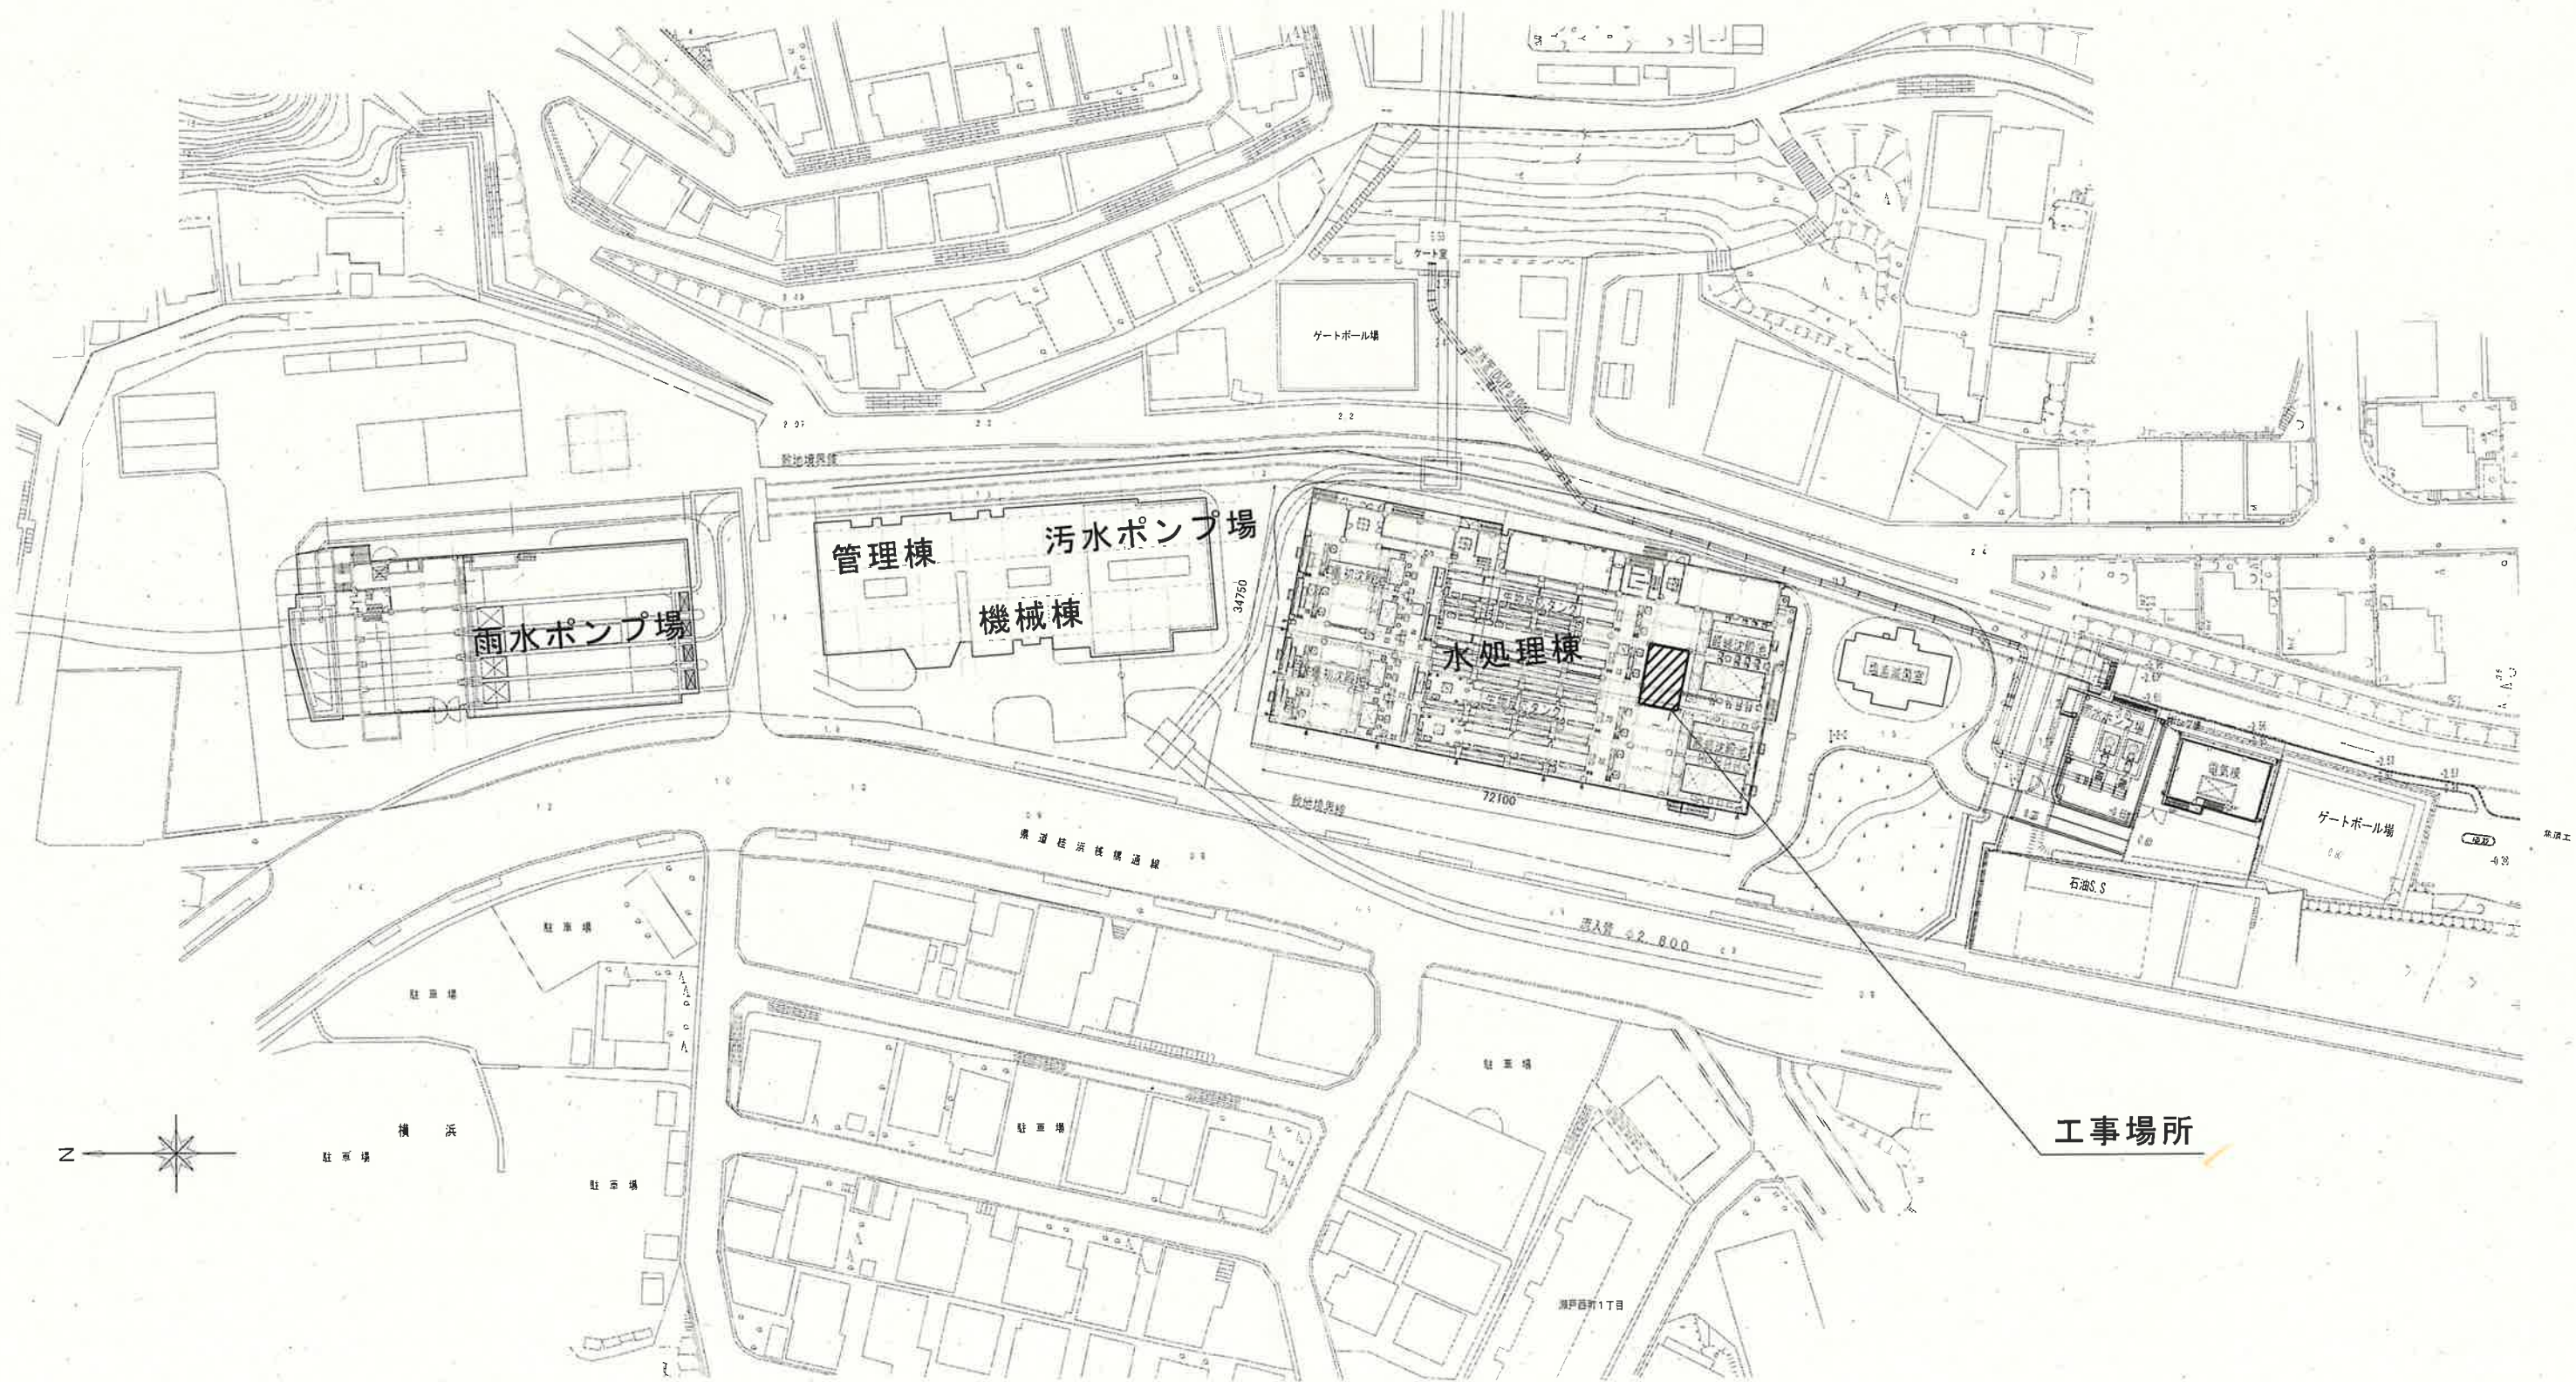


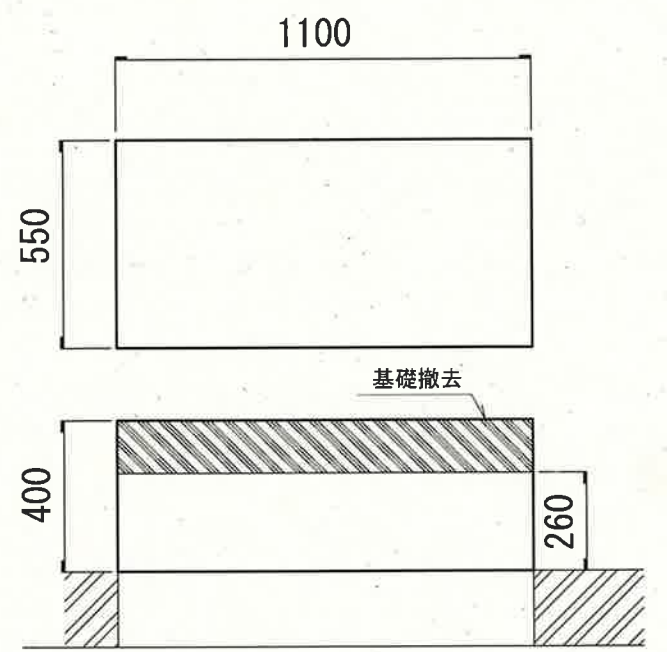


瀬戸水再生センター

工事名	瀬戸水再生センターNo.1・2返送汚泥ポンプ更新工事（R8-1）				
名称	一般平面図			図面No.	1/5
縮尺	1/1000	課長	課長補佐	係長	設計 検図
令和8年度					
下水道施設管理課		栗田	澤田	森近	泉 河添

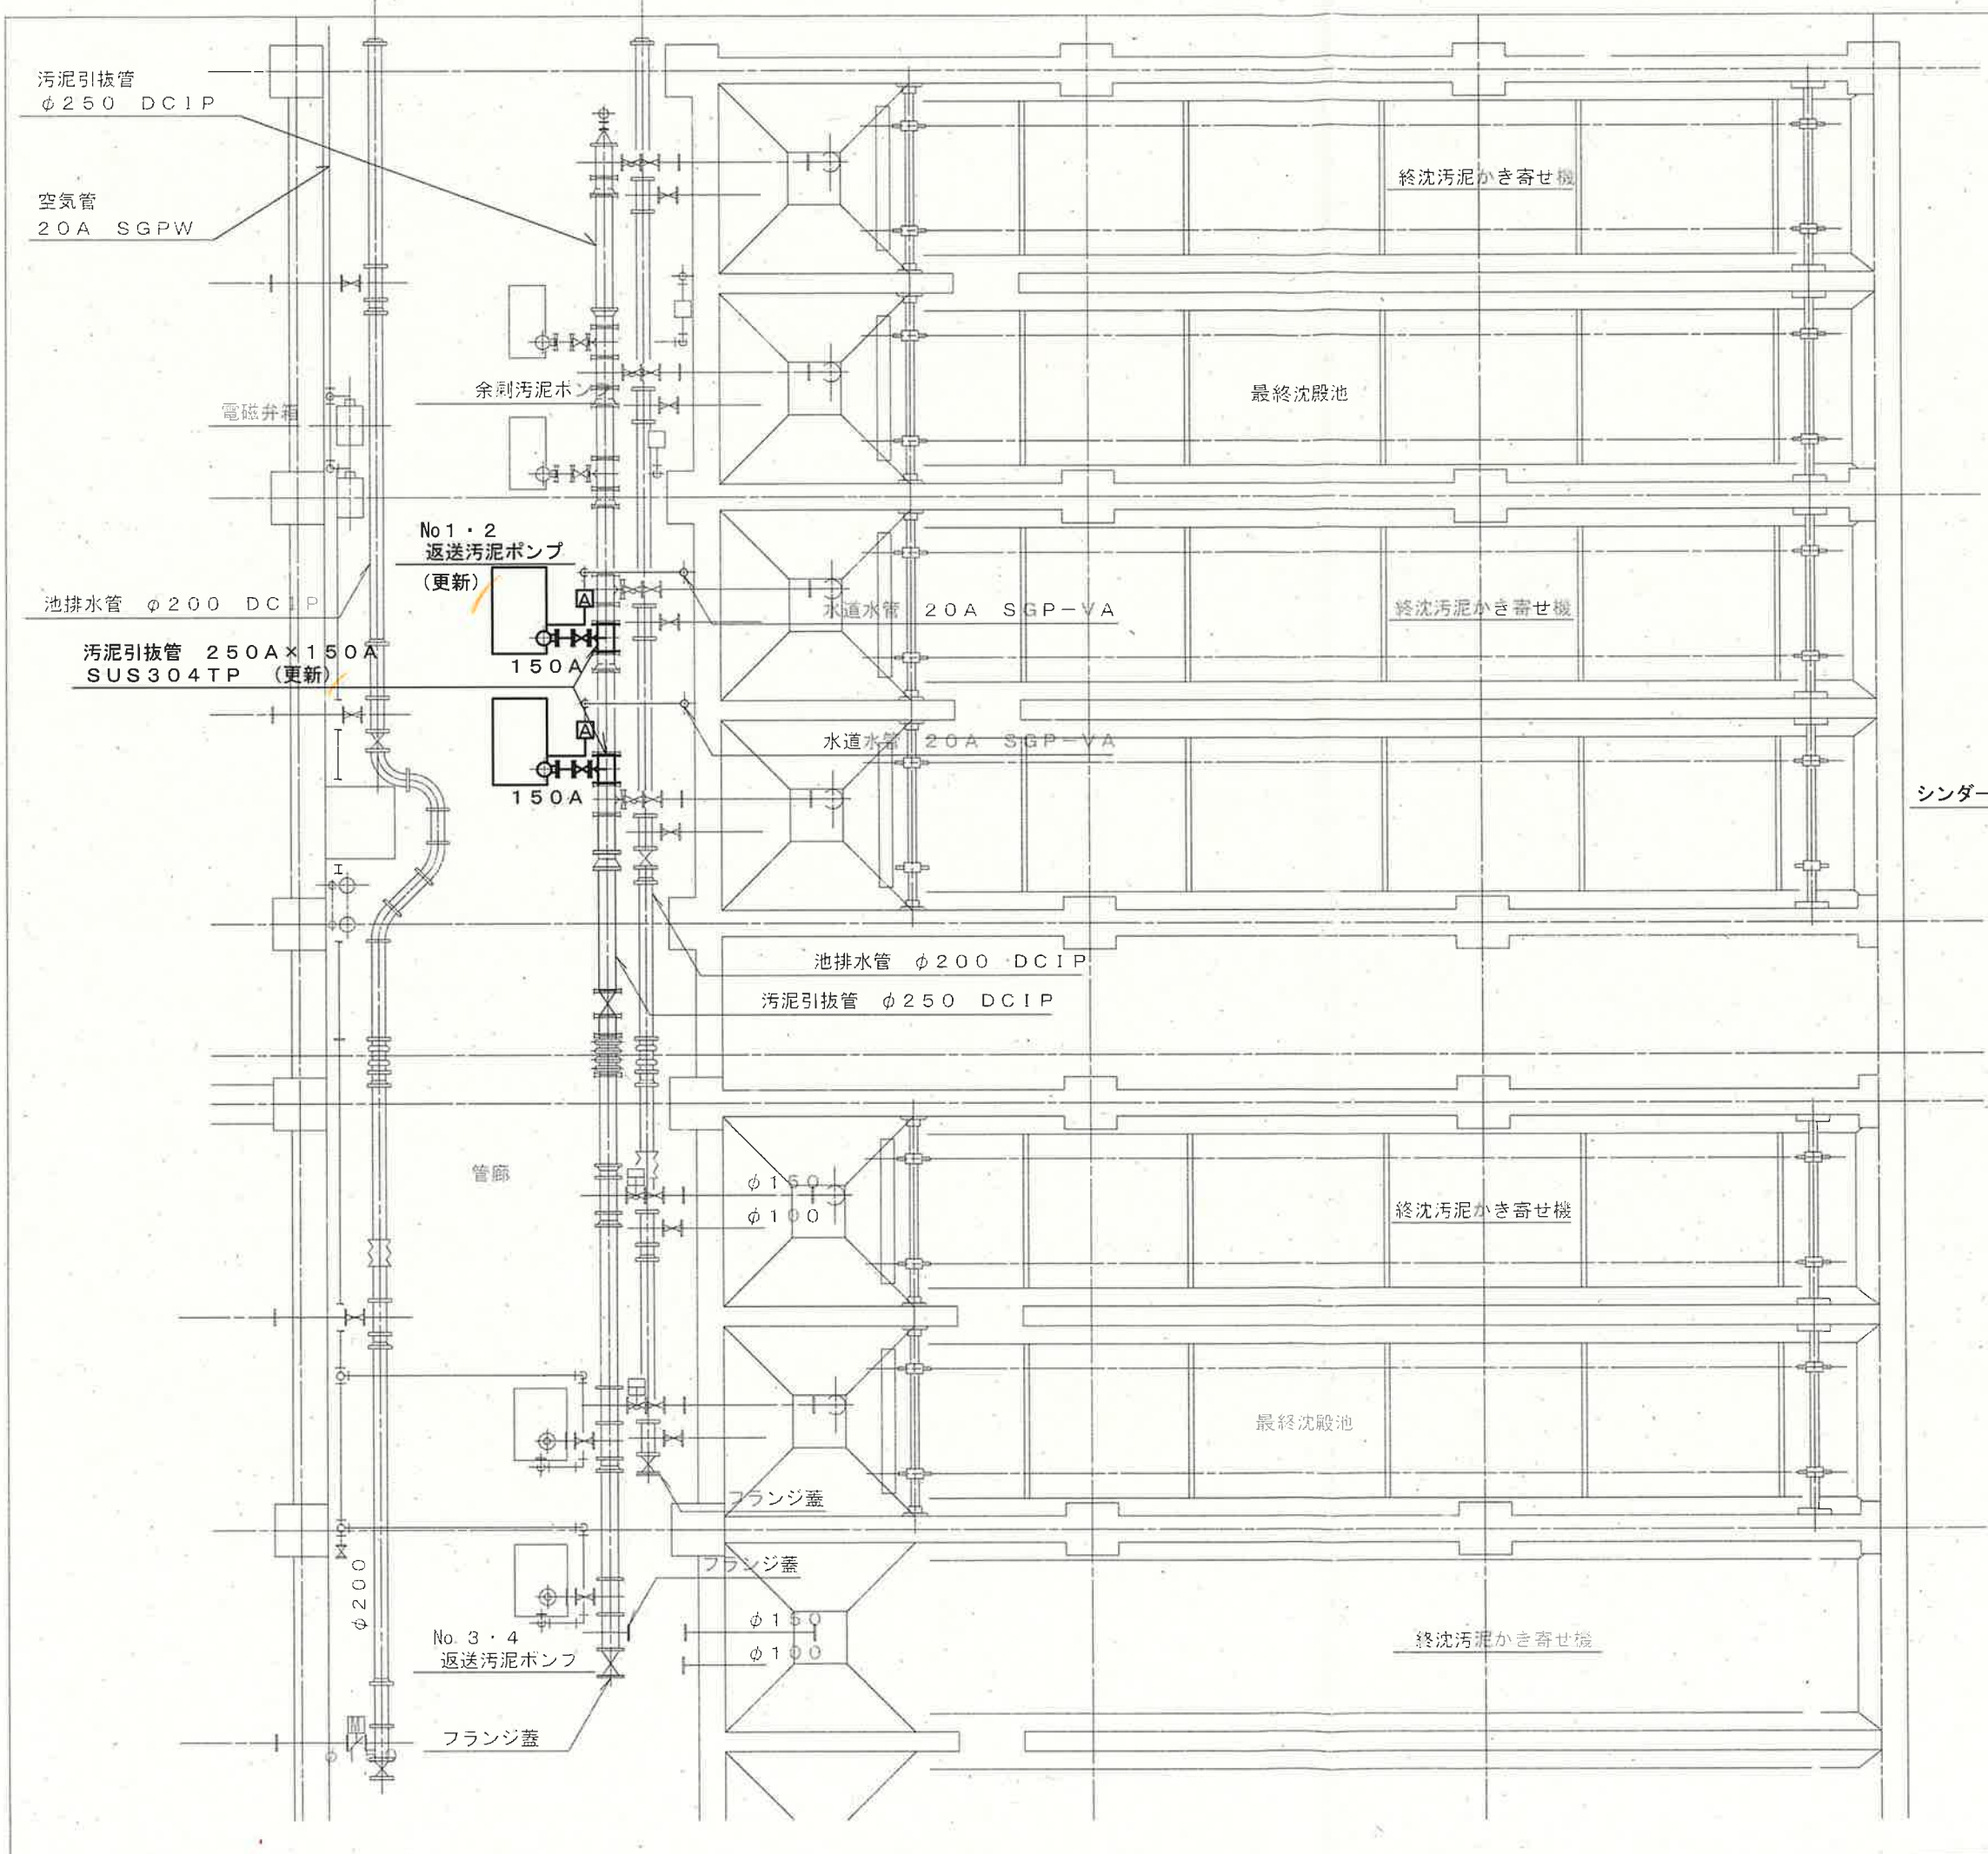

既存基礎 S=1/200

シンダーコンはつり及び基礎増し打ち

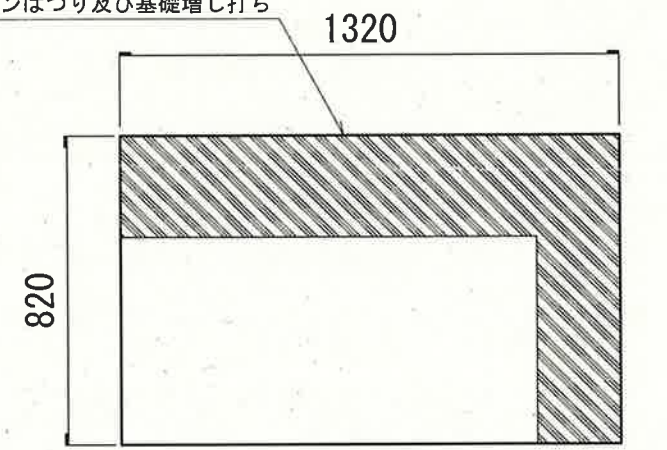


更新基礎 (参考) S=1/200

シンダーコンはつり



※Aは軸封水ユニットであり、電動ボール弁・フローゲージ・仕切弁・Y型ストレーナの構成である

工事名	瀬戸水再生センターNo.1・2 返送汚泥ポンプ更新工事 (R8-1)				
名称	返送汚泥ポンプ設備 B1F下部平面図 (更新)	図面No.	2/5		
縮尺	1/100	課長	課長補佐	係長	設計 検図
令和8年度					
下水道施設管理課		番田	澤田	森近	泉 河添

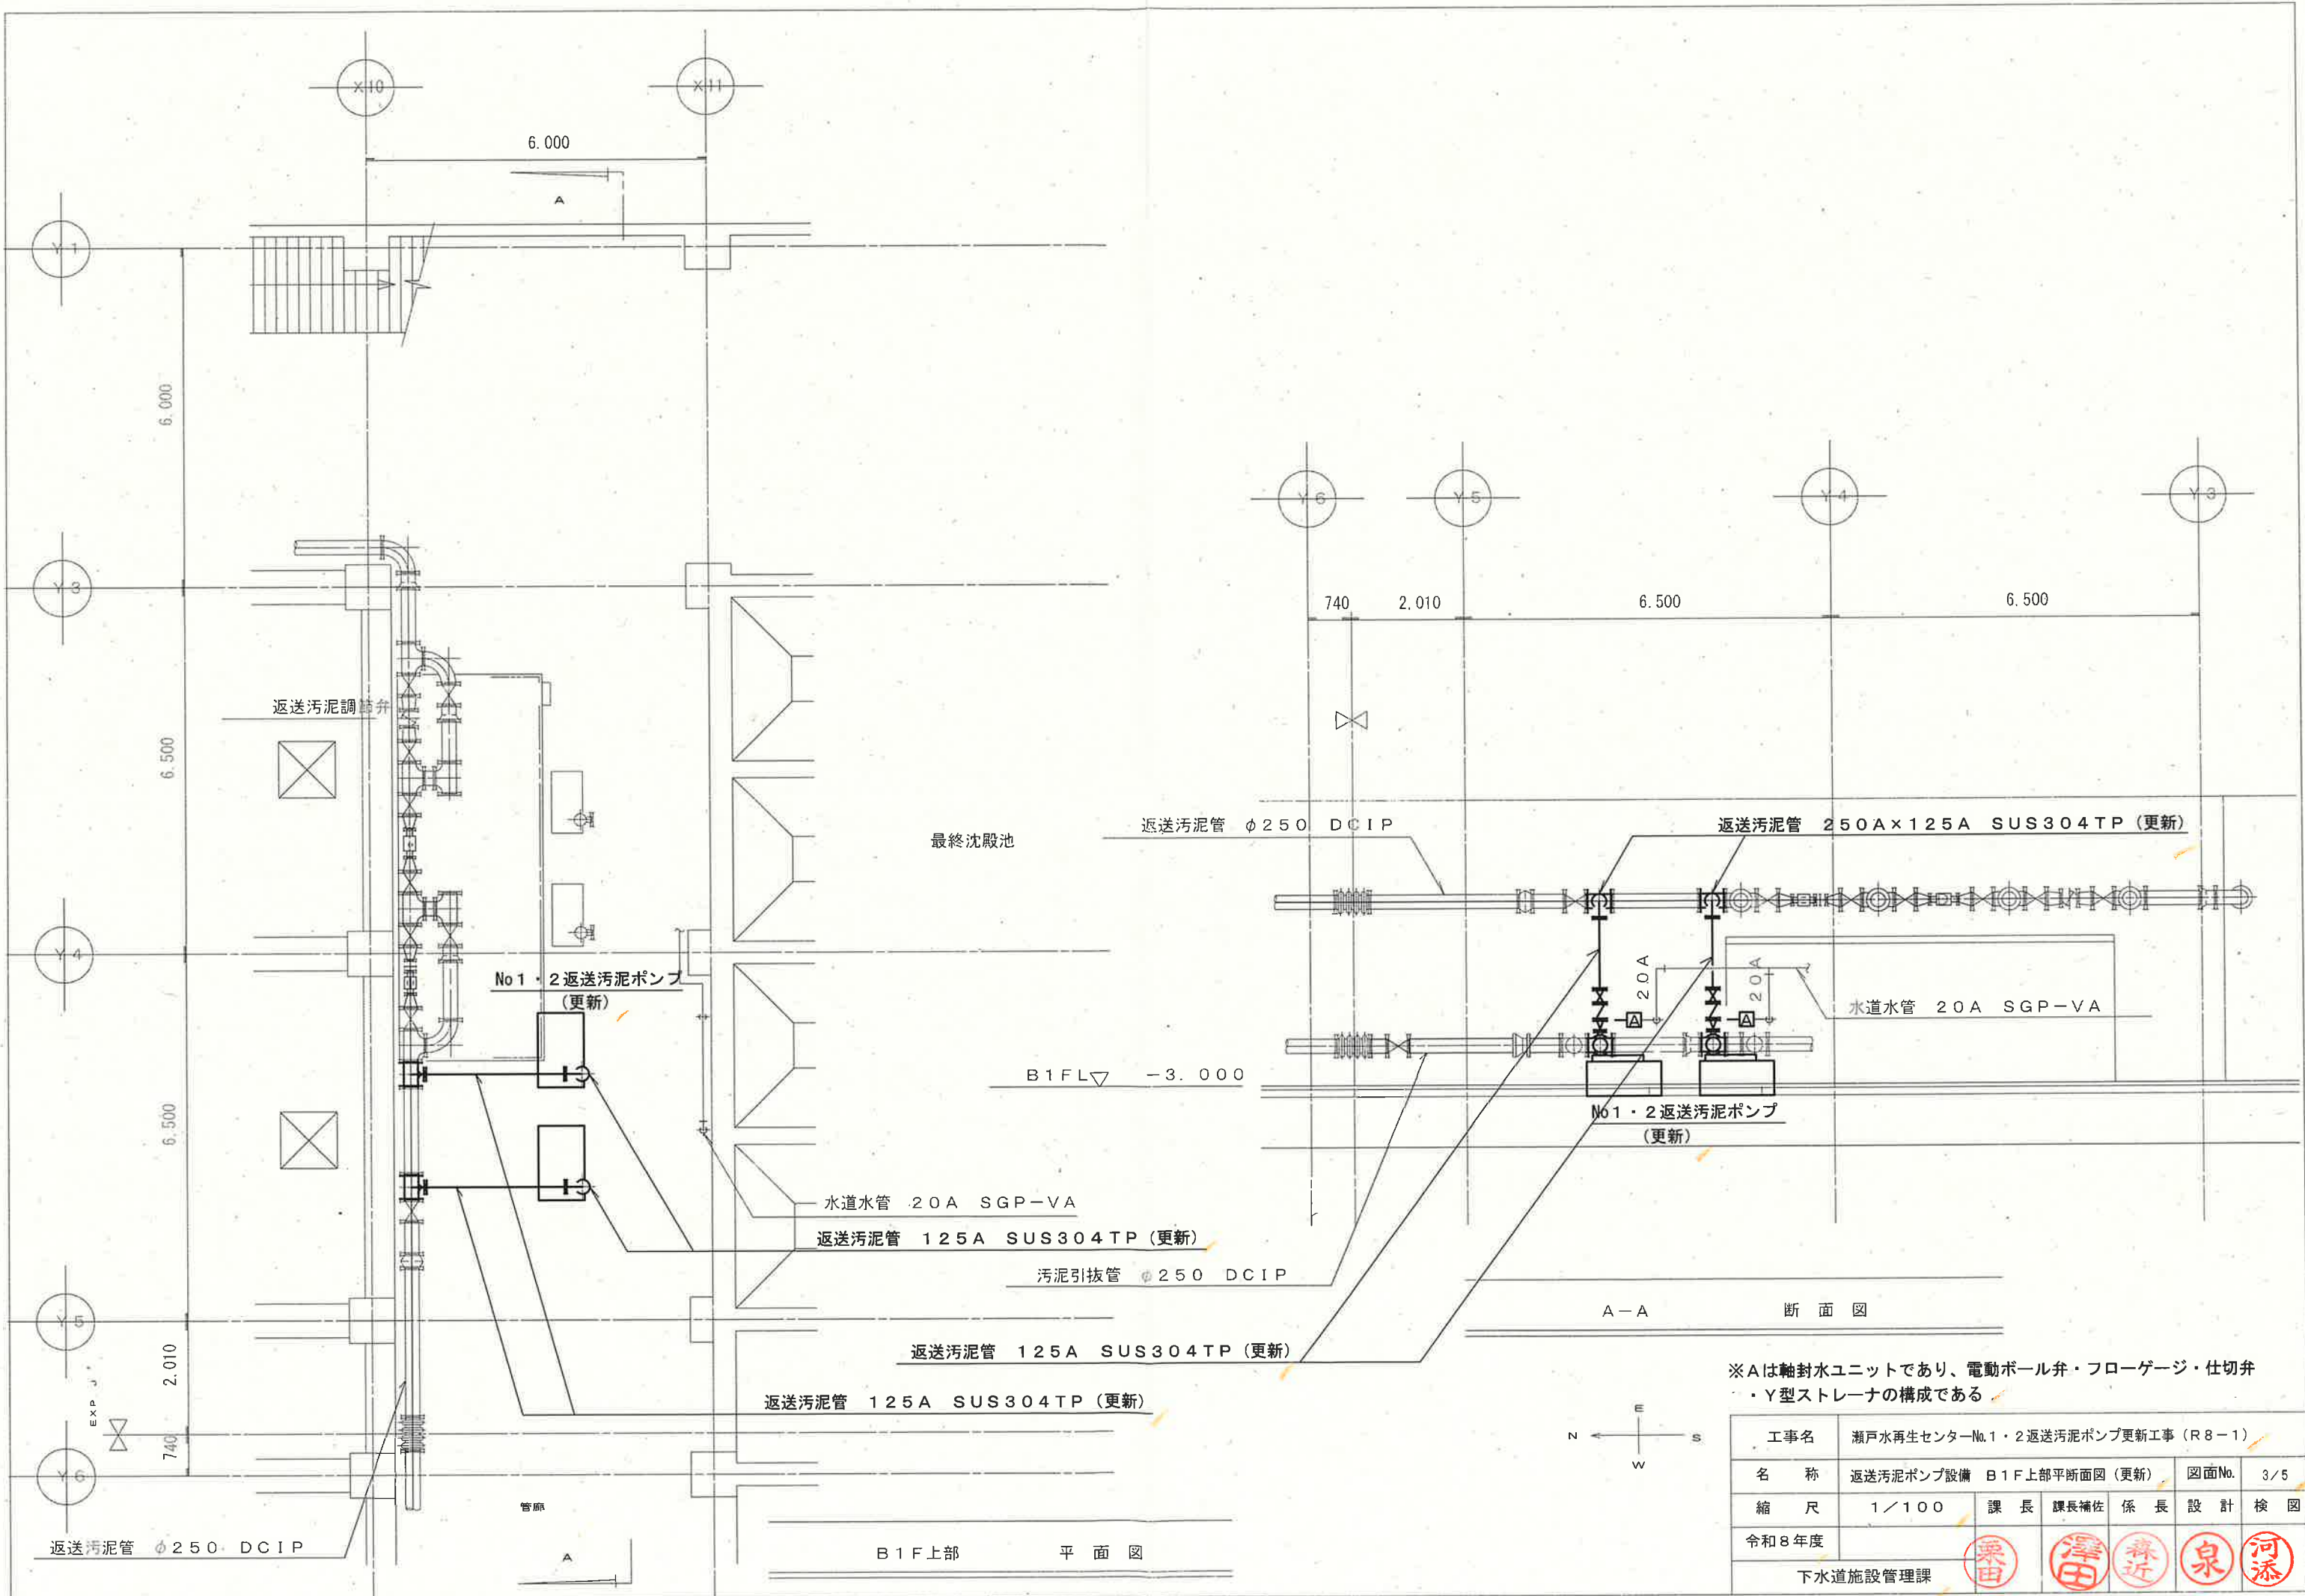


※Aは軸封水ユニットであり、電動ボール弁・フローゲージ・仕切弁・Y型ストレーナの構成である

工事名	瀬戸水再生センターNo.1・2 返送汚泥ポンプ更新工事 (R8-1)				
名称	返送汚泥ポンプ設備 B1F上部平面図 (更新)	図面No.	3/5		
縮尺	1/100	課長	課長補佐	係長	設計 検図
令和8年度					
下水道施設管理課					

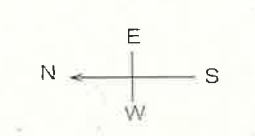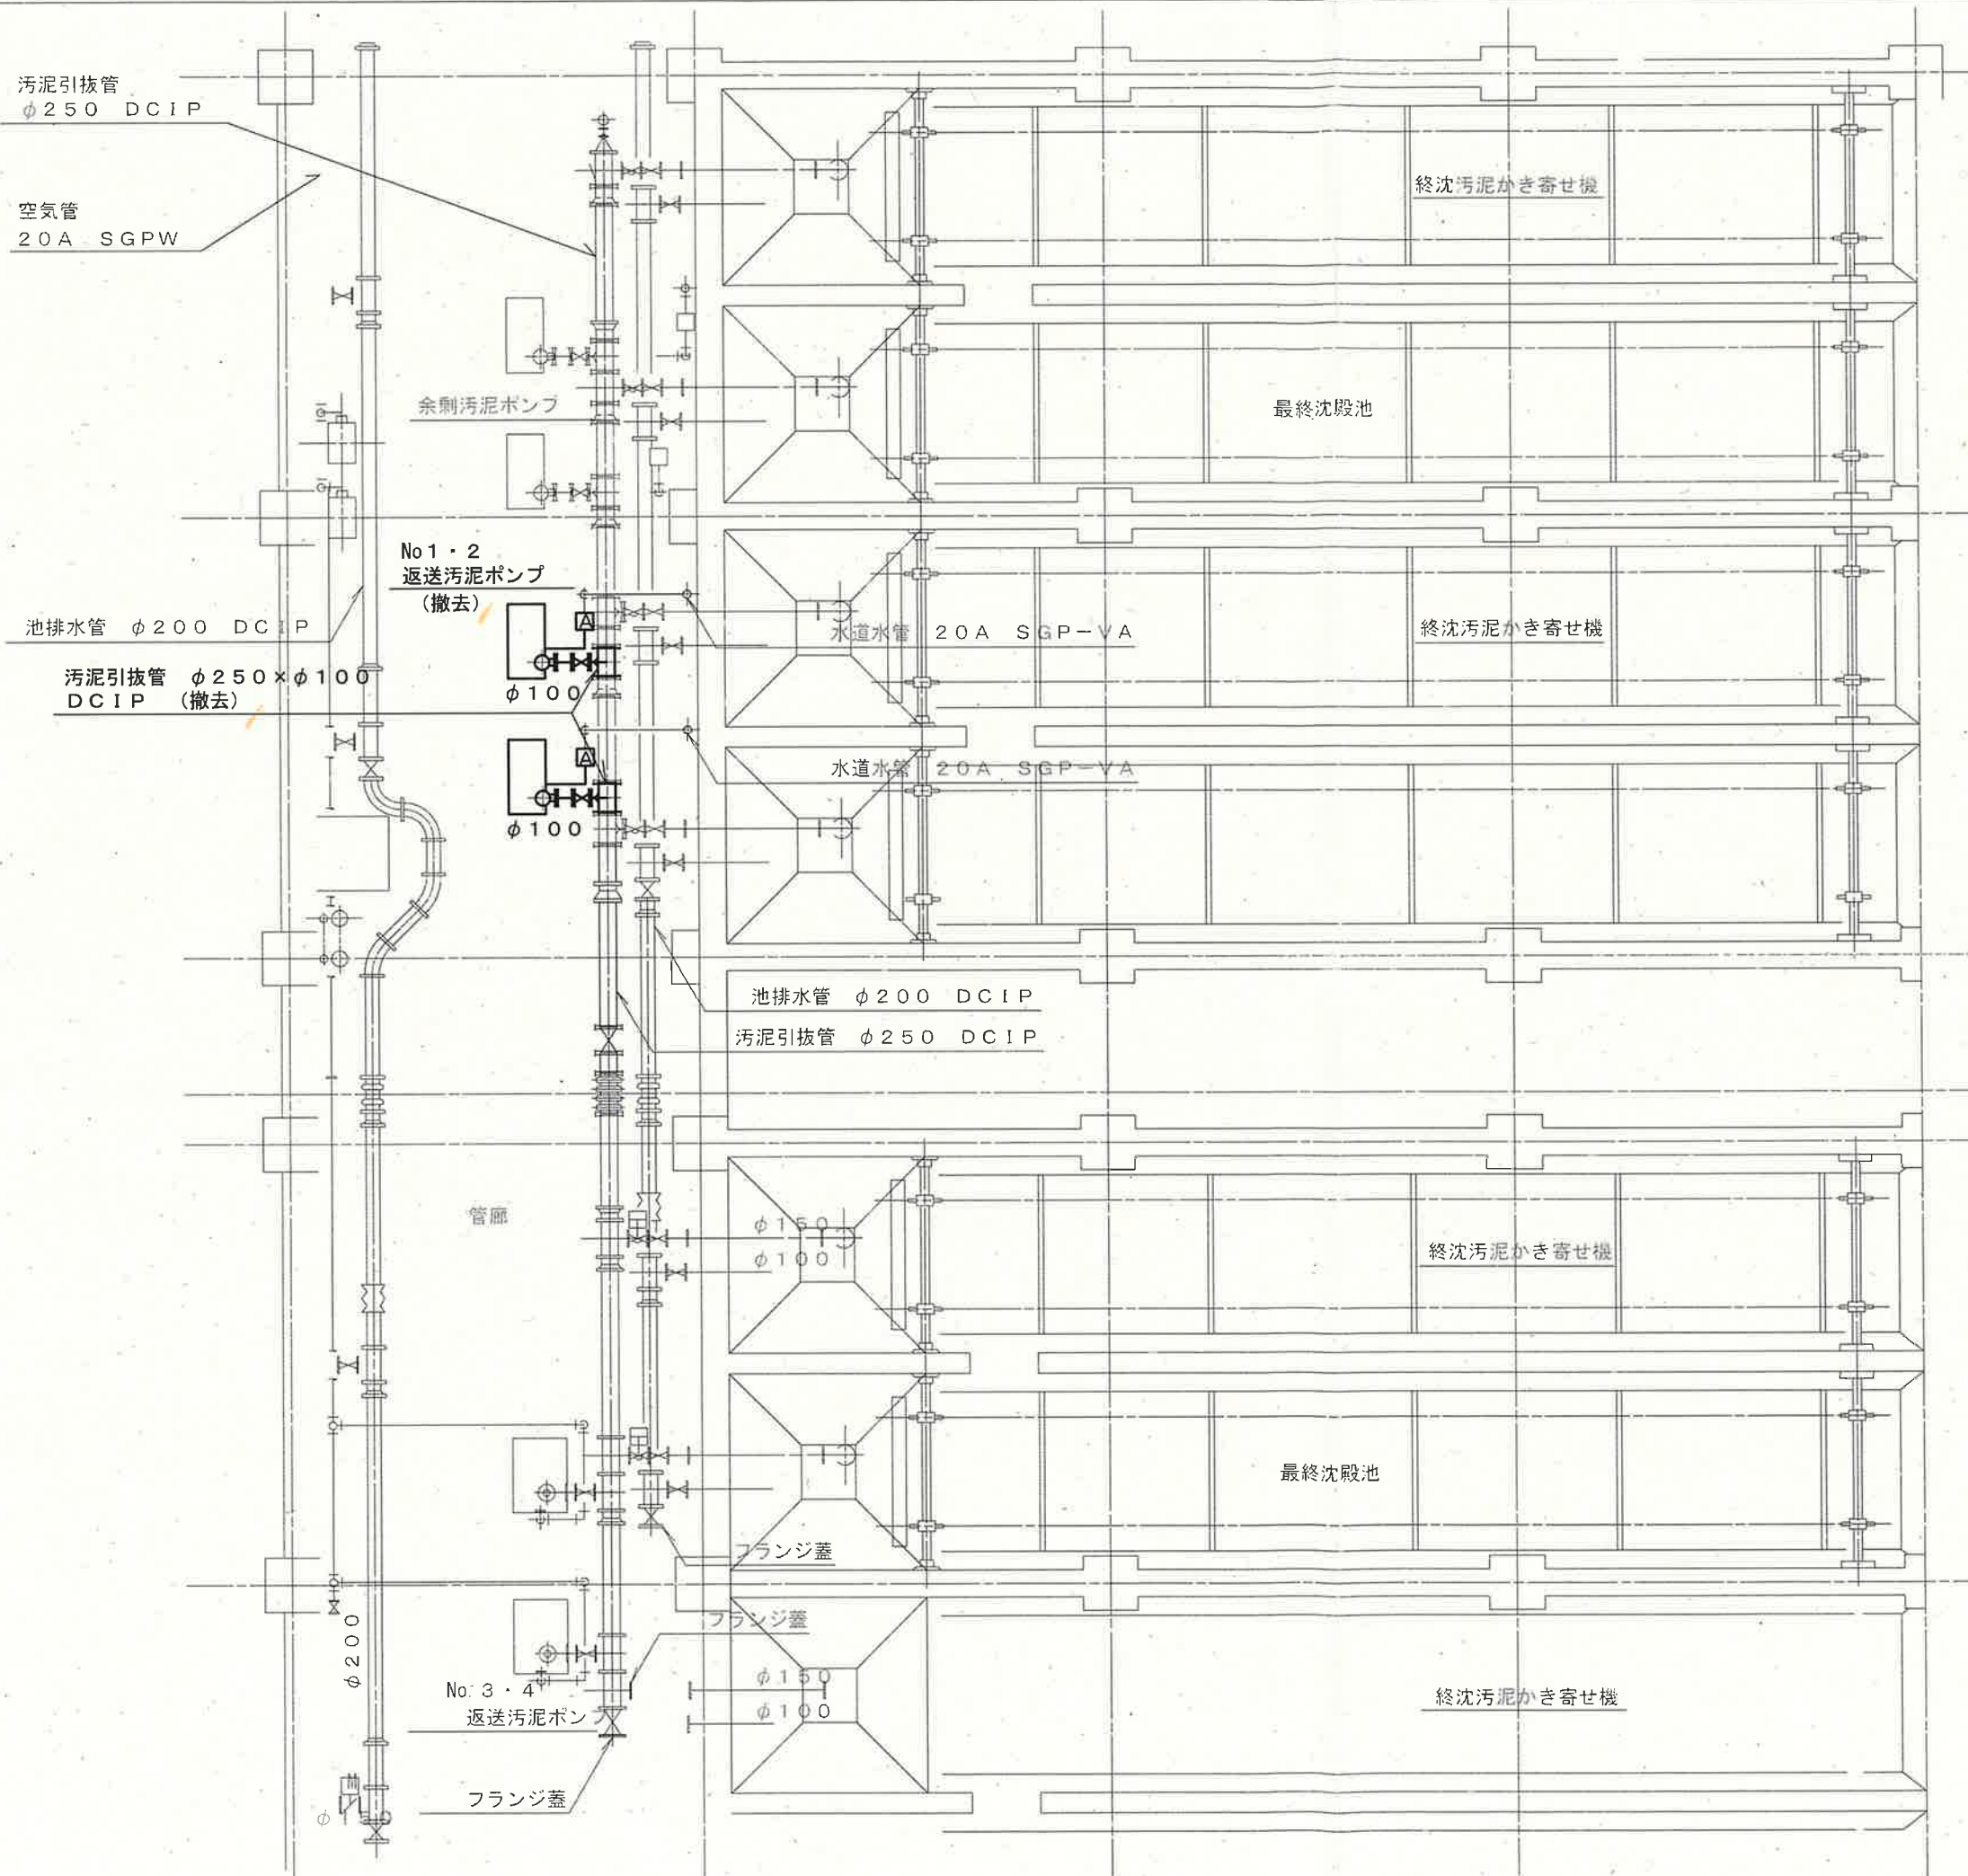

※Aは軸封水ユニットであり、電動ボール弁・フローサイト・仕切弁・圧カスイッチの構成である

工事名	瀬戸水再生センターNo.1・2返送汚泥ポンプ更新工事（R8-1）			
名称	返送汚泥ポンプ設備 B1,F下部平面図（撤去）	図面No.	4/5	
縮尺	1/100	課長	課長補佐	係長
令和8年度				
下水道施設管理課		栗田	澤田	森近
		泉	河添	

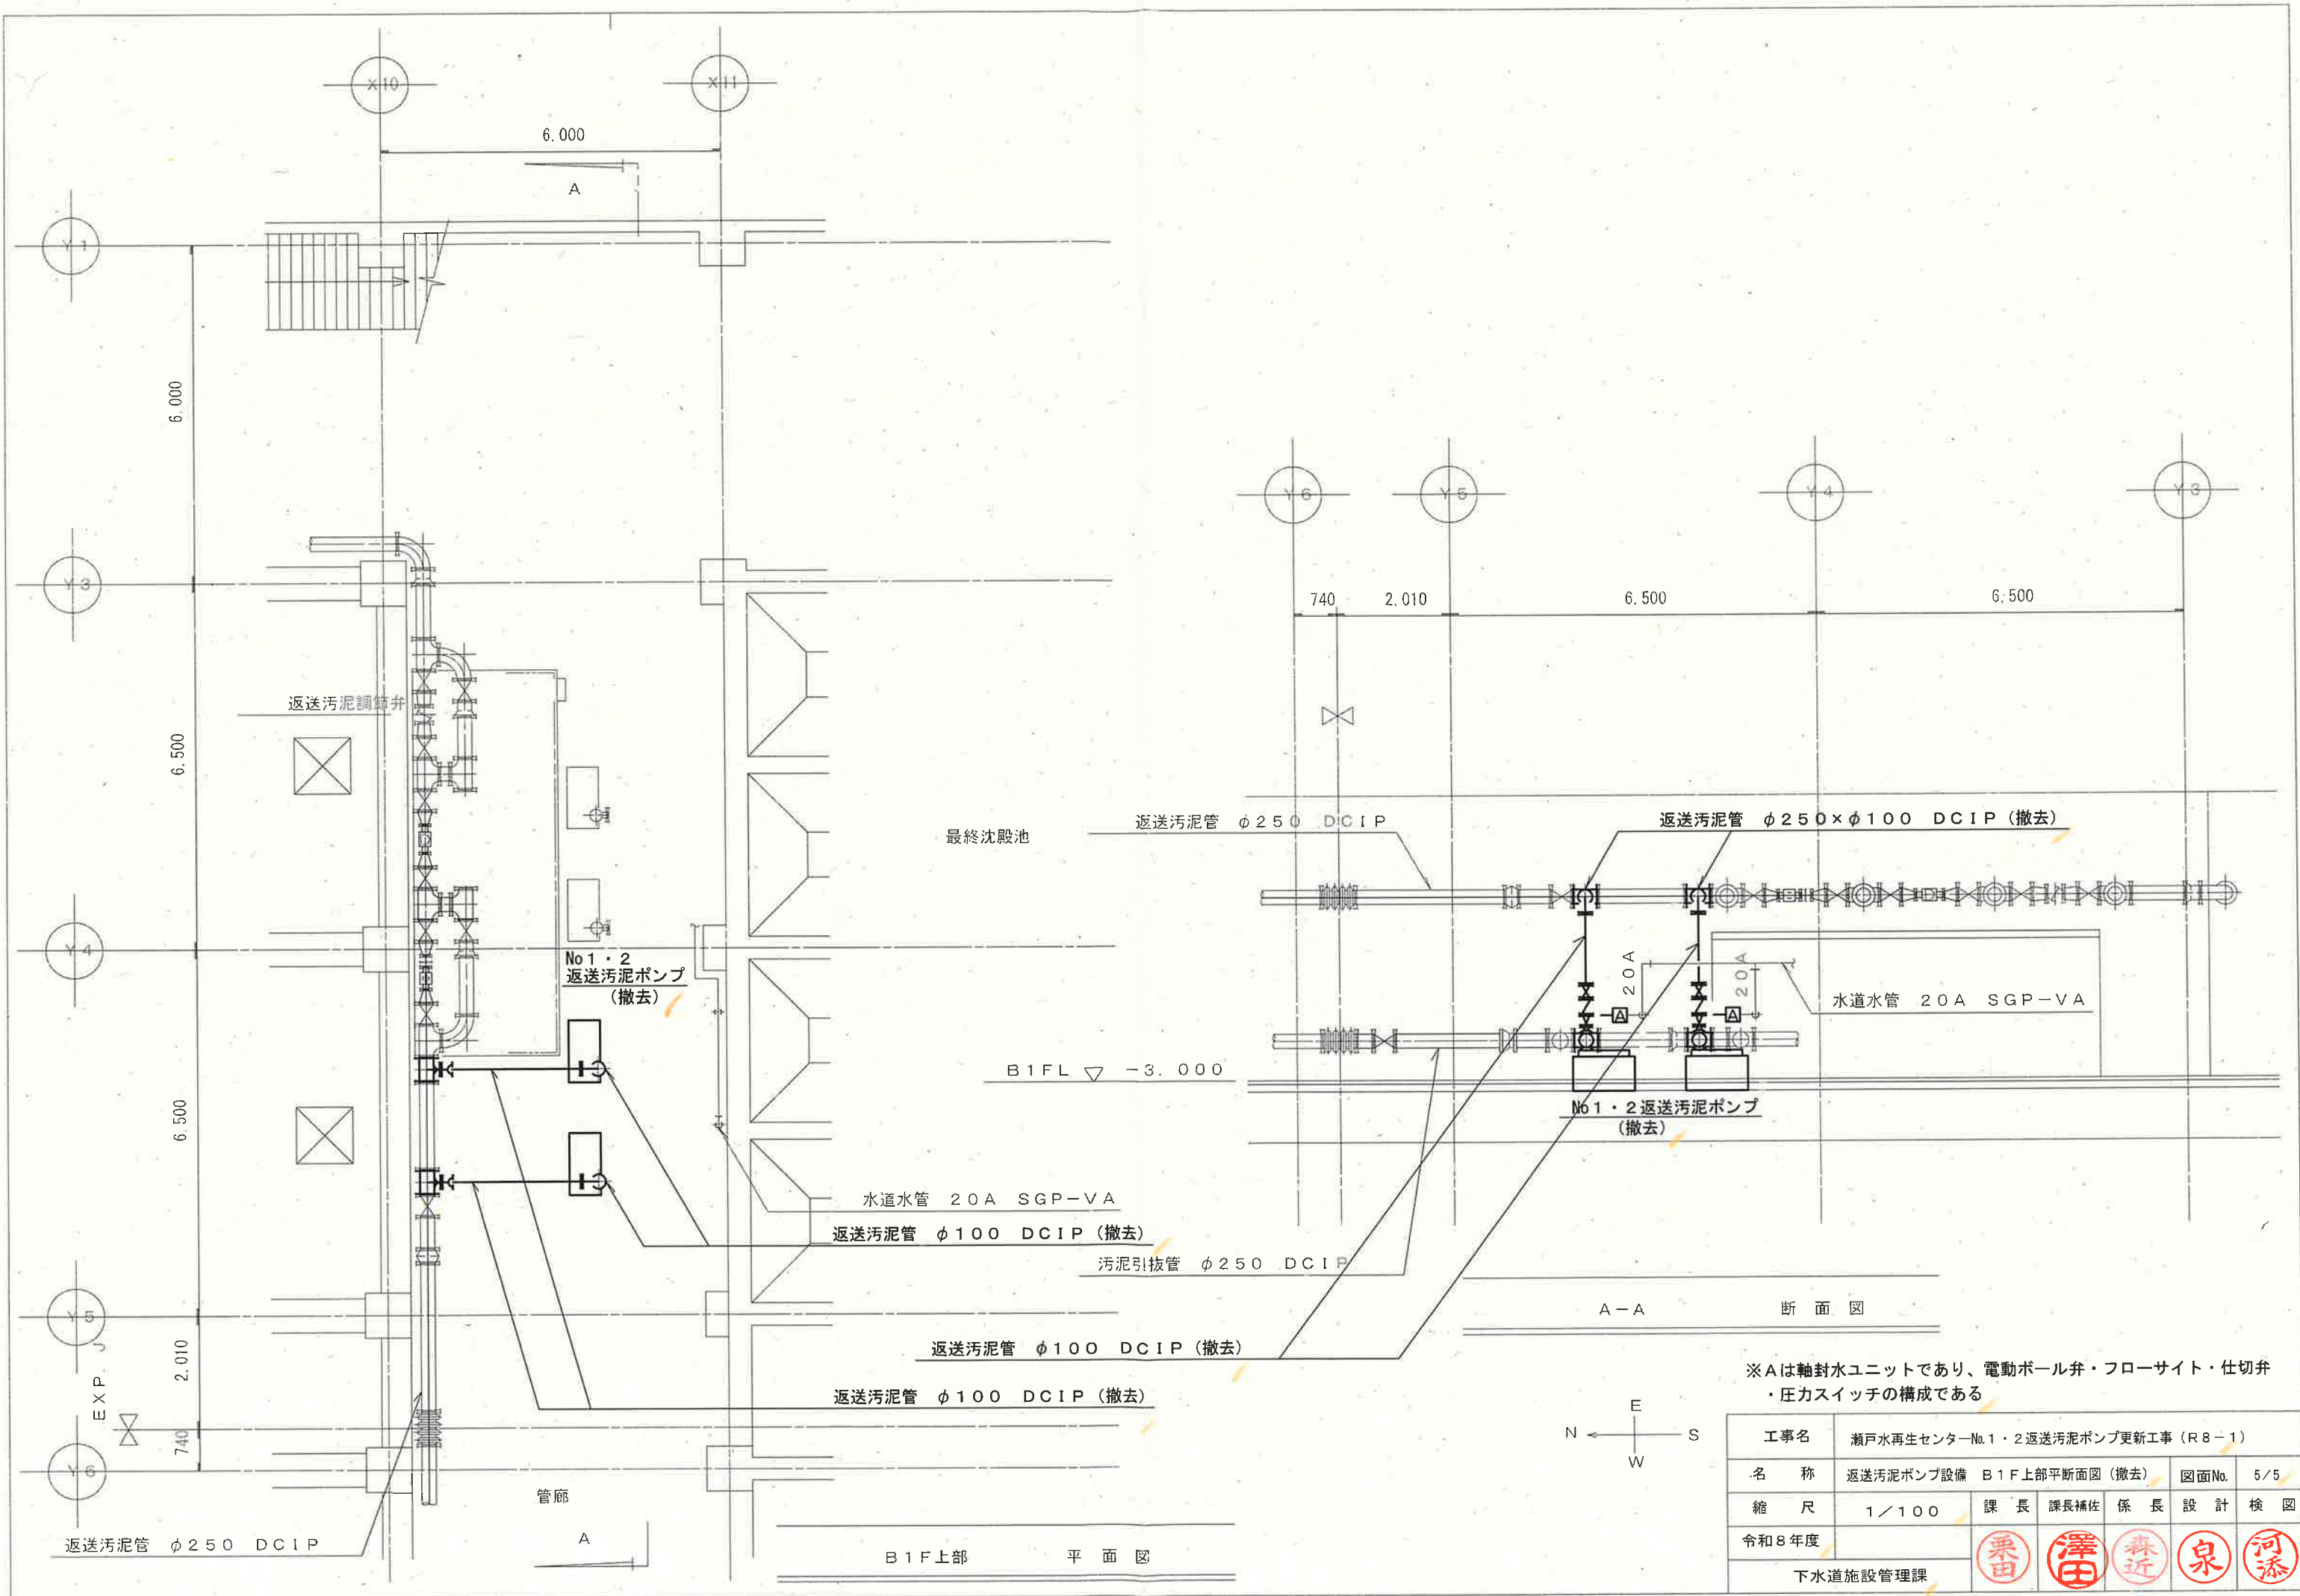

※Aは軸封水ユニットであり、電動ボール弁・フローサイト・仕切弁・圧力スイッチの構成である

工事名	瀬戸水再生センターNo.1・2返送汚泥ポンプ更新工事 (R8-1)				
名称	返送汚泥ポンプ設備 B1F上部平面図 (撤去)	図面No.	5/5		
縮尺	1/100	課長	課長補佐	係長	設計 検図
令和8年度					
下水道施設管理課					