



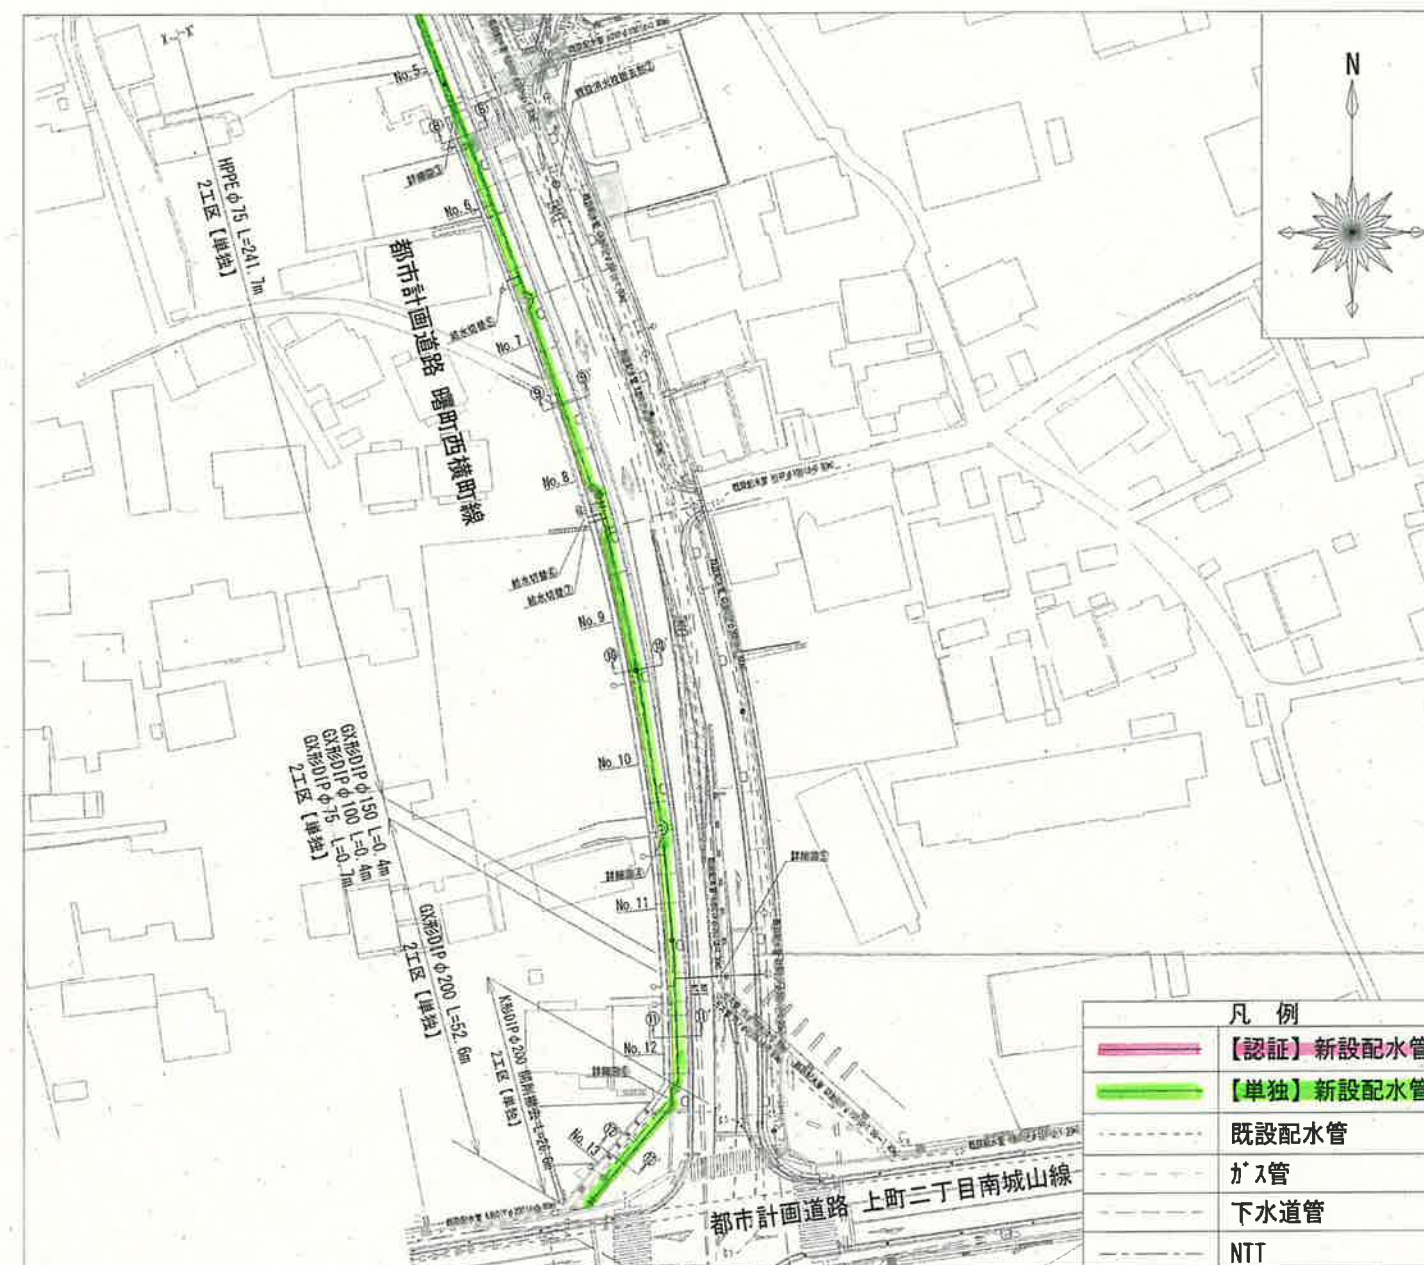


課長	課長補佐	係長	設計
			
朝倉様町・朝倉本町一丁目 配水管布設工事			令和8年 西暦 1 /
位置図・平面図			縮尺 図
高知市上下水道局水道整備課			


横断図 S=1:100

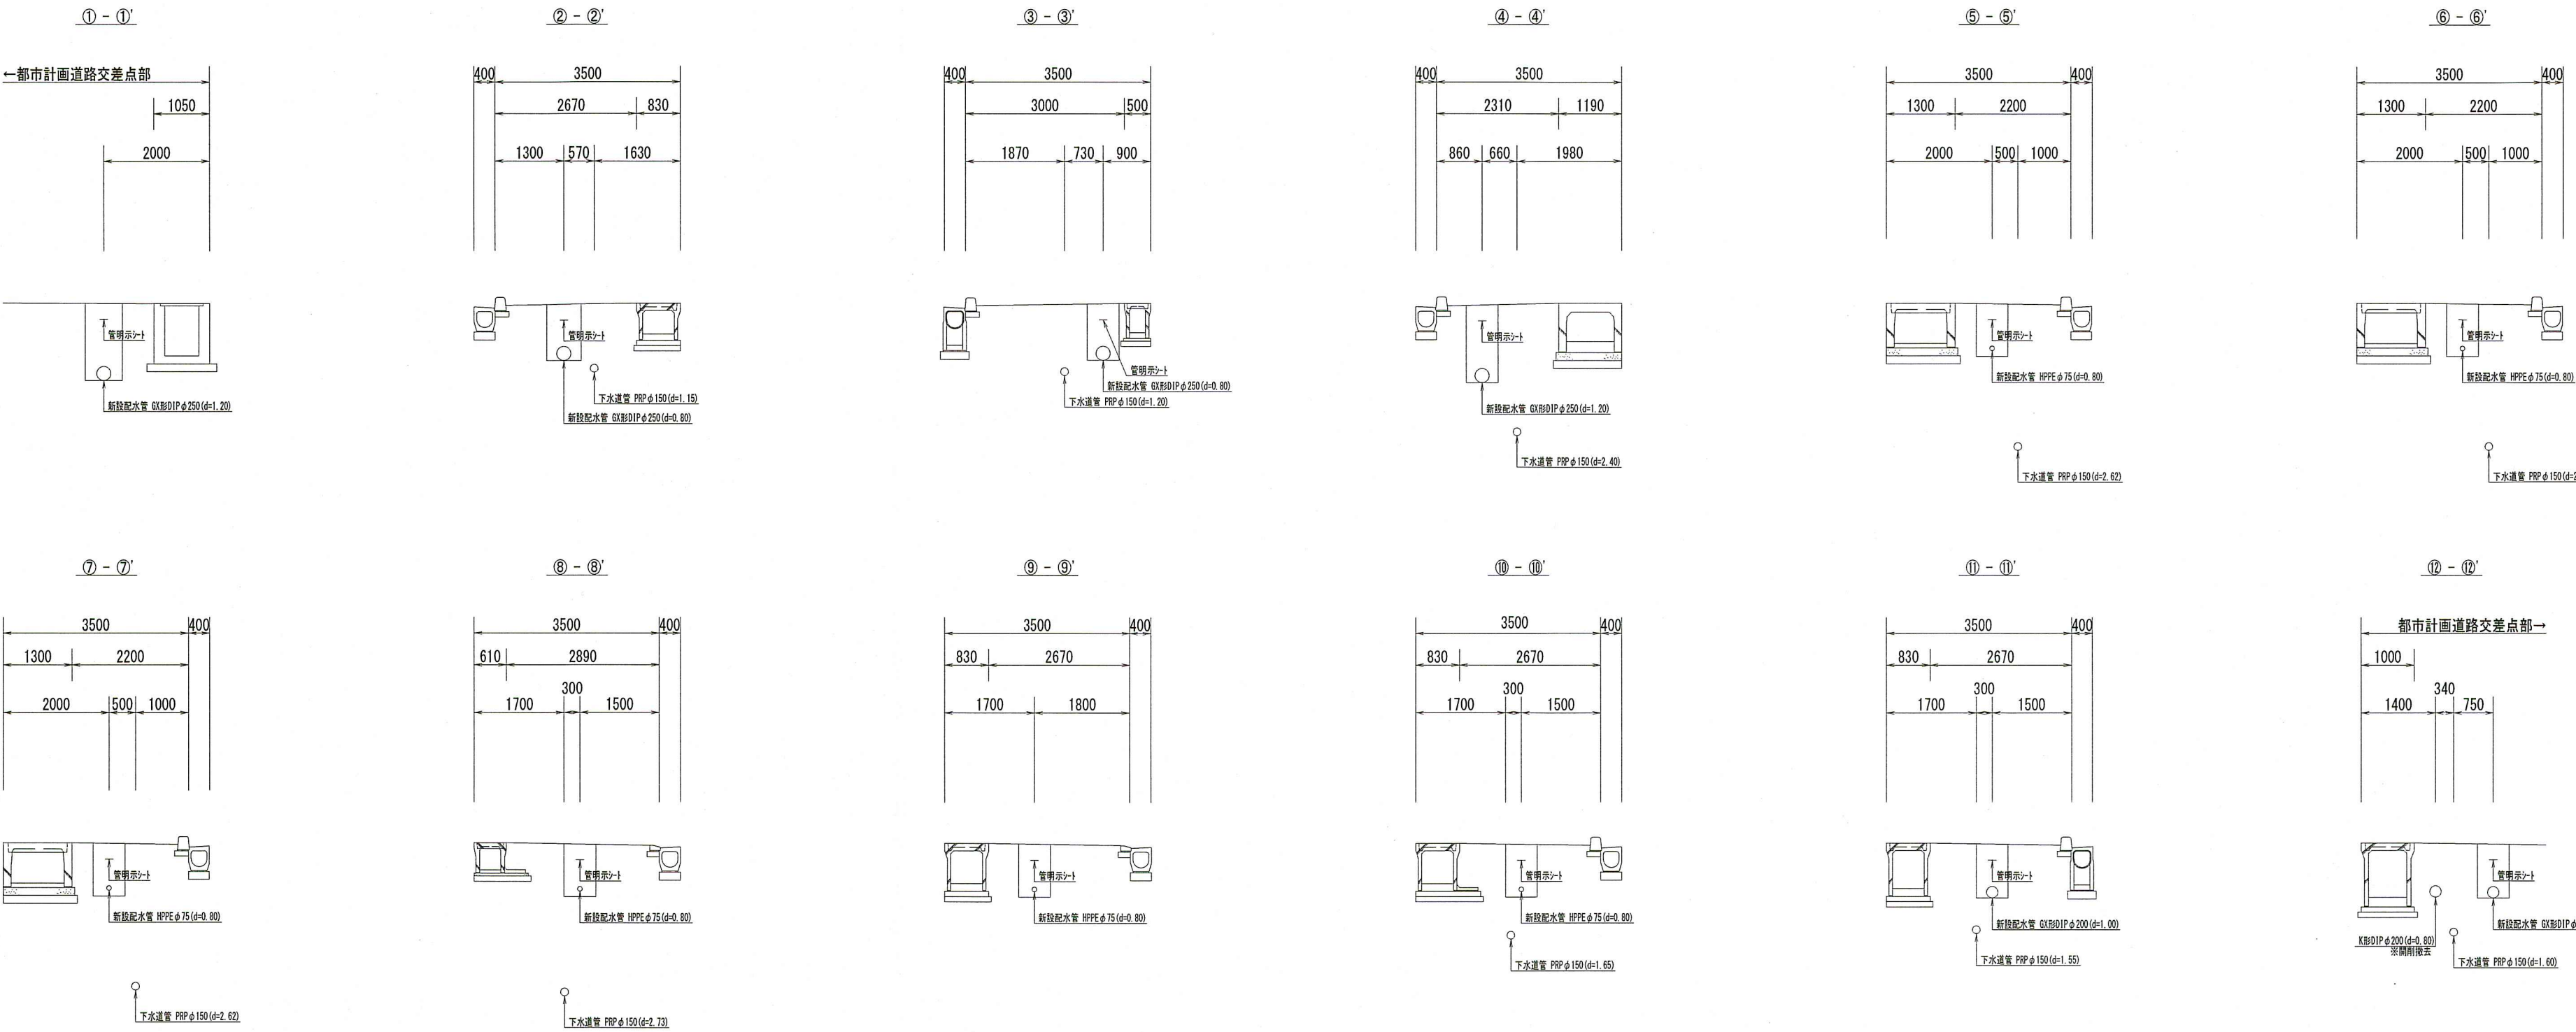




詳細図 S=1:Free

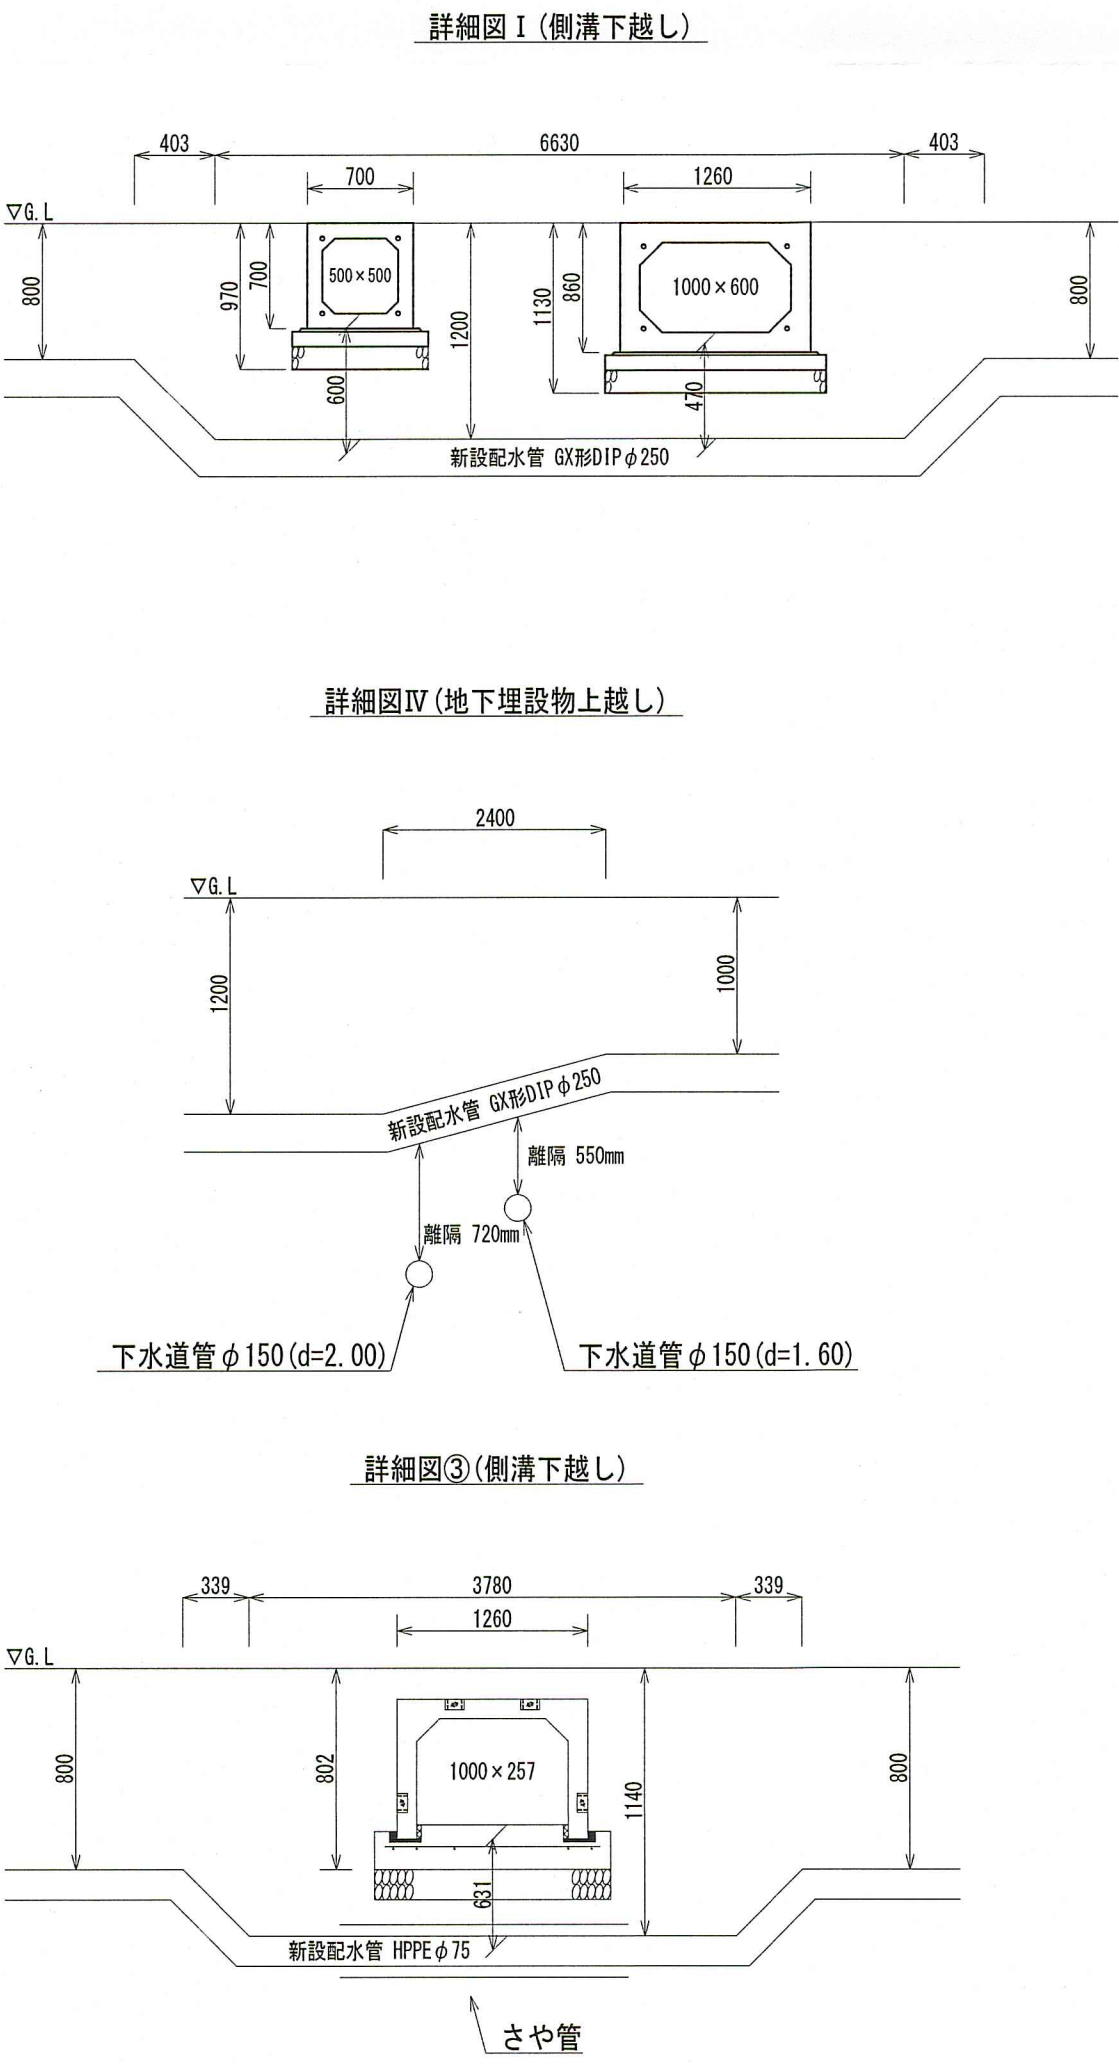

給水管切替標準断面図 S=1:Free


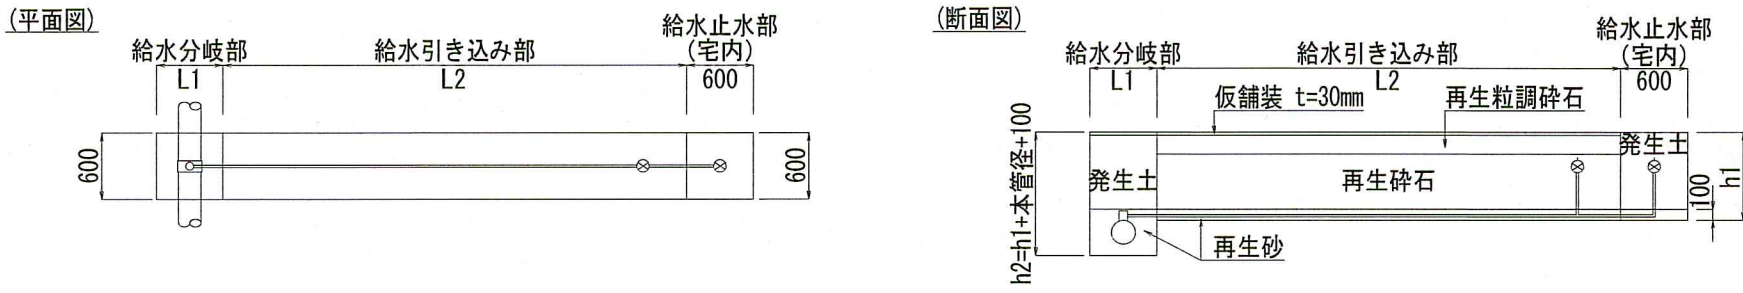


舗装復旧断面図 S=1:10

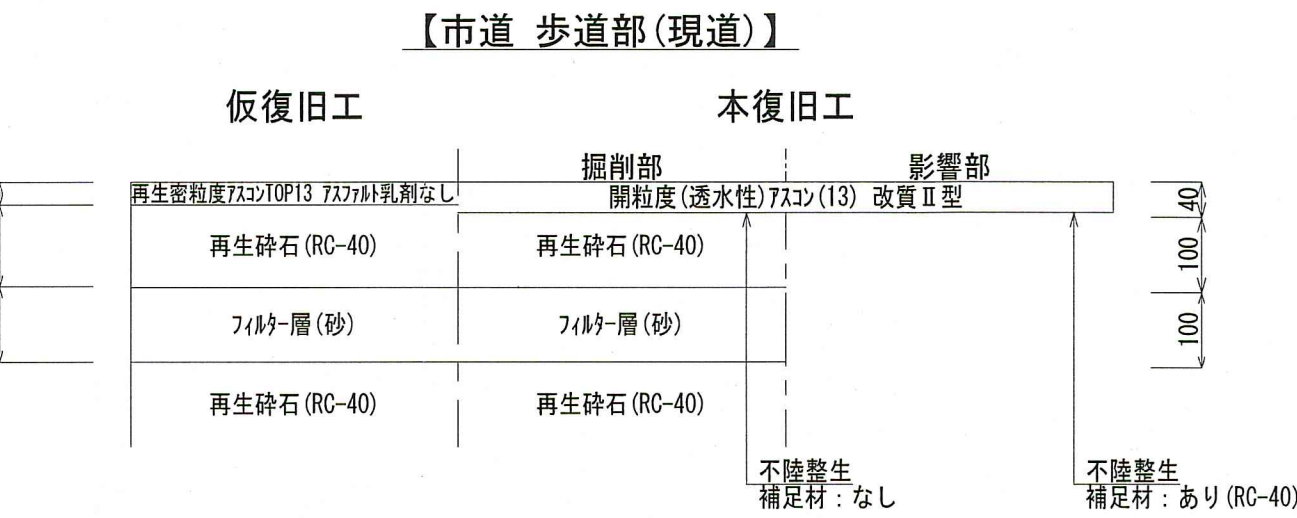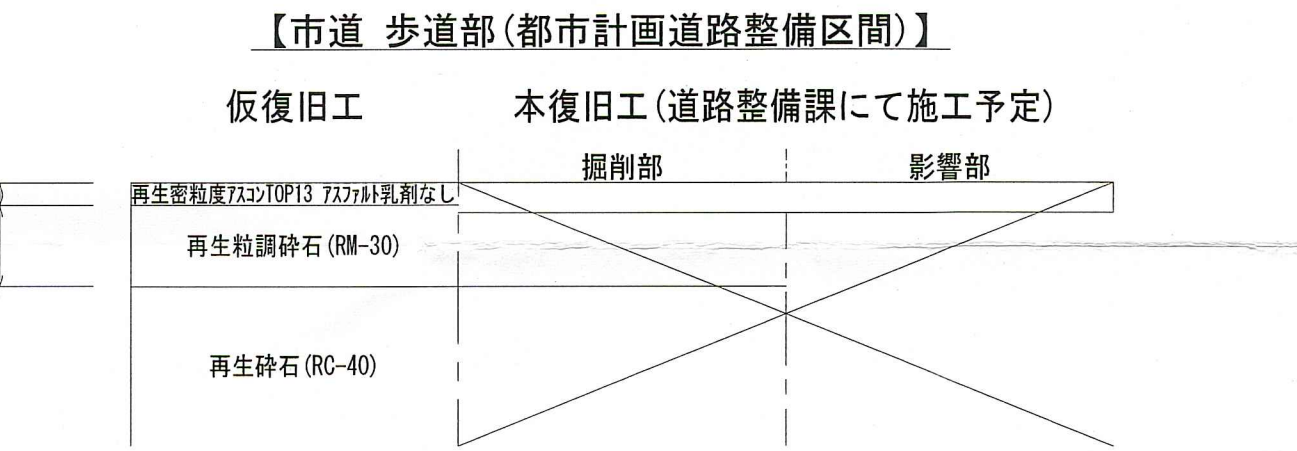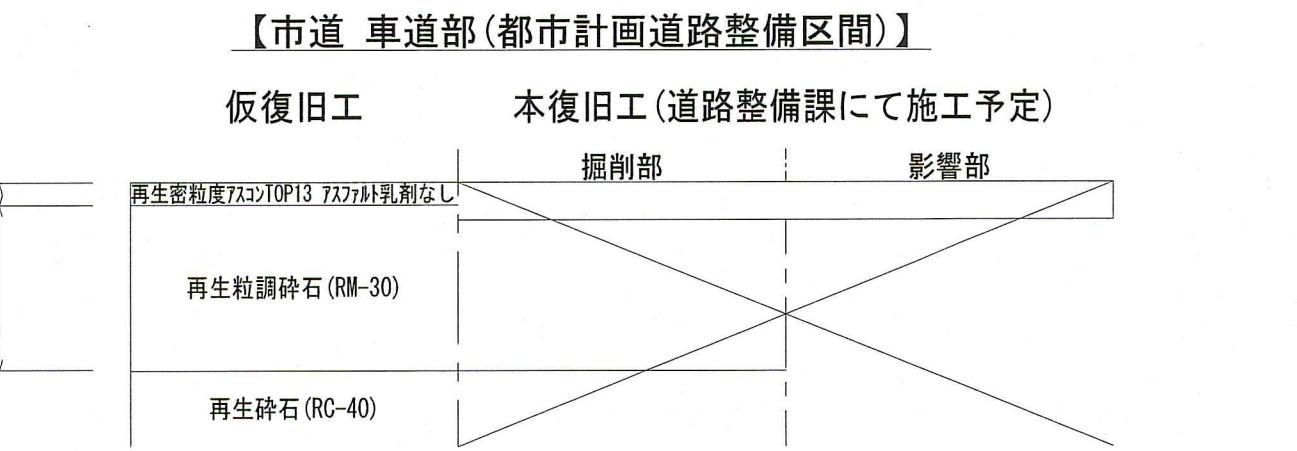

土工定規図 S=1:Free

管明シートの設置深度は0.2m～0.4mとする。
ただし、管理設深度が1.2m以上の場合は0.5mとする。

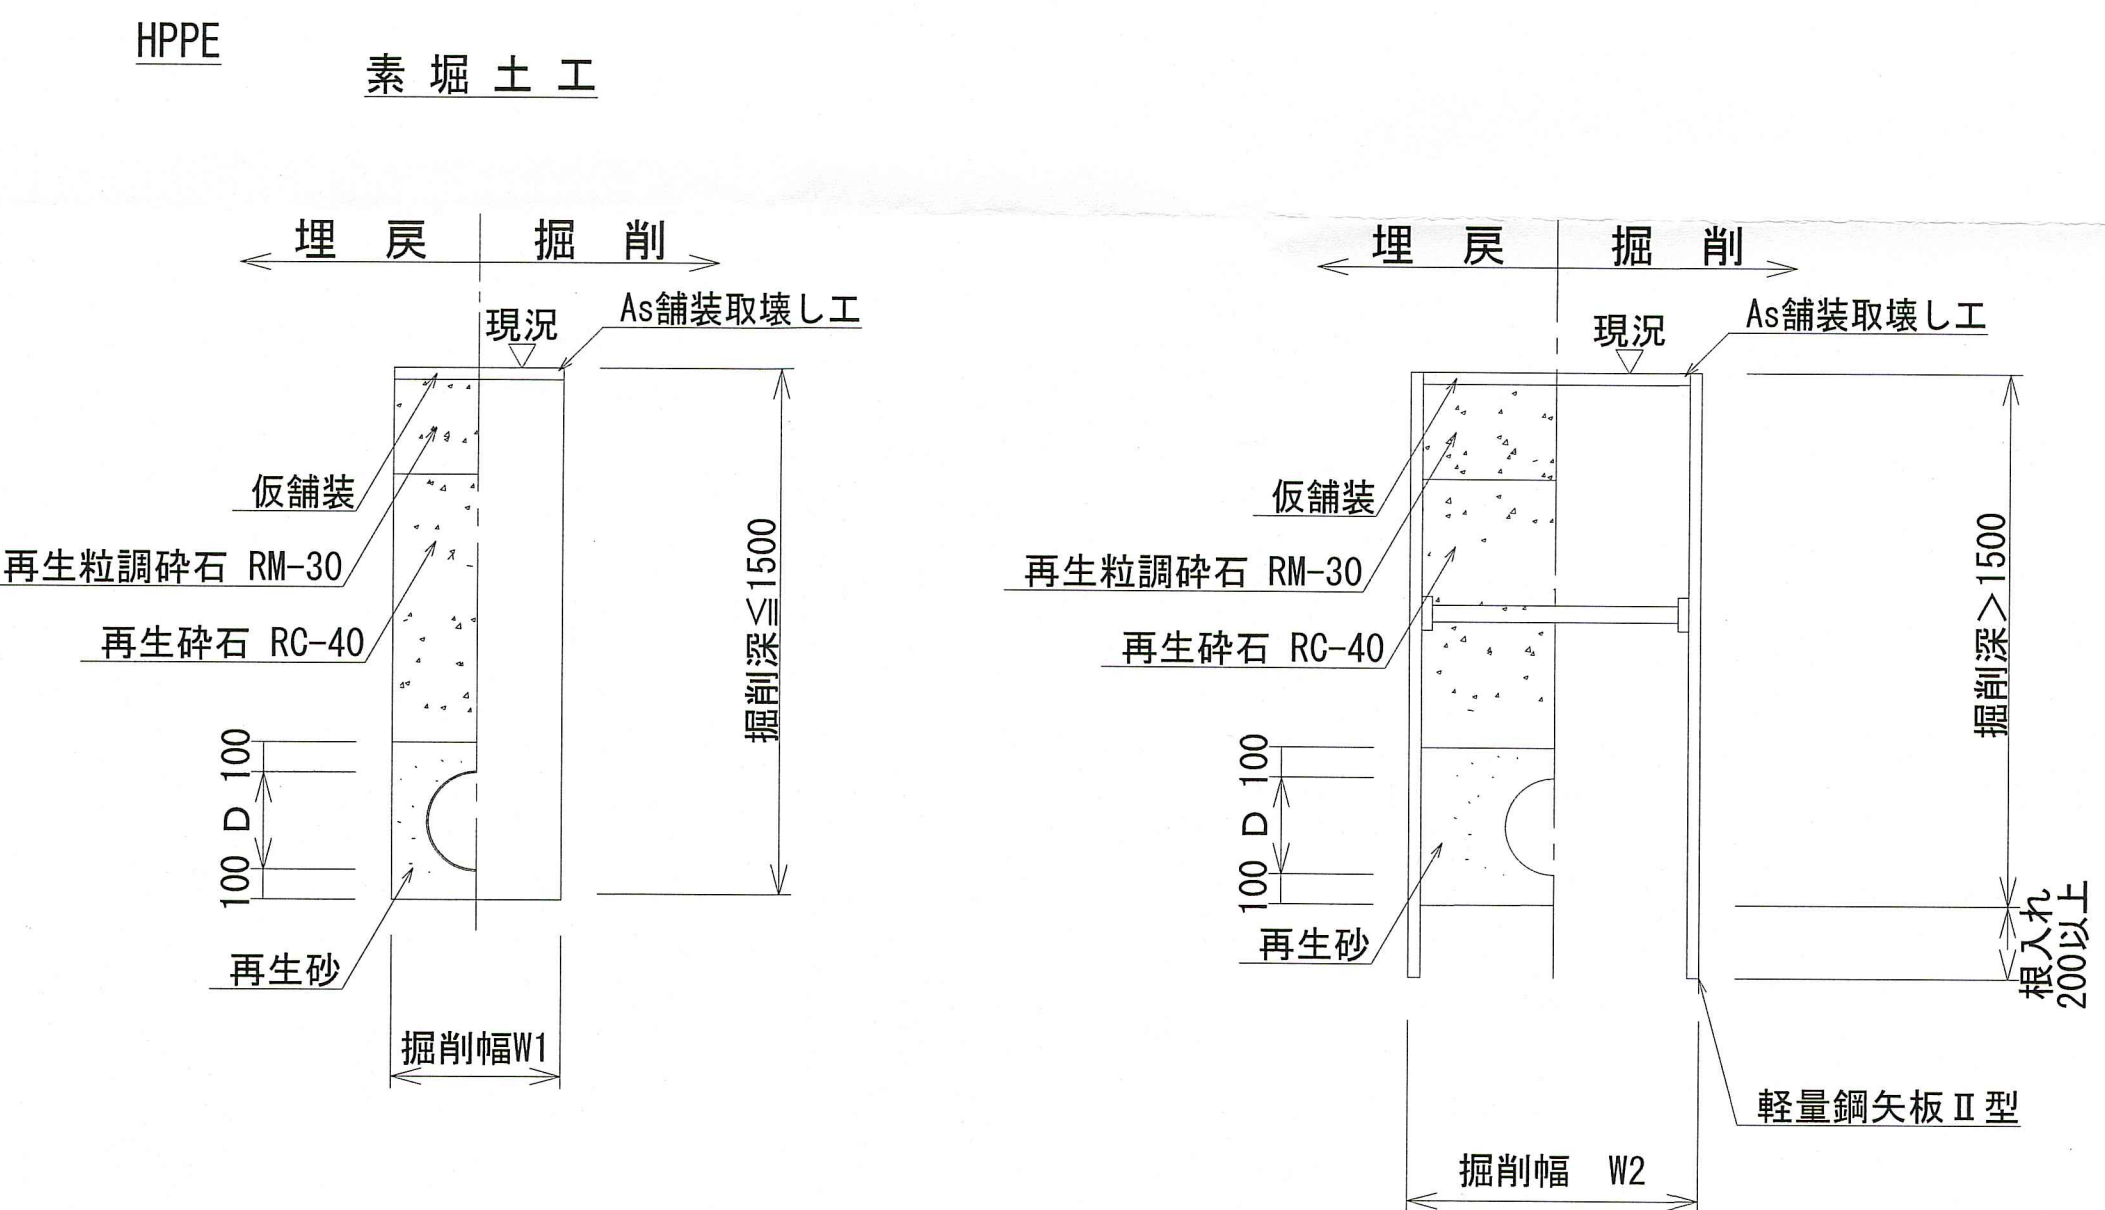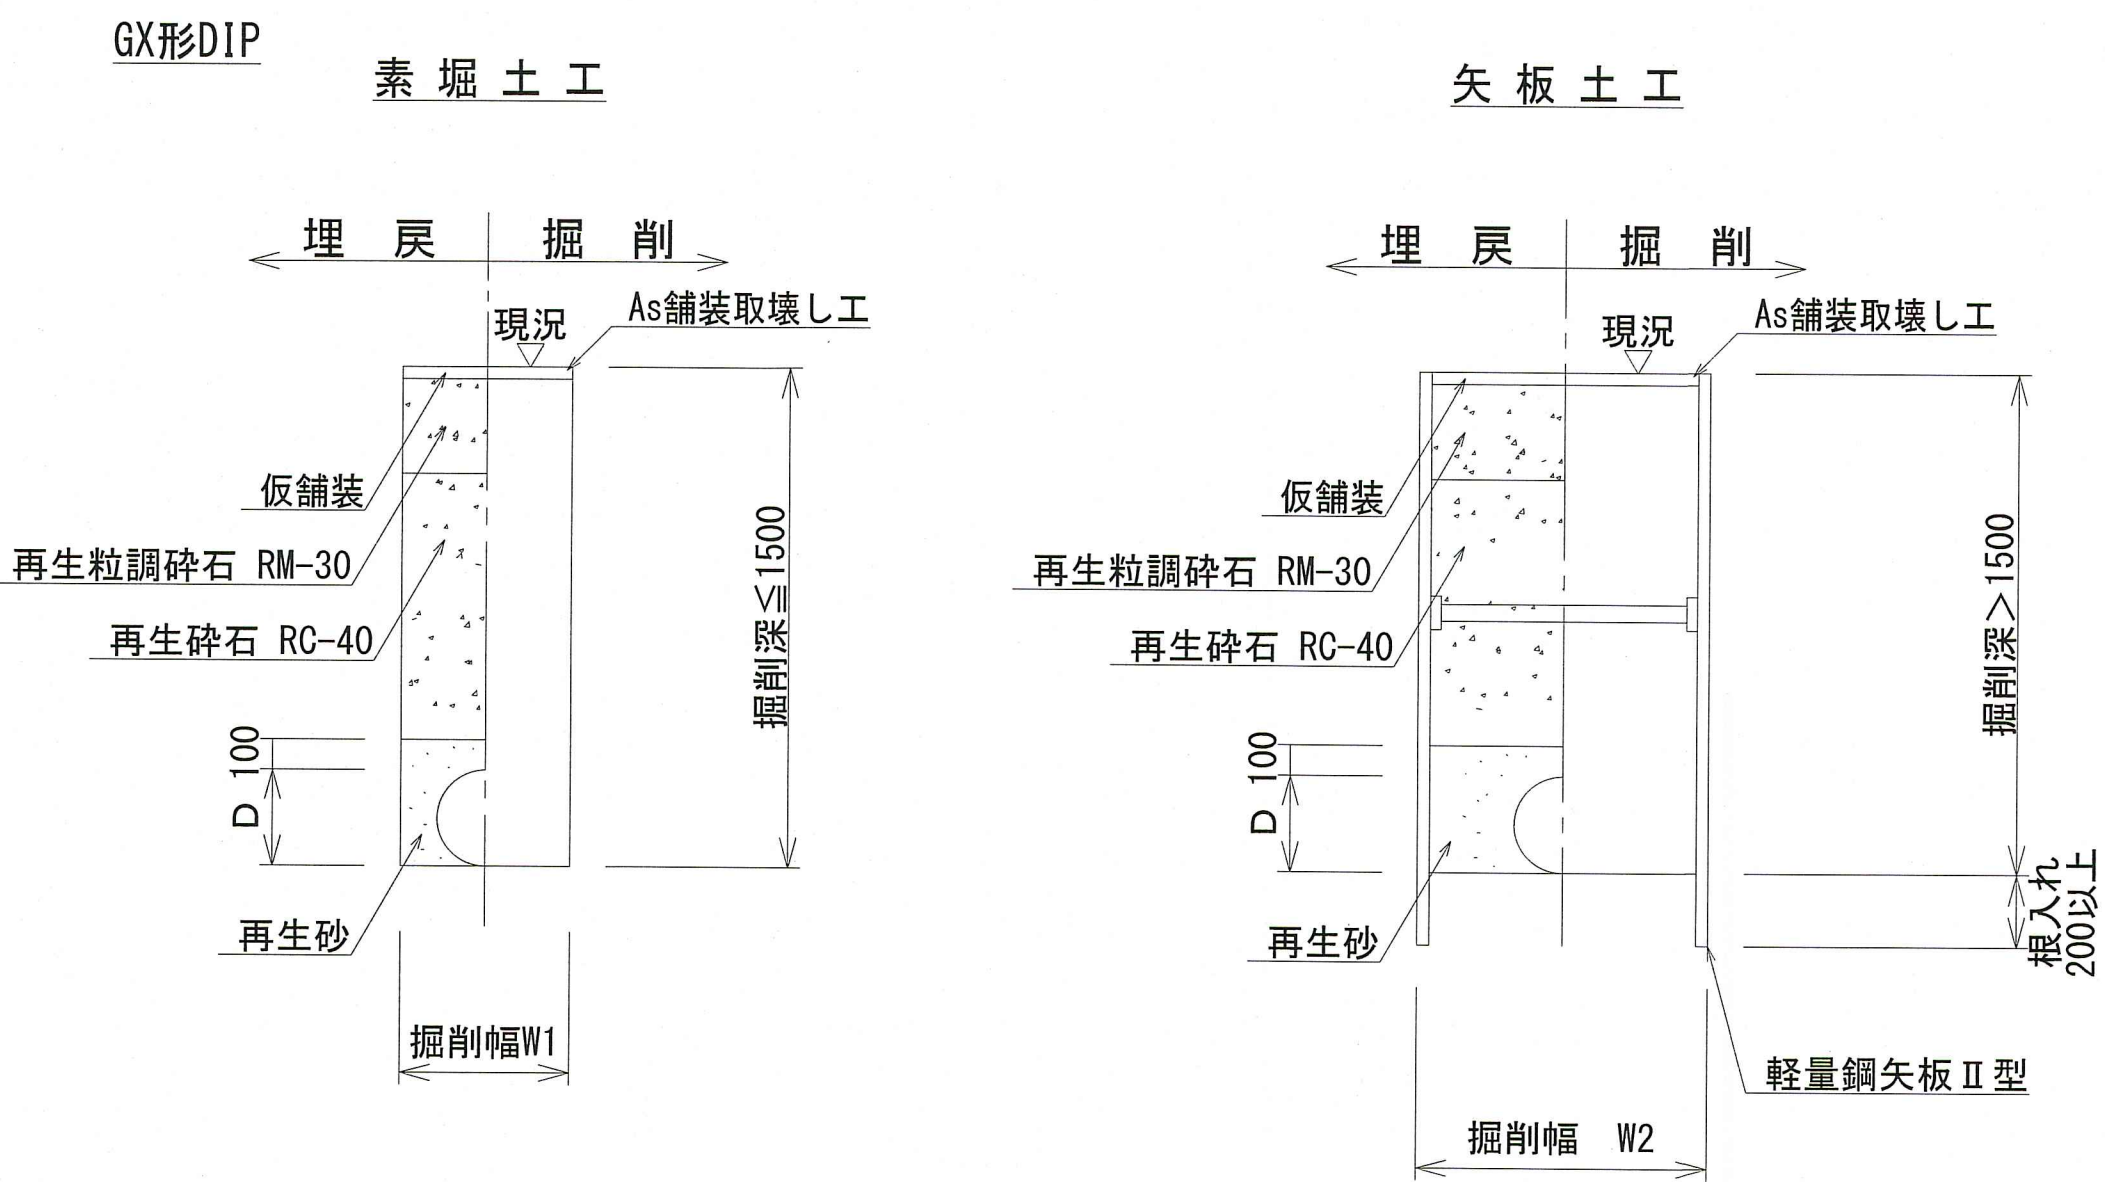


管種	管内径 (mm)	管外径D (mm)	掘 削 幅	
			W1 (mm)	W2 (mm)
GX形DIP	75	90	600	900
GX形DIP	100	120	600	900
GX形DIP	150	170	600	900
GX形DIP	200	220	600	900
GX形DIP	250	270	650	900

管種	管内径 (mm)	管外径D (mm)	掘 削 幅	
			W1 (mm)	W2 (mm)
HPPE	75	90	600	900

土工図 S=1:30

管明シートの設置深度は0.2m～0.4mとする。
ただし、管理設深度が1.2m以上の場合は0.5mとする。

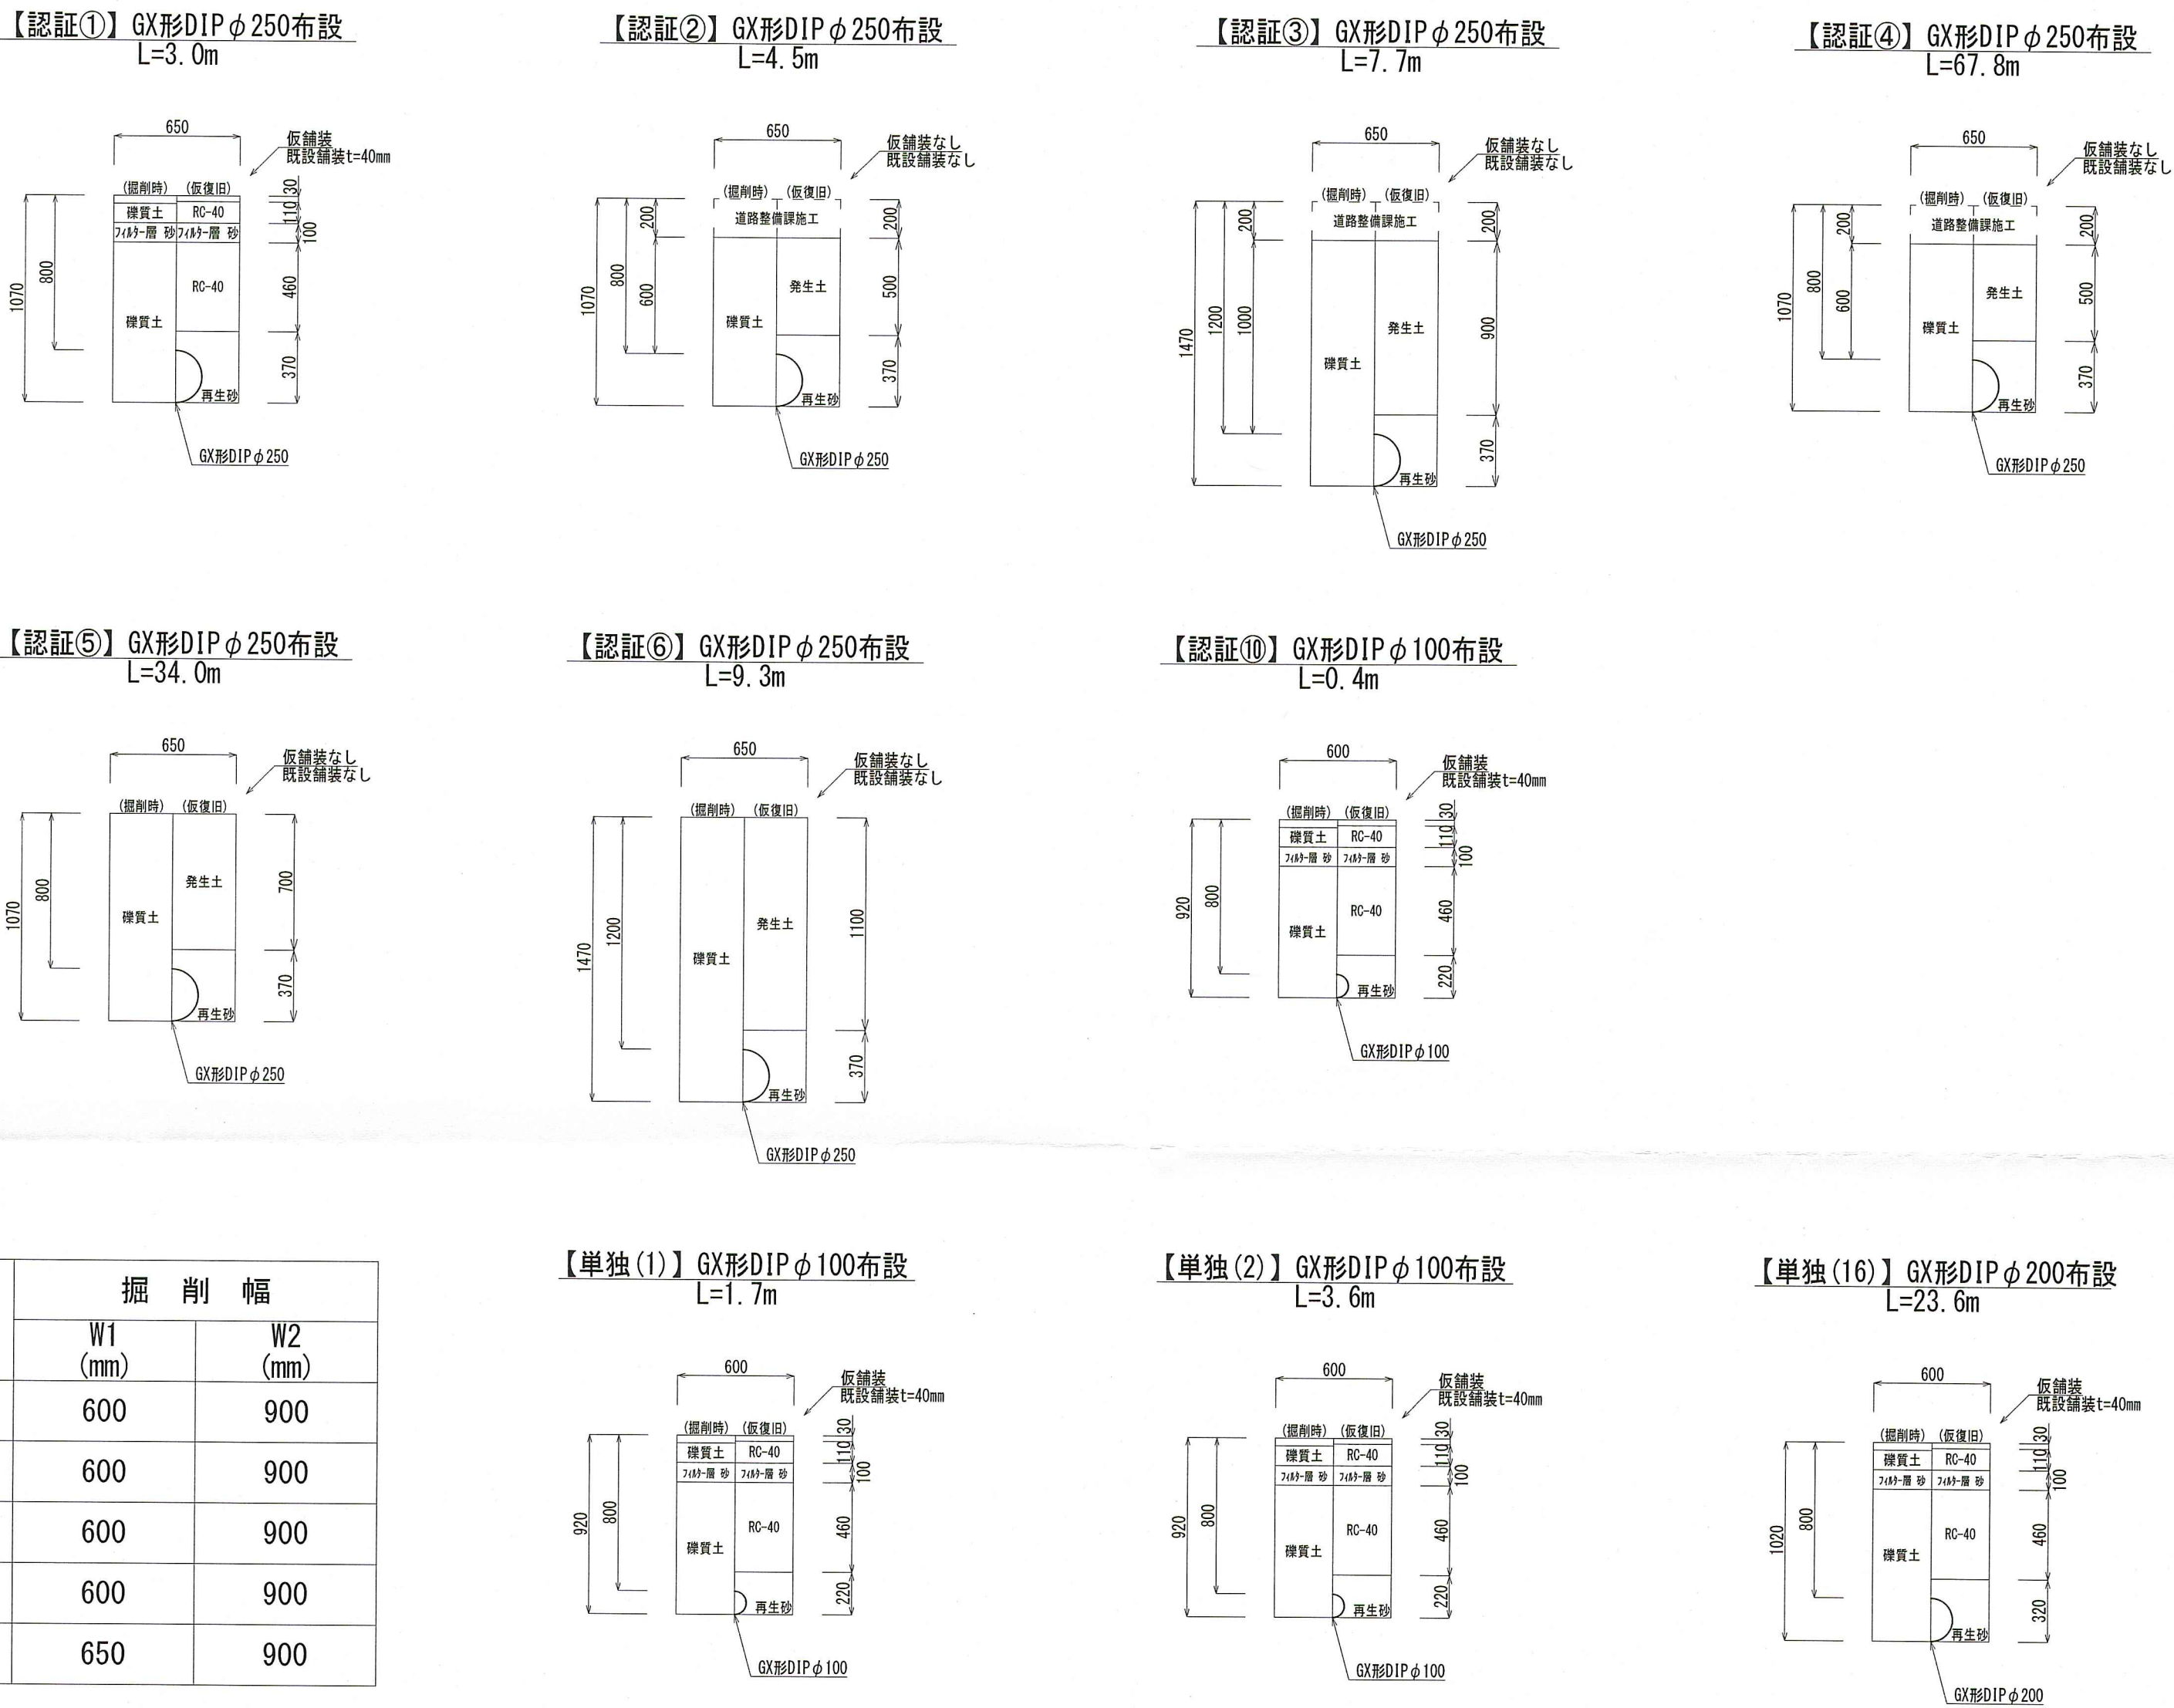

廃止管土工図 S=1:30

