


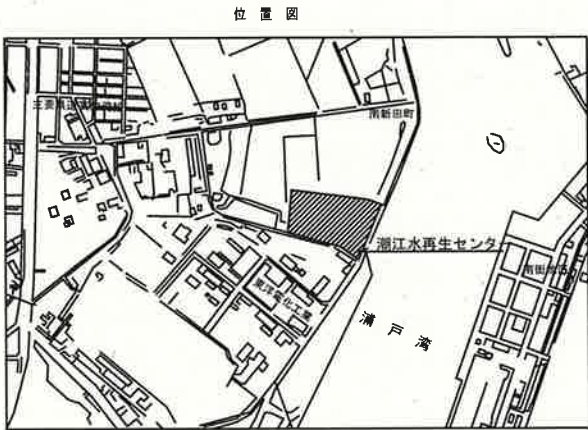



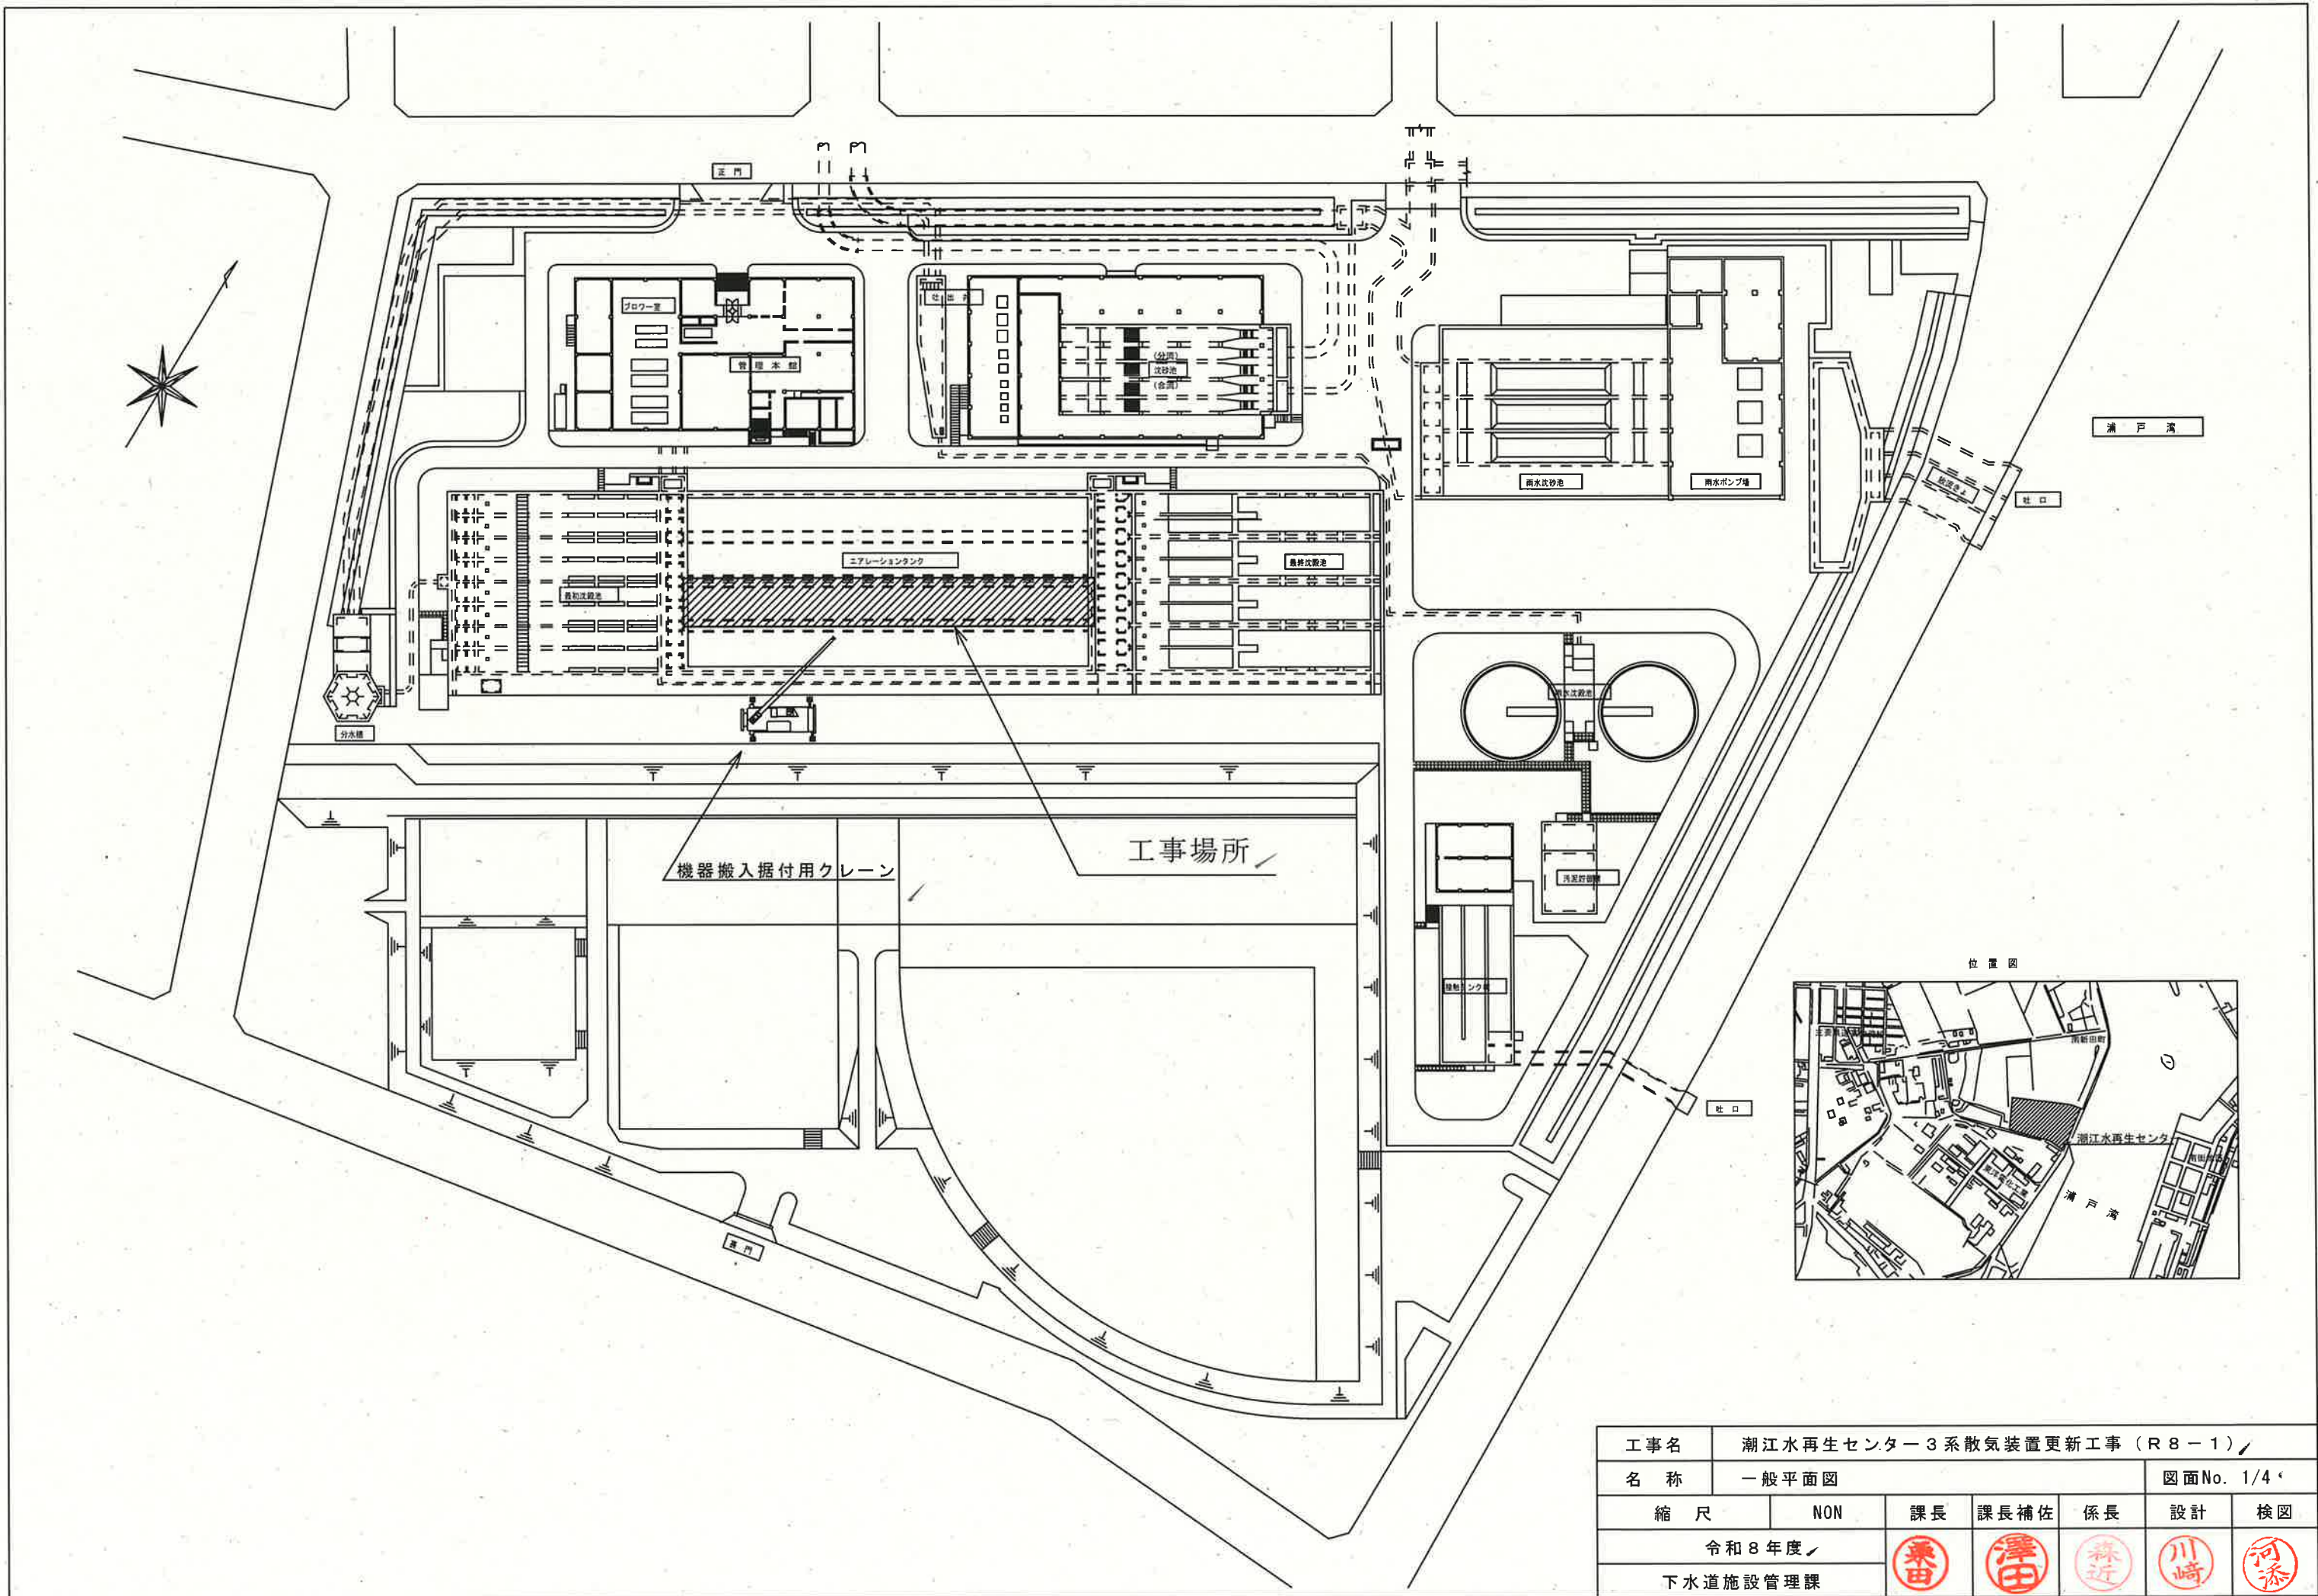


工事名	潮江水再生センター3系散気装置更新工事（R8-1）					
名称	一般平面図					図面No. 1/4
縮尺	NON	課長	課長補佐	係長	設計	検図
令和8年度		栗田	澤田	森近	川崎	河添
下水道施設管理課						

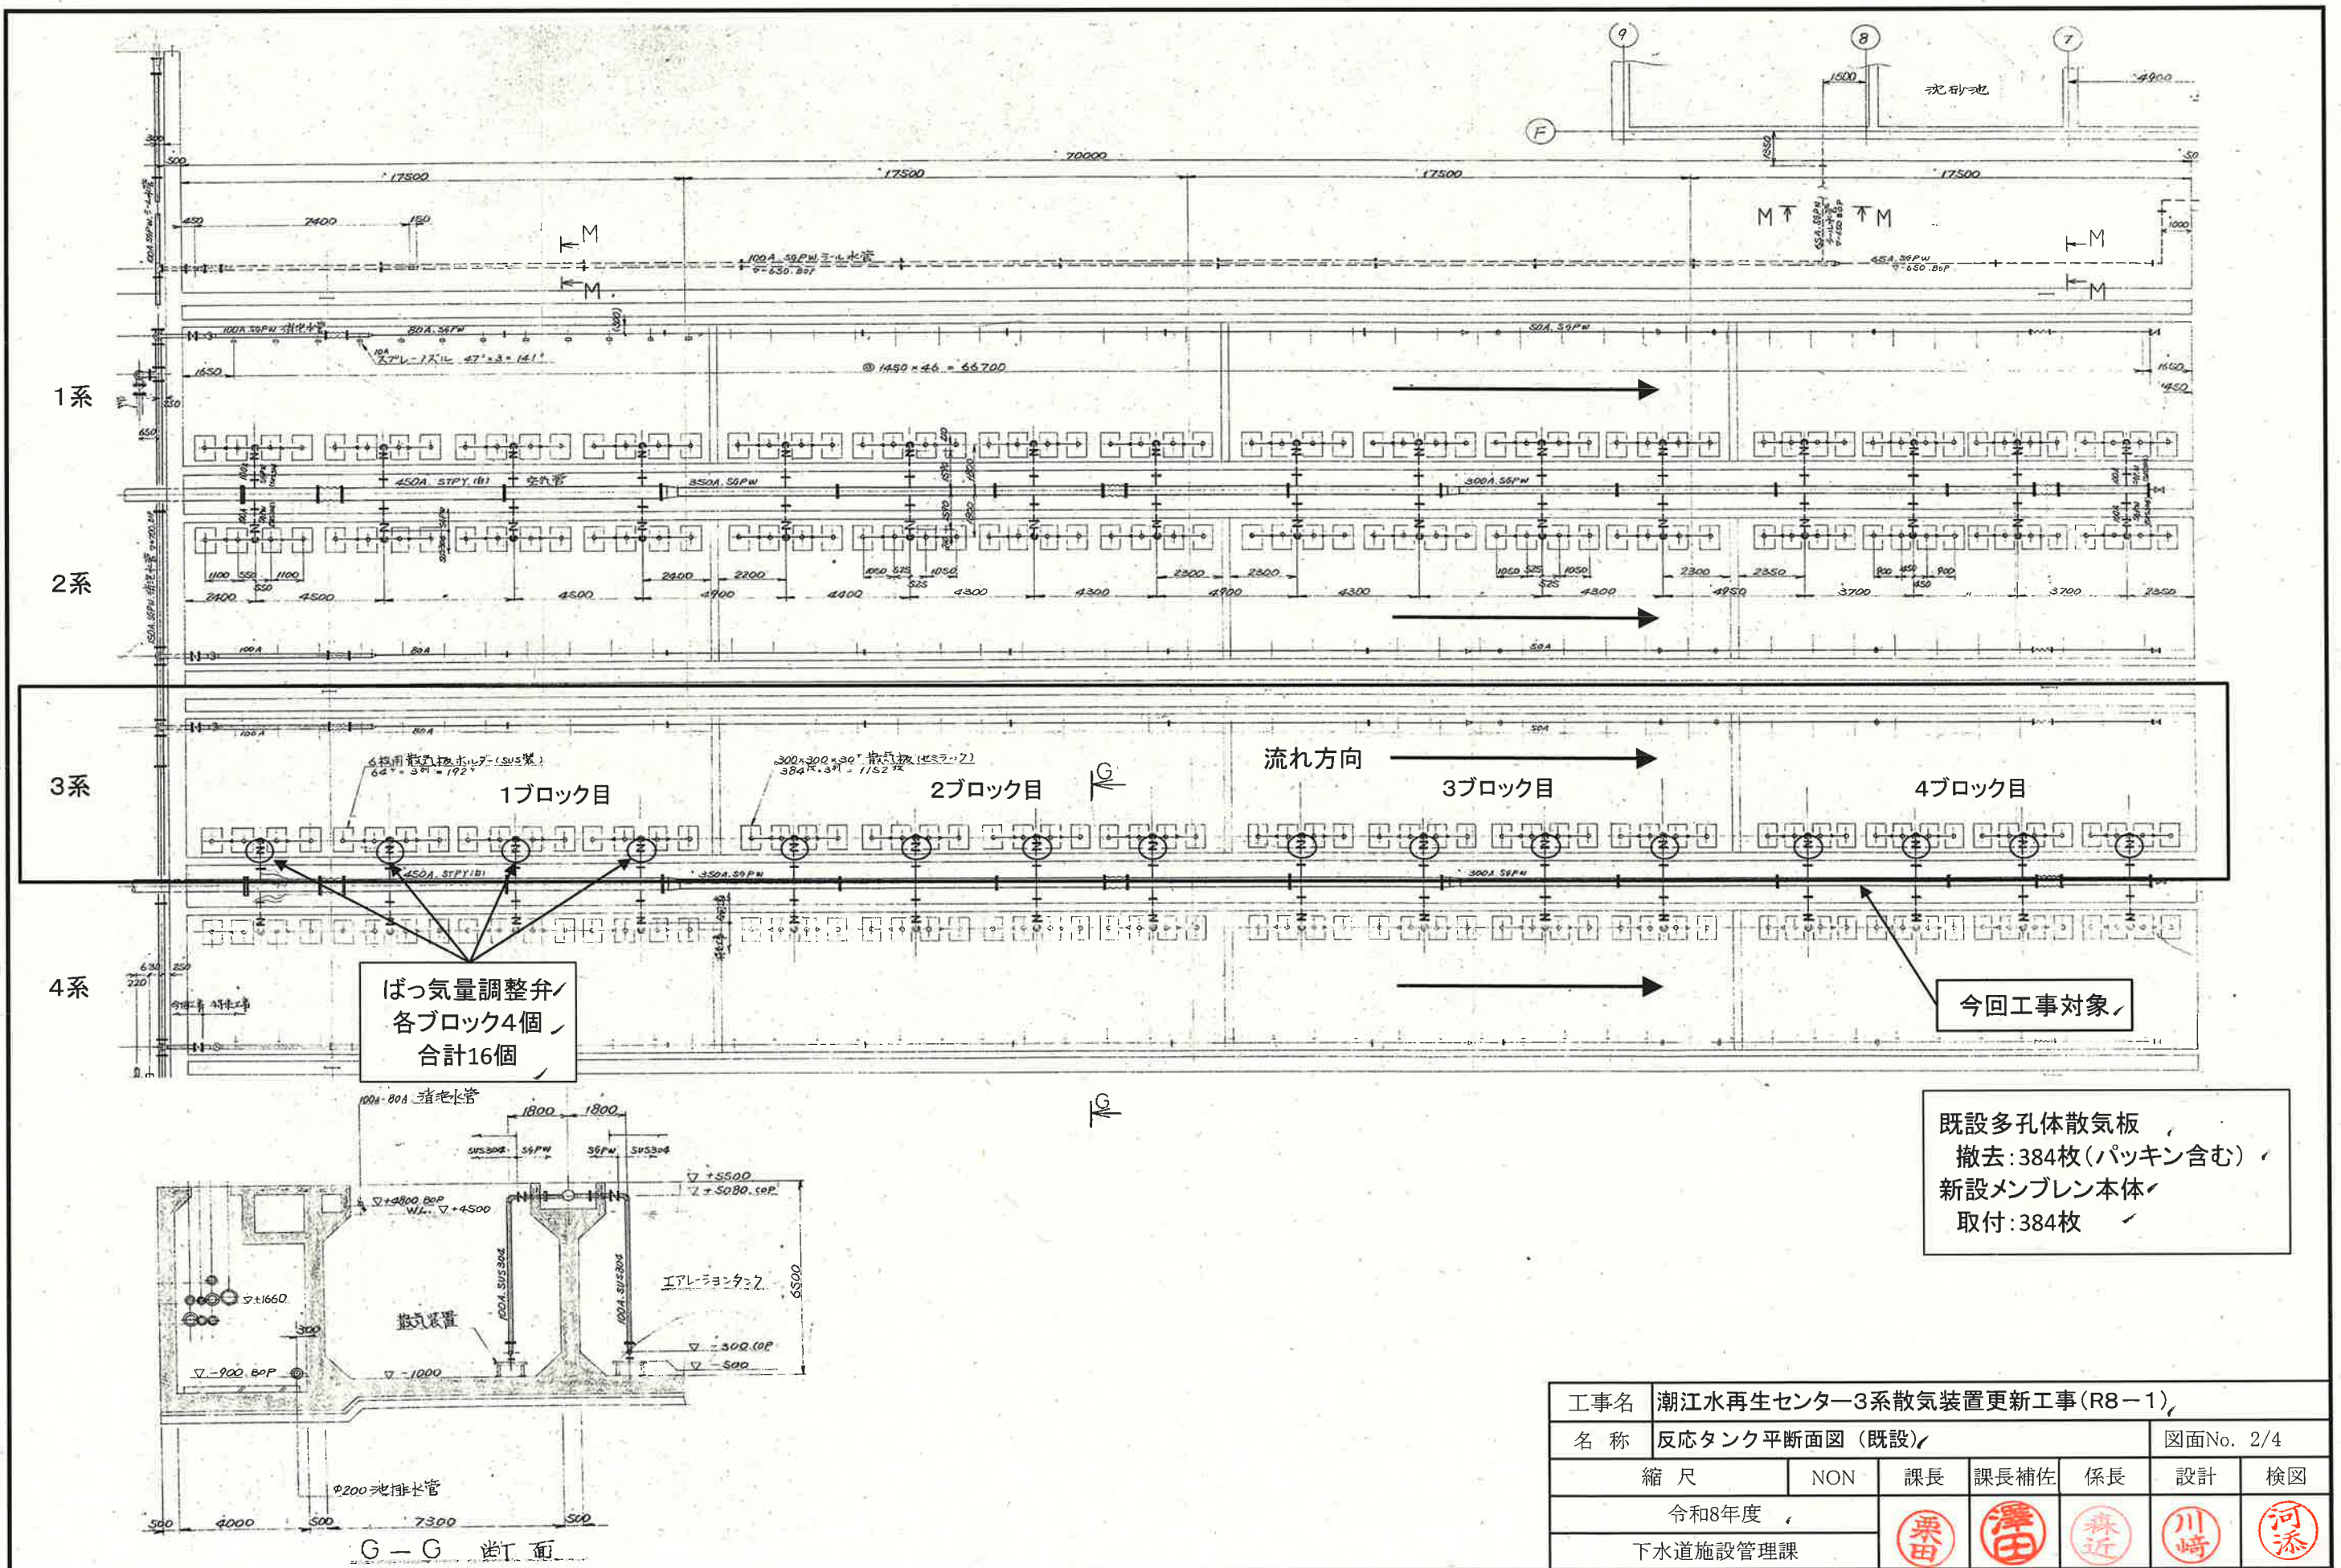


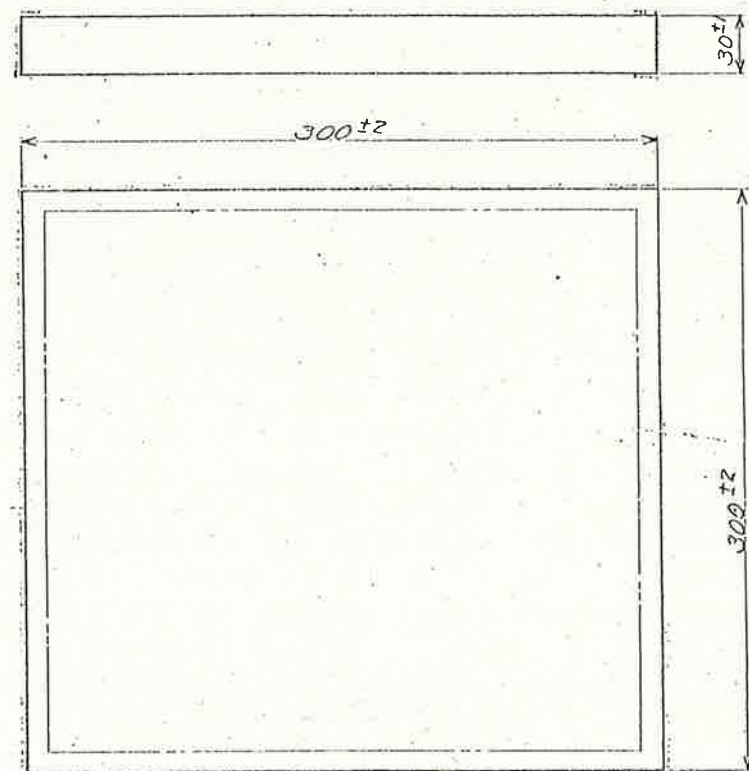


既設散気板

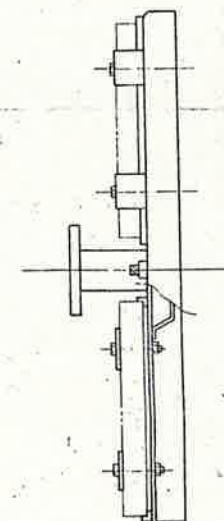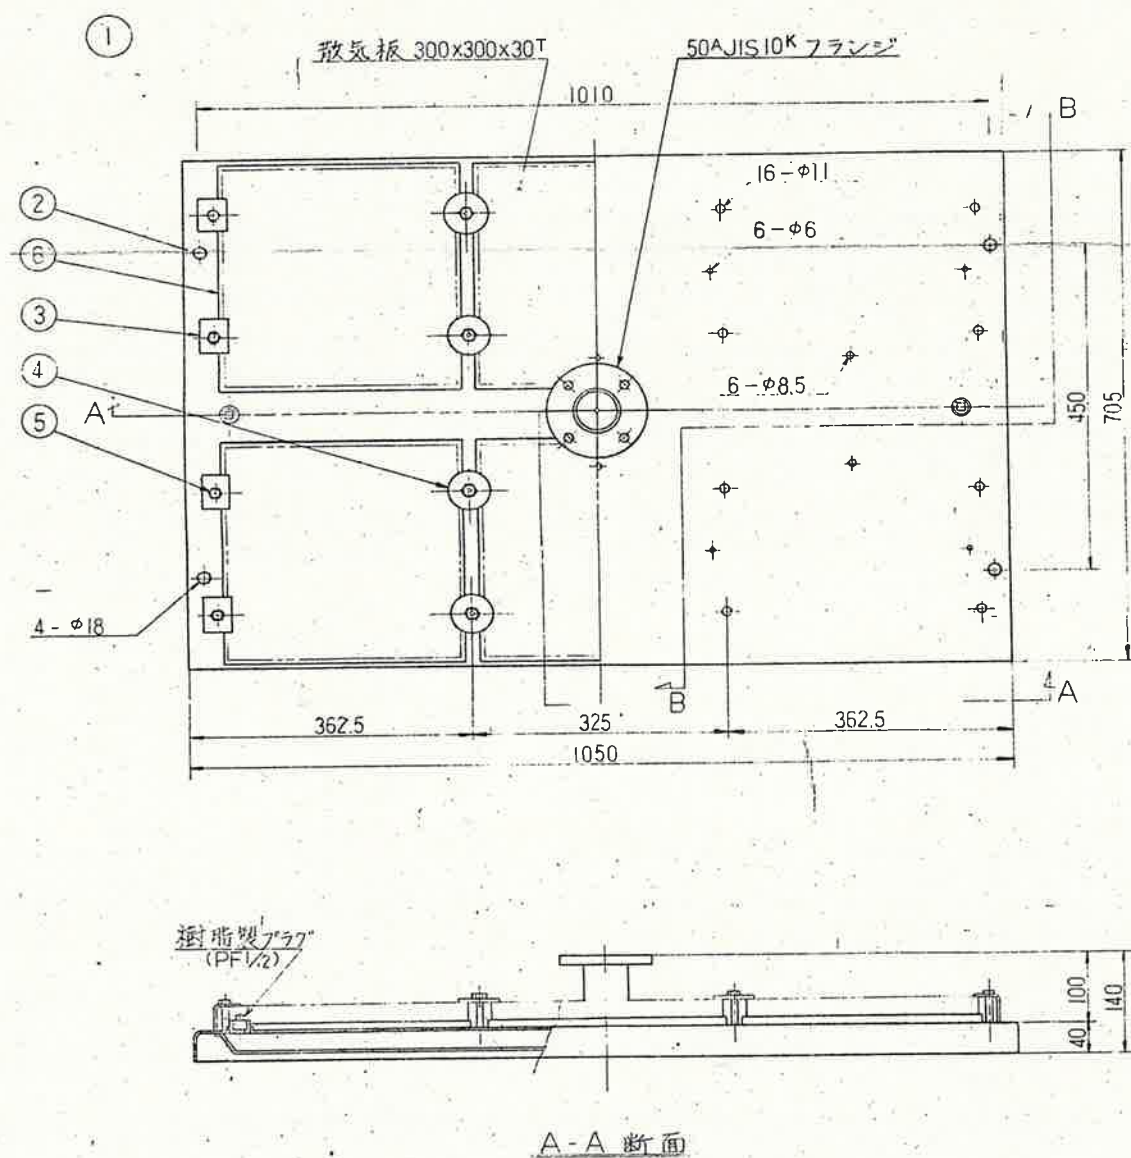


工事名	潮江水再生センター3系散気装置更新工事(R8-1)					
名称	既設散気板・散気板ホルダー図					図面No. 3/4
縮尺	NON	課長	課長補佐	係長	設計	検図
令和8年度		栗田	澤田	森近	川崎	河添
下水道施設管理課						

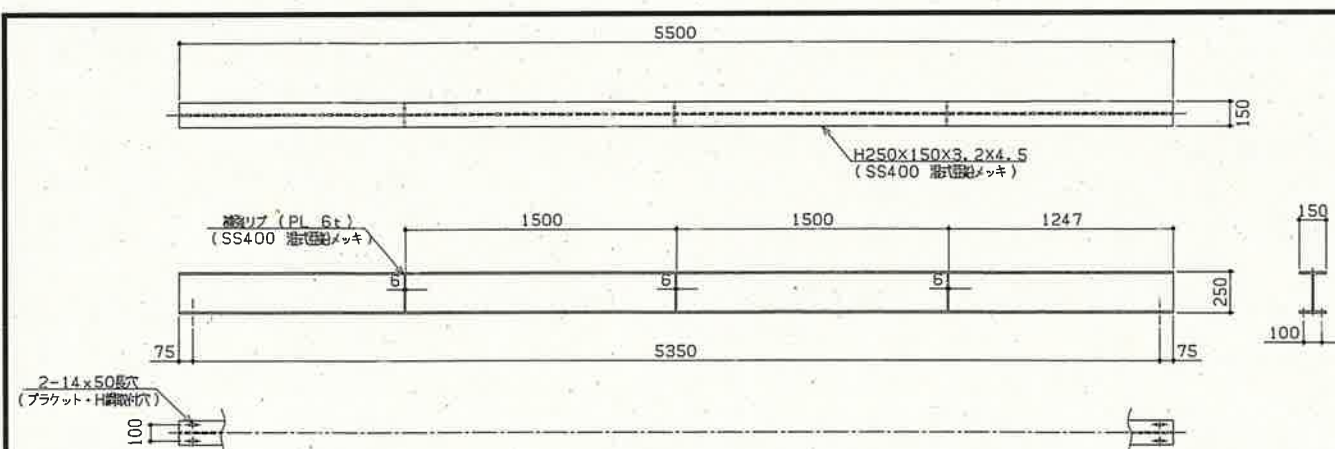


既設受桁①

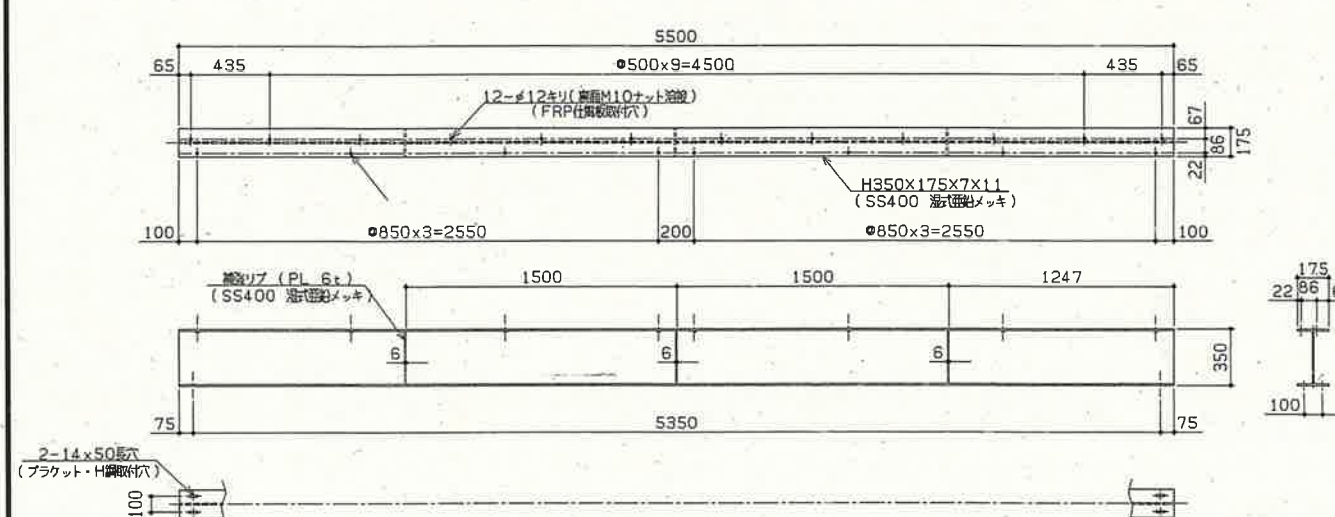


既設受桁②

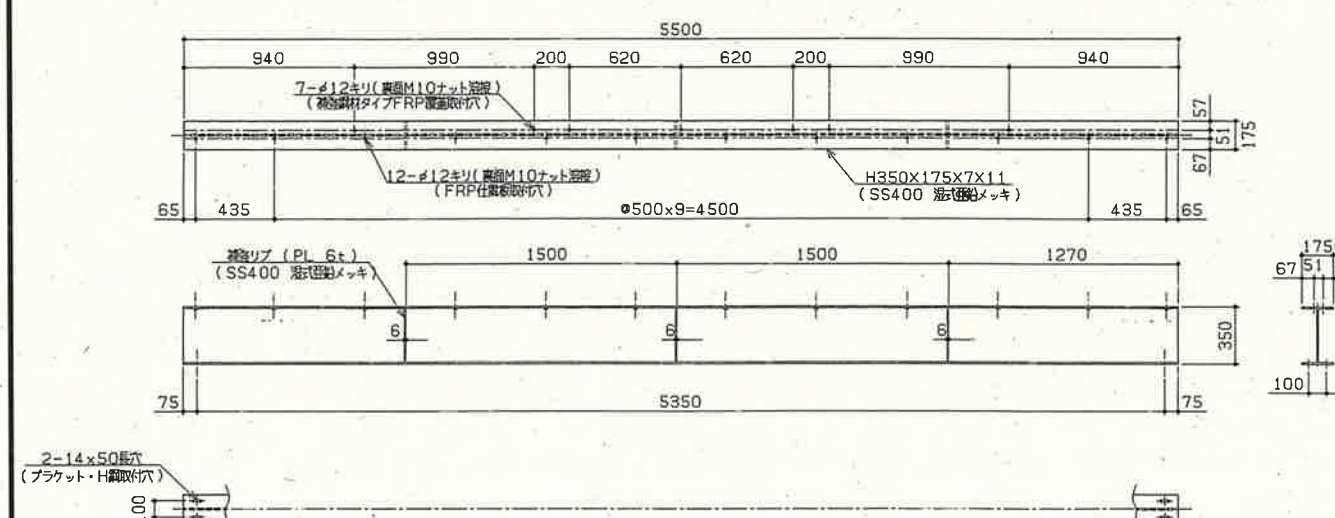


既設受桁③

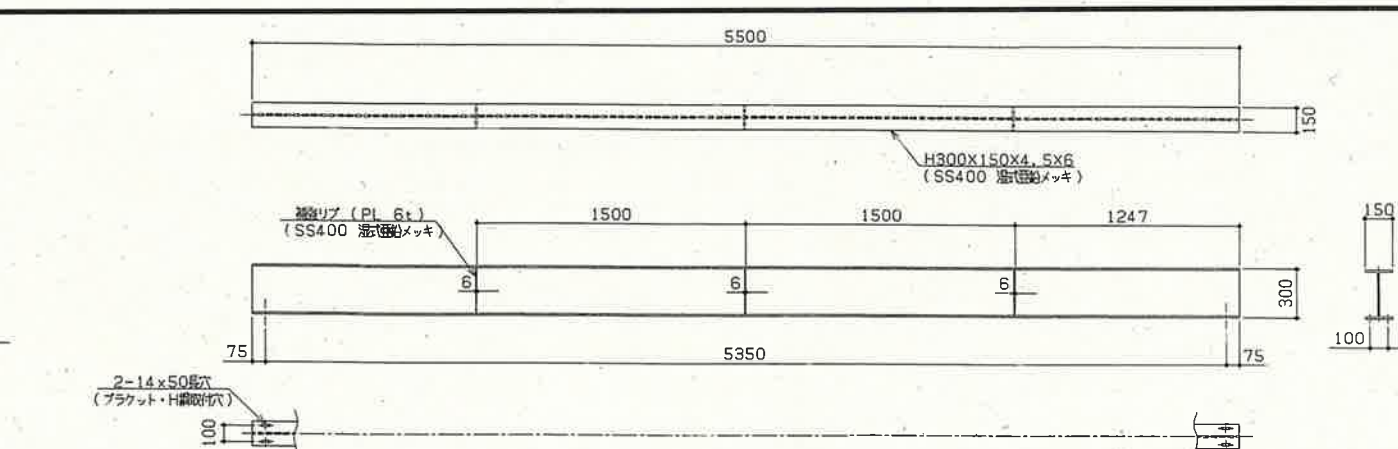

既設受桁④

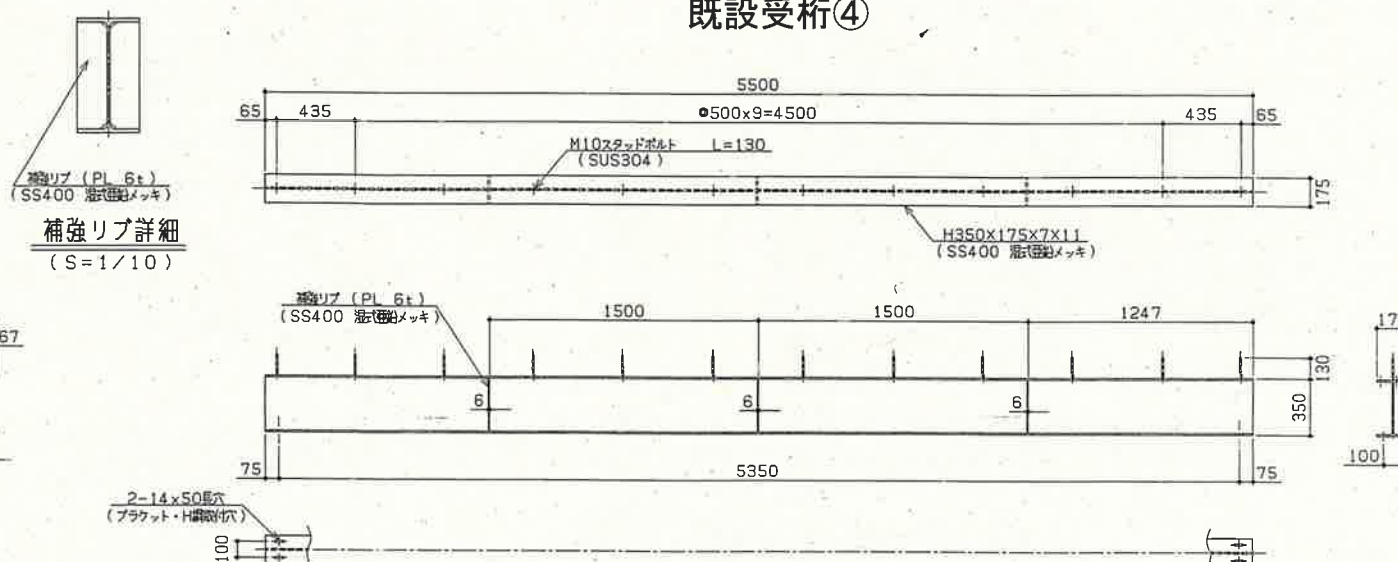

既設受桁⑤

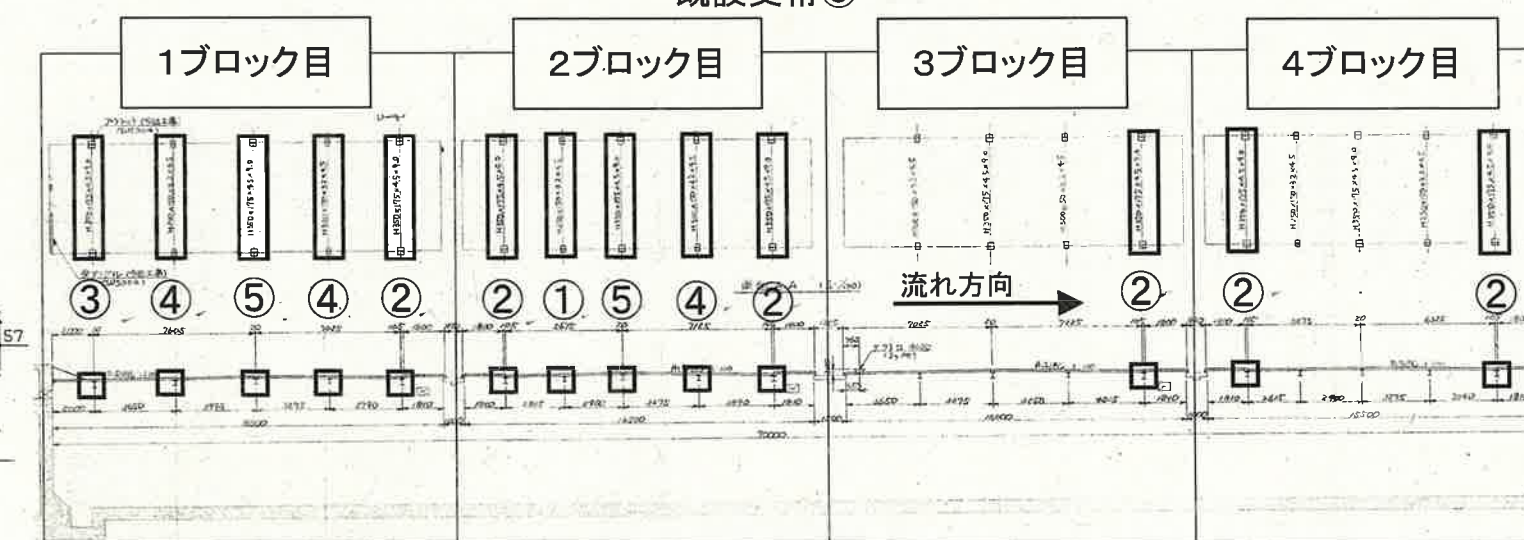

3系エアレーションタンク受桁配置図

本図は既設エアレーションタンクの受桁寸法を示す。
加工、取付についての詳細は現地調査のこと。

参考図

工事名	潮江水再生センター3系散気装置更新工事(R8-1)					
名称	既設覆蓋受桁図					図面No. 4/4
縮尺	NON	課長	課長補佐	係長	設計	検図
令和8年度		栗田	澤田	森近	川崎	河添
下水道施設管理課						